


**SIECI WODOCIĄGOWEA WRAZ Z PRZYŁĄCZAMI DO BUDYNKÓW W REJONIE ULIC:
 PODLESKA, WIOSENNA, CZEREŚNIOWA, BAZIOWA, JAGODOWA, POPRZECZNA, TABOROWA KĘPA, SZAROTEK, STAROPODLESKA, WSPÓLNA, ROLNICZA ORAZ 27 STYCZNIA W MIKOŁOWIE**

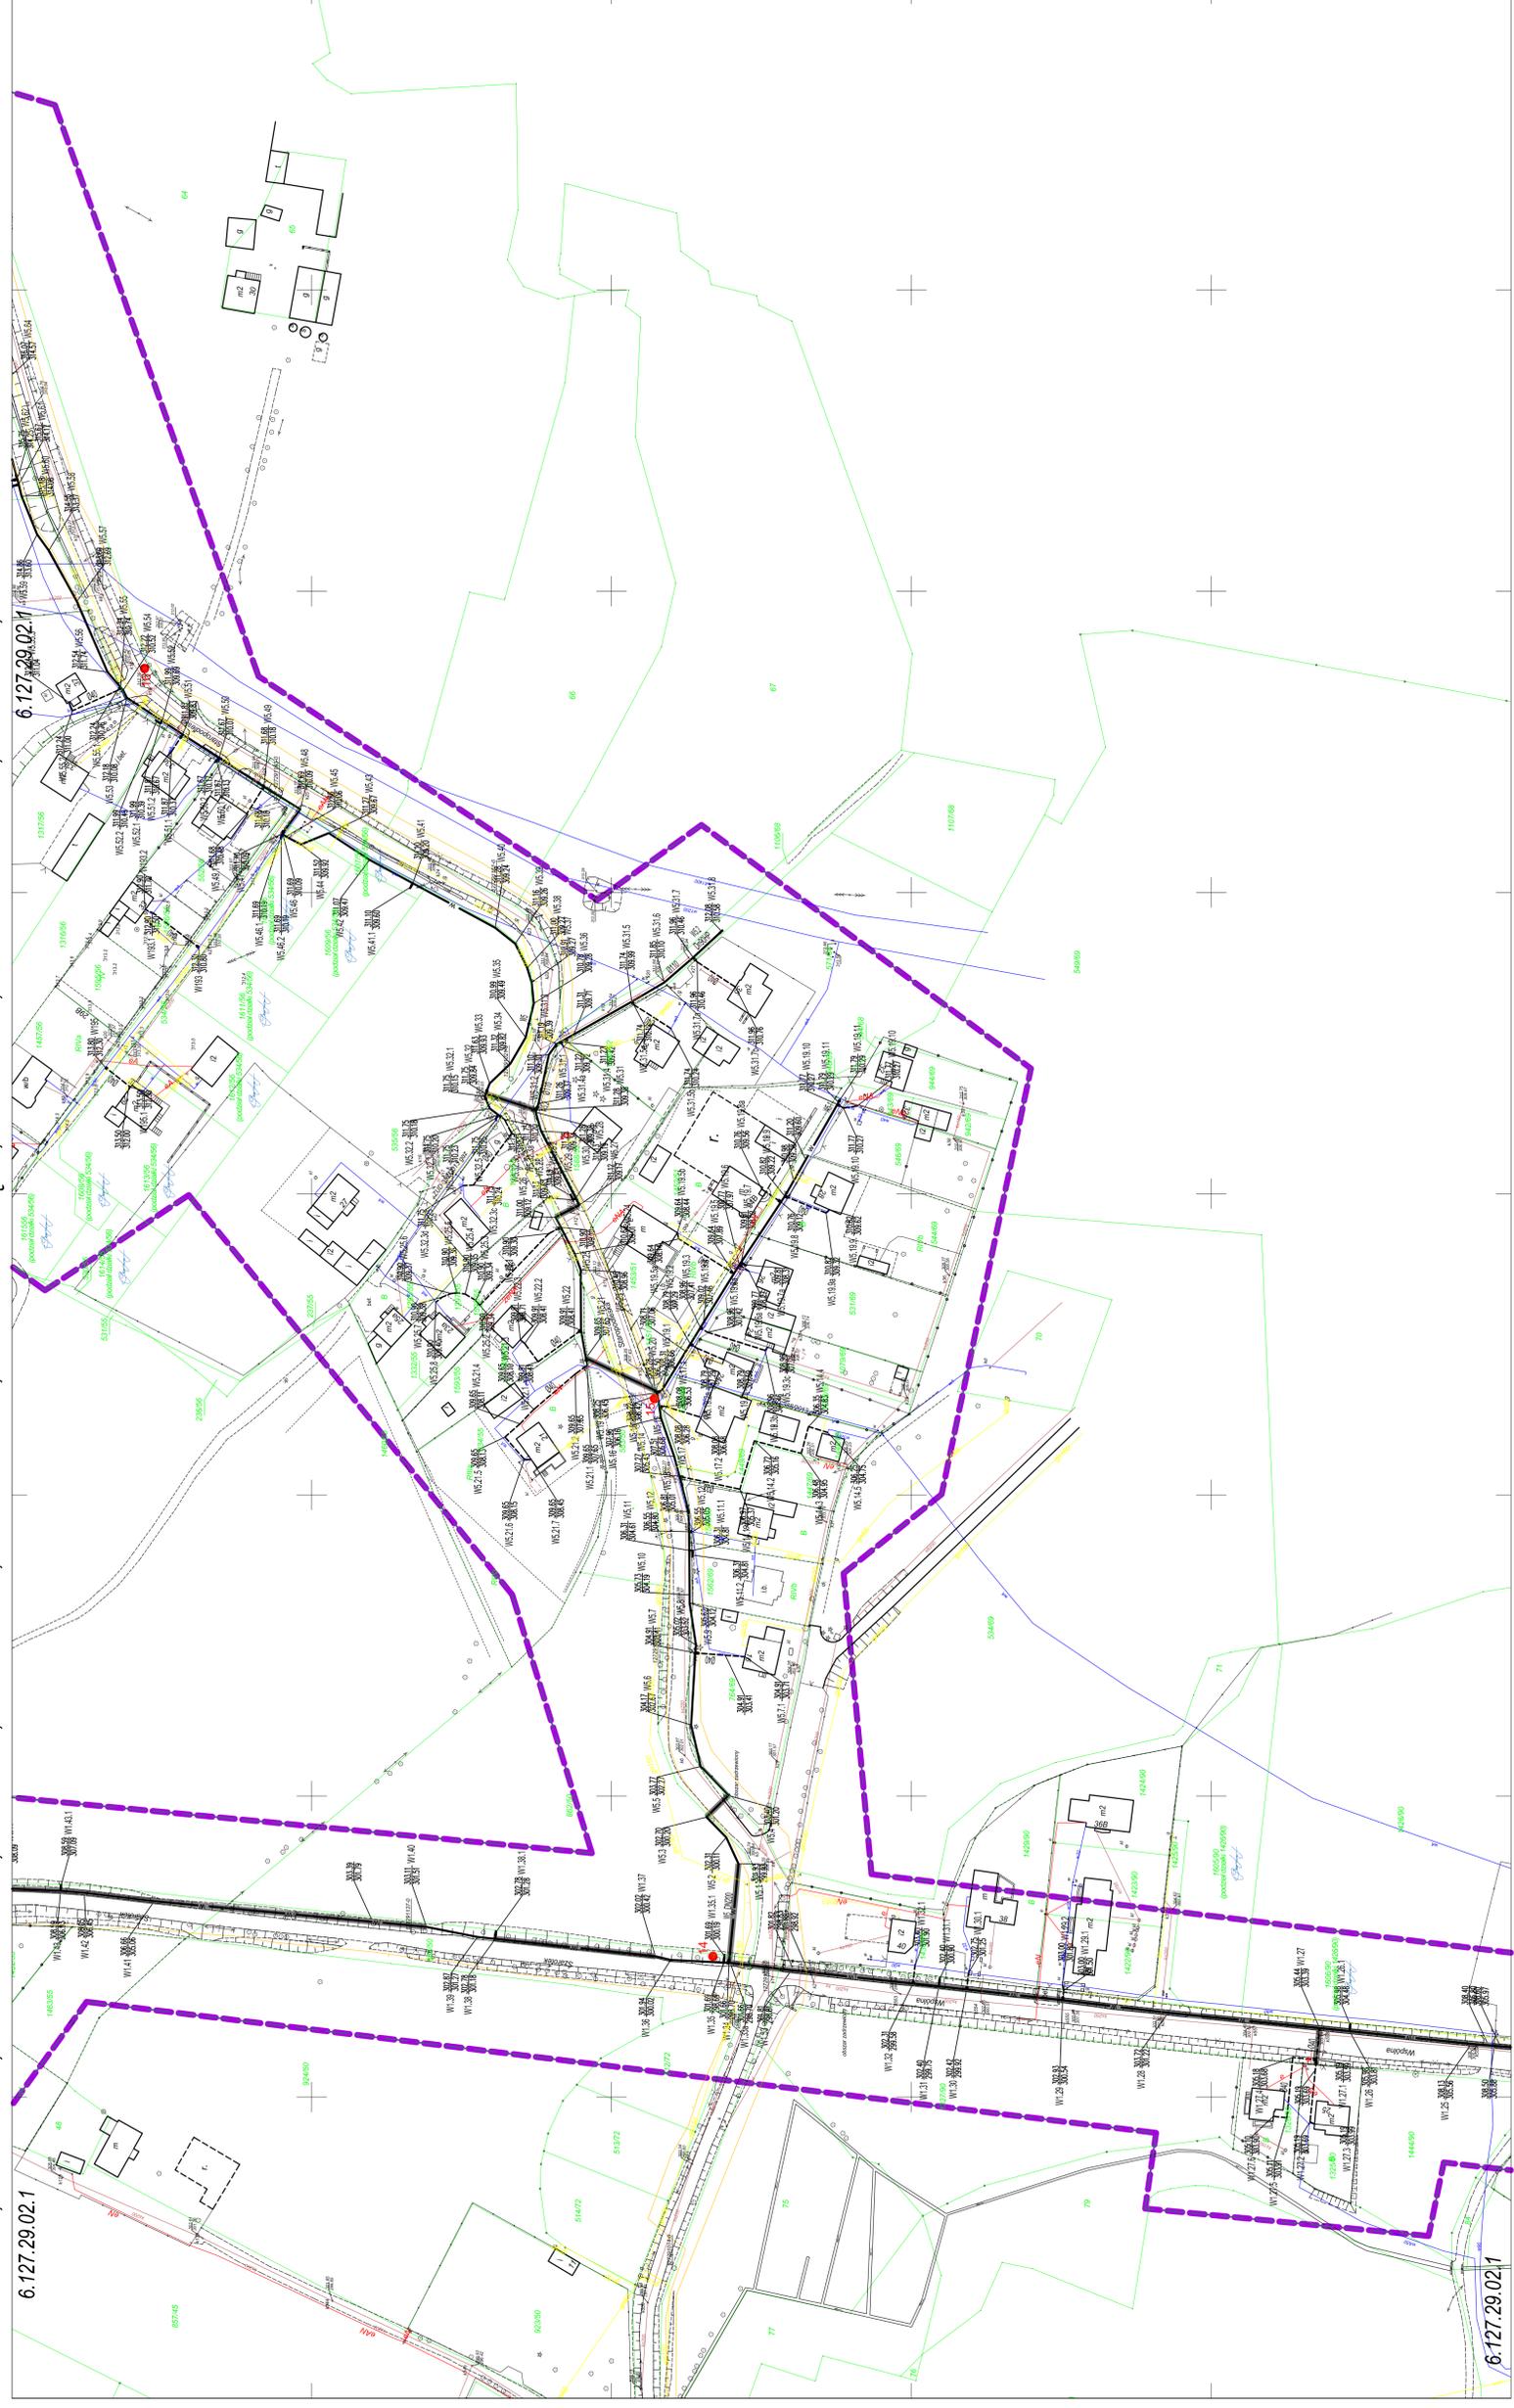

| | | | |
|---------------|---------------|---------------|---|
| 6.128.29.16.2 | 6.128.29.17.1 | 6.128.29.17.2 | 6 |
| 6.128.29.16.4 | 6.128.29.17.3 | 6.128.29.17.4 | 5 |
| 6.128.29.16.6 | 6.128.29.17.5 | 6.128.29.17.6 | 4 |
| 6.128.29.17.1 | 6.128.29.17.2 | 6.128.29.17.3 | 3 |
| 6.128.29.17.4 | 6.128.29.17.5 | 6.128.29.17.6 | 2 |
| 6.127.29.01.2 | 6.127.29.02.1 | 6.127.29.02.2 | 1 |
| 6.127.29.01.4 | 6.127.29.02.3 | 6.127.29.02.4 | |
| 6.127.29.06.2 | 6.127.29.07.1 | 6.127.29.07.2 | |

Mapa do celów projektowych
 skala 1:1000

sekcja: 6.127.29.02.1
 Mikołów, ul. Wspólna, Staropodleska
 Jednostka ewidencyjna: Mikołów
 Obręb ewidencyjny: 29 Mikołów

Układ współrzędnych płaskich - 2000/18
 Nie sprawdzano położenia granic - obiekt linowy
 Nie sprawdzano obrażeń drogowych w księgach wieczystych

Wykonawca: PGK GEOSTAN PN S.C.
 Stanisław Neuman - nr upr. 15072 zakres 1 i 2

GE.6640.795.2014
 zlec. 78/03/2014
 zakres opracowania
 prawopodobny przebieg wodociągu
 Data opracowania: 22.10.2014

LEGENDA:

OBIEKTY PROJEKTOWANE:

- projektowana sieć wodociągowa, zasawa, hydrant
- projektowana sieć wodociągowa - przyłącza do budynków, zasawa
- projektowana sieć wodociągowa - przyłącza do budynków - studnia wodonośna do wymiany
- metoda bazykijowa
- studnia monitorujaca przepływ
- punkty włączania do istniejącej sieci
- zakres objęty projekowaniem
- obiekt geotechniczny

ISTNIEJĄCE LUBROJENIE:

- Ø20 lin. gazociąg
- Ø110 lin. wodociąg
- K5250 lin. kanalizacja sanitarna
- K5350 lin. kanalizacja deszczowa
- ZAMA lin. kabel energetyczny
- 4t lin. kabel telekomunikacyjny
- CA lin. ciepłociąg
- lin. linia napowietrzna
- ślad ZUP

mgr inż. **Agnieszka Boczowska**
 Inżyniera budowlana bez ograniczeń w projektowaniu i nadzorowaniu budowy obiektów inżynierskich, w tym obiektów wodociągowych i hydroenergetycznych.
 N. ul. Sułkowskiej 17, 41-500 Mikołów

Zakres niniejszego projektu obejmuje: PROJEKTOWANIE SIECI WODOCIĄGOWEJ WRAZ Z PRZYŁĄCZAMI DO BUDYNKÓW I ODTWORZENIA NAWIERZCHNI OBRĘBIAJĄCYCH KĘPĄ, SZAROTEK, STAROPODLESKA, WSPÓLNA, ROLNICZA ORAZ 27 STYCZNIA W MIKOŁOWIE, POPRZECZNA, TABOROWA KĘPA, SZAROTEK, STAROPODLESKA, WSPÓLNA, ROLNICZA ORAZ 27 STYCZNIA W MIKOŁOWIE.

| | | | |
|---------------|---------|----------------|--------|
| Dokumentacja: | | Skala: | |
| Projektant: | 02.2015 | A. BOCZKOWSKA | 1:1000 |
| Opis: | 02.2015 | J. MACOSKOWSKA | |
| Wzrost: | 02.2015 | D. KOSCIANSKI | |
| Wzrost: | 02.2015 | A. HARRIEMEZ | |

Projekt zagospodarowania terenu
 ANUSZ nr 2

Zamawiający: Inżynieria Miejskiej Spółka z o.o.
 ul. Radziwa 4, 43-150 Mikołów

Hydrosan Technologiczno-Sanitarna

HYDROSAN BIURO PROJEKTÓW GOSPODARSTWA WODNO-ŚCIEKOWEJ sp. z o.o.
 44-101 GIWIEC, UL. SENKIEWICZA 19, TEL. (032) 231 00 81

6.127.29.02.1

1:1000