


**SIECI WODOCIĄGOWEA WRAZ Z PRZYŁĄCZAMI DO BUDYNKÓW W REJONIE ULIC:  
 PODLESKA, WIOSENNĄ, CZEREŚNIOWĄ, BAZIOWĄ, JAGODOWĄ, POPRZECZNA, TABOROWA KĘPA, SZAROTEK, STAROPODLESKA, WSPÓLNA, ROLNICZA ORAZ 27 STYCZNIA W MIKOŁOWIE”**

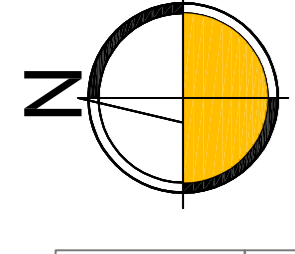

6.128.29.16.2	6.128.29.17.1	6.128.29.17.2
6.128.29.16.4	6.128.29.17.3	6.128.29.17.4
6.128.29.16.6	6.128.29.17.5	6.128.29.17.6
6.128.29.17.1	6.128.29.17.2	6.128.29.17.3
6.128.29.17.4	6.128.29.17.5	6.128.29.17.6
6.127.29.01.2	6.127.29.02.1	6.127.29.02.2
6.127.29.01.4	6.127.29.02.3	6.127.29.02.4
6.127.29.06.2	6.127.29.07.1	6.127.29.07.2

Mapa do celów projektowych  
 skala 1:1000

sekcja: 6.128.29.17.3, 6.128.29.17.4  
 Mikołów, ul. Czeresniowa, Podleska

Jednostka ewidencyjna: Mikołów  
 Obręb ewidencyjny: 29 Mikołów, 23 Kamionka

Układ współrzędnych płaskich - 2000/18

Układ współrzędnych wysokościowych - Kronsztadt-86

Nie sprawdzano położenia granic - obiekt linowy

Nie sprawdzano obrażeń drogowych w księgach wieczystych

Wykonawca: PGK GEOSTAN PN S.C.  
 Stanisław Neuman - nr upr. 15072 zakres 1 i 2

GE.6640.795.2014  
 zlec. 78/03/2014

zakres opracowania  
 prawodopobny przebieg wodociągu

Data opracowania: 22.10.2014

**LEGENDA:**

**OBIEKTY PROJEKTOWANE:**

- projektowana sieć wodociągowa, zasawa, hydrant
- projektowana sieć wodociągowa - przyłącza do budynków, zasawa
- projektowana sieć wodociągowa - przyłącza do budynków
- metoda bieżyniowa
- studnia monitorująca przepływ
- punkty wylazienia do istniejącej sieci
- zakres objęty projektowaniem
- oświetlenie geotechniczne

**ISTNIEJĄCE UZBROJENIE:**

- g20 lin. gazociąg
- W110 lin. wodociąg
- K5250 lin. kanalizacja sanitarna
- K5350 lin. kanalizacja deszczowa
- ZAMA lin. kable energetyczne
- 41 lin. kable telekomunikacyjne
- CA lin. ciepłociąg
- lin. linia napowietrzna
- ślad ZUOP

mgr inż. **Agnieszka Boczkowska**  
 Inżyniera budowlana bez ograniczeń do projektowania i nadzoru inwestycyjnego w zakresie: instalacji wodociągowej, kanalizacyjnej, energetycznej, wodociągowej i telekomunikacyjnej.  
 N. ul. Sułkowskiej 17, 41-500 Kędzierzyn-Koźle

Imię i nazwisko	Stanowisko	Data	Podpis
A. Boczkowska	Projektant	02.2015	[Podpis]
J. Maciejowska	Opiekun	02.2015	[Podpis]
D. Koscińska	Opiekun	02.2015	[Podpis]
A. Harbutiewicz	Opiekun	02.2015	[Podpis]

Projekt zagospodarowania terenu  
 ANUSZ nr 5


Zamawiający: Inżynieria Miejska Spółka z o.o.  
 ul. Nadbajowa 4, 43-150 Mikołów

Nr umowy: **D1-588-S-000-105-A**

Nr arkusza: **588/2014**

**HYDROSAN** TECHNOLOGICZNO-SANITARNA

**HYDROSAN** BIURO PROJEKTÓW GOSPODARSTWA WODNO-ŚCIEKOWEJ sp. z o.o.  
 44-101 GIWIEC, UL. SENKIEWICZA 19, TEL. (032) 231 00 81

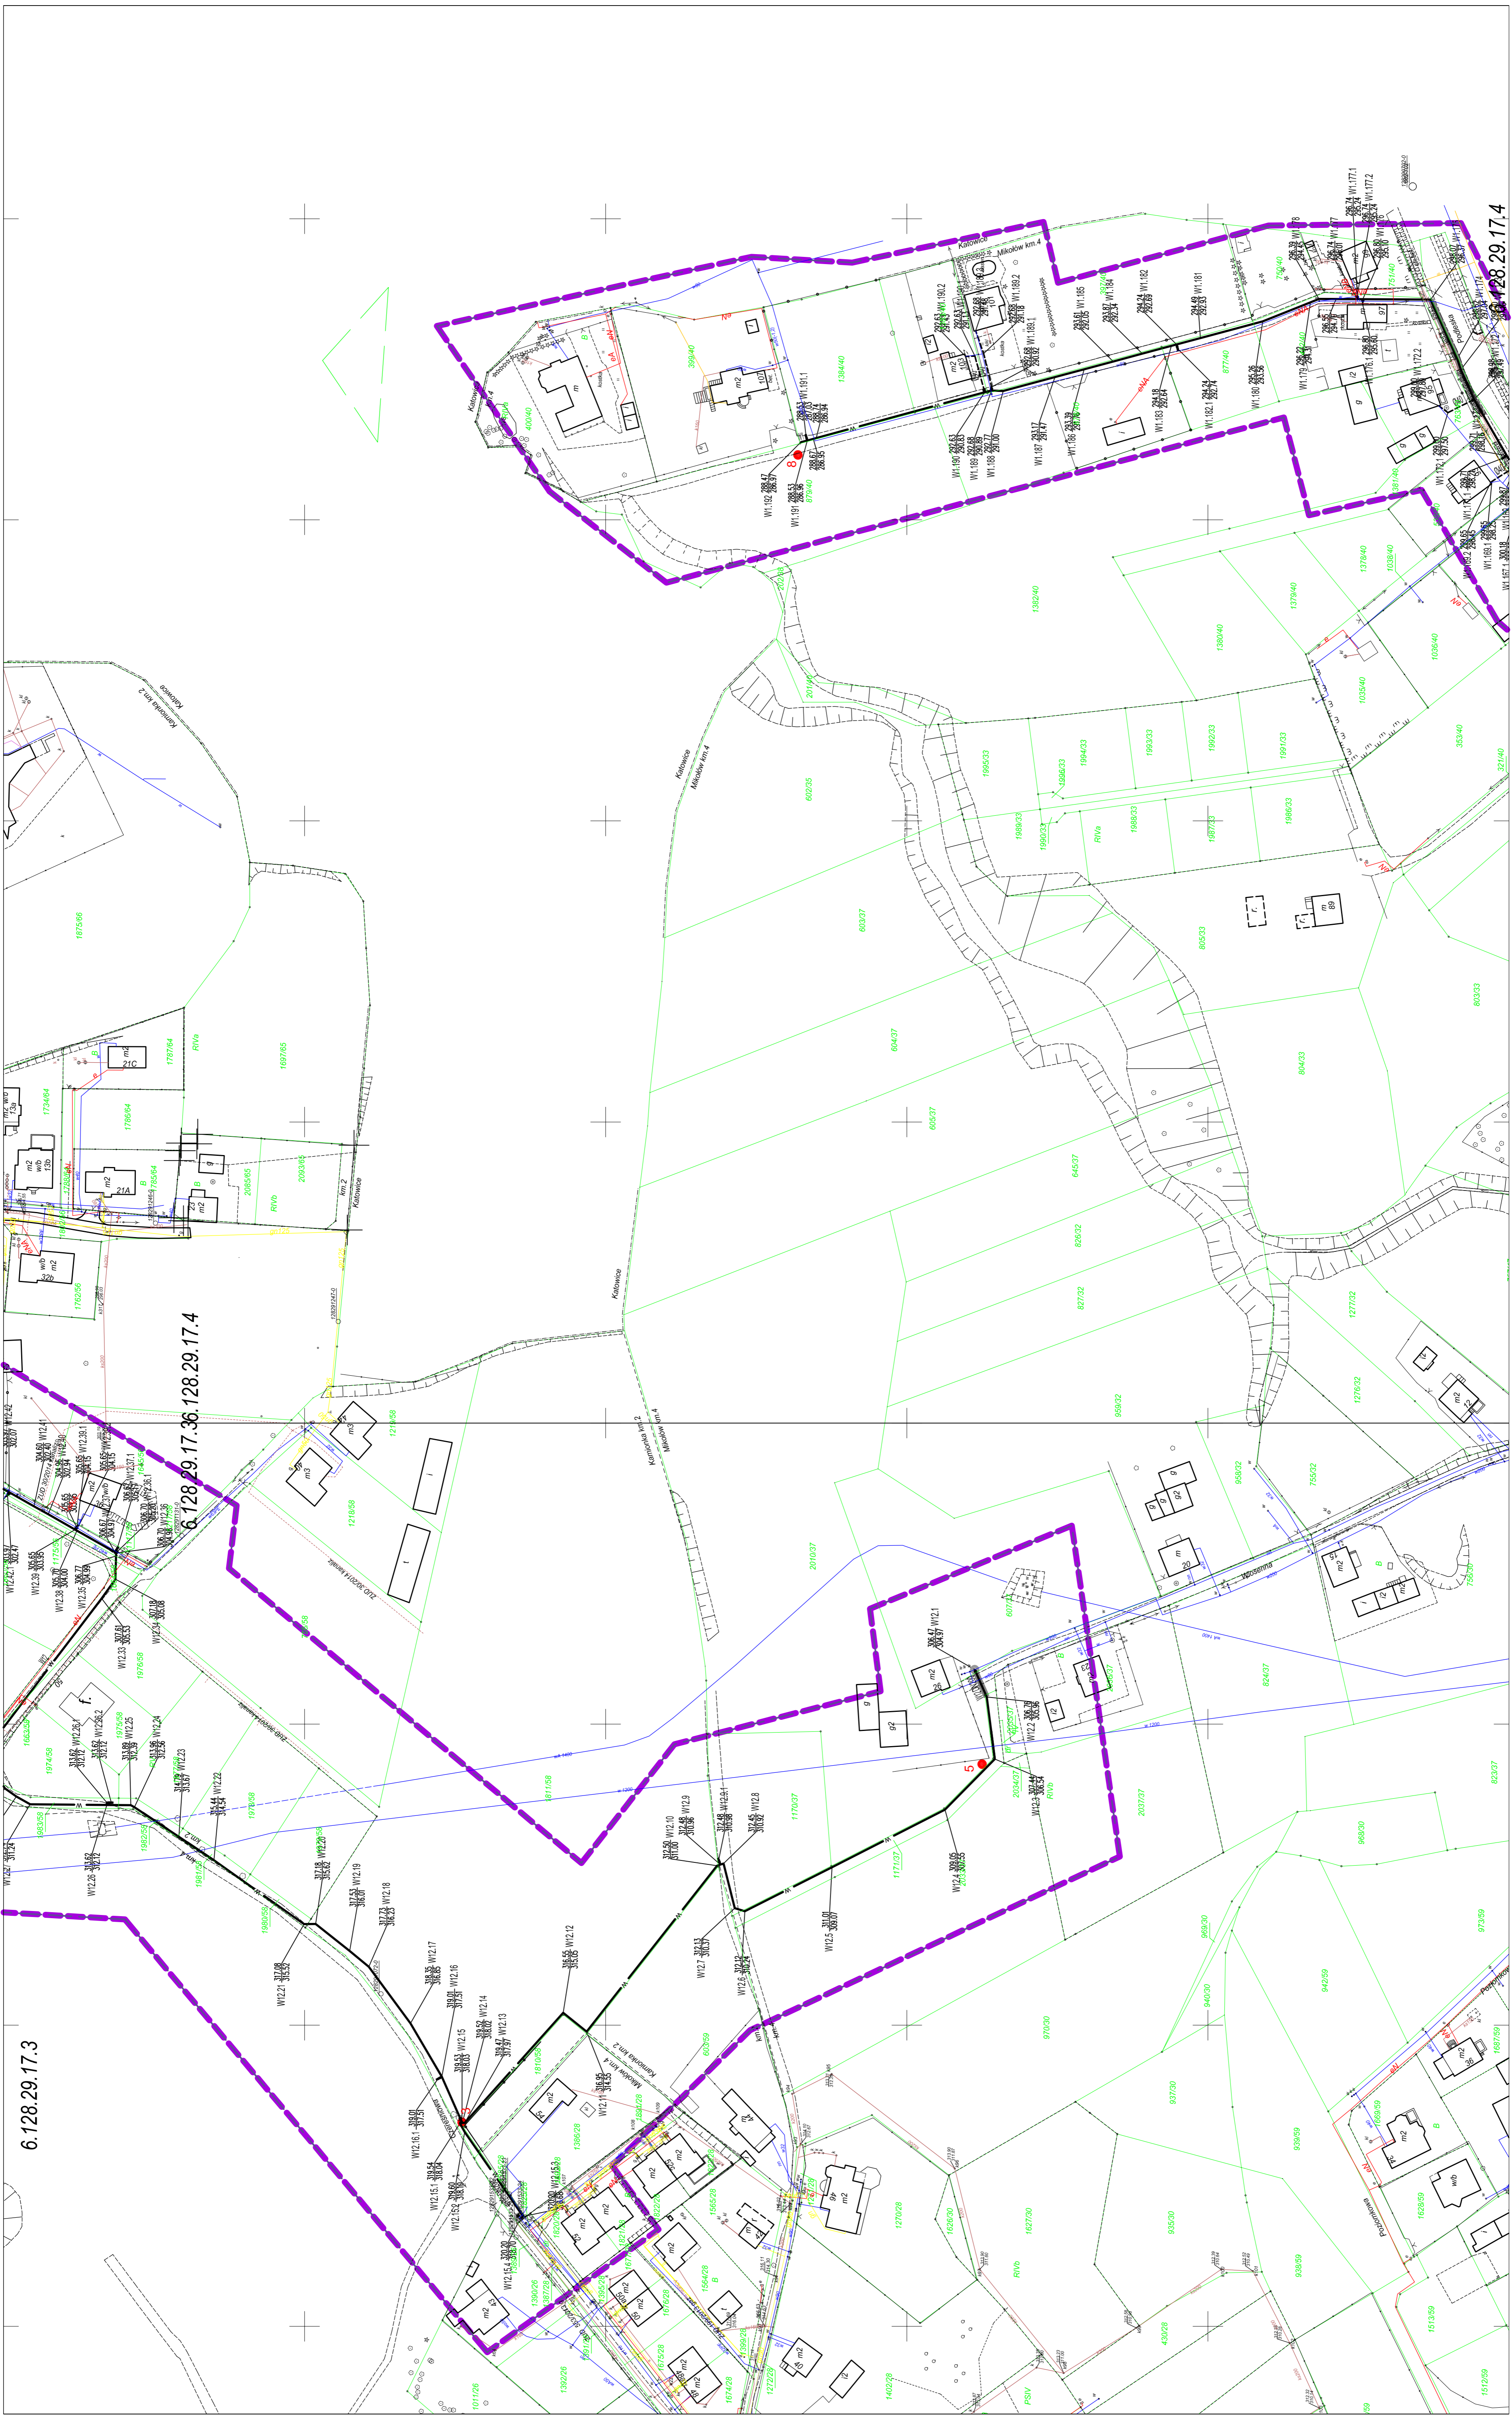

**6.128.29.17.3 6.128.29.17.4**

1:1000