
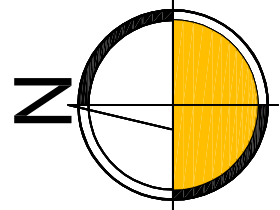


SIECI WODOCIĄGOWEA WRAZ Z PRZYŁĄCZAMI DO BUDYNKÓW W REJONIE ULIC:
PODLESKA; WIOSENNA; CZEREŚNIOWA; BAZIOWA; JAGODOWA; POPRZECZNA; TABOROWA KEPA, SZAROTEK; STAROPODLESKA, WSPÓLNA, ROLNICZA ORAZ 27 STYCZNIA W MIKOŁOWIE”

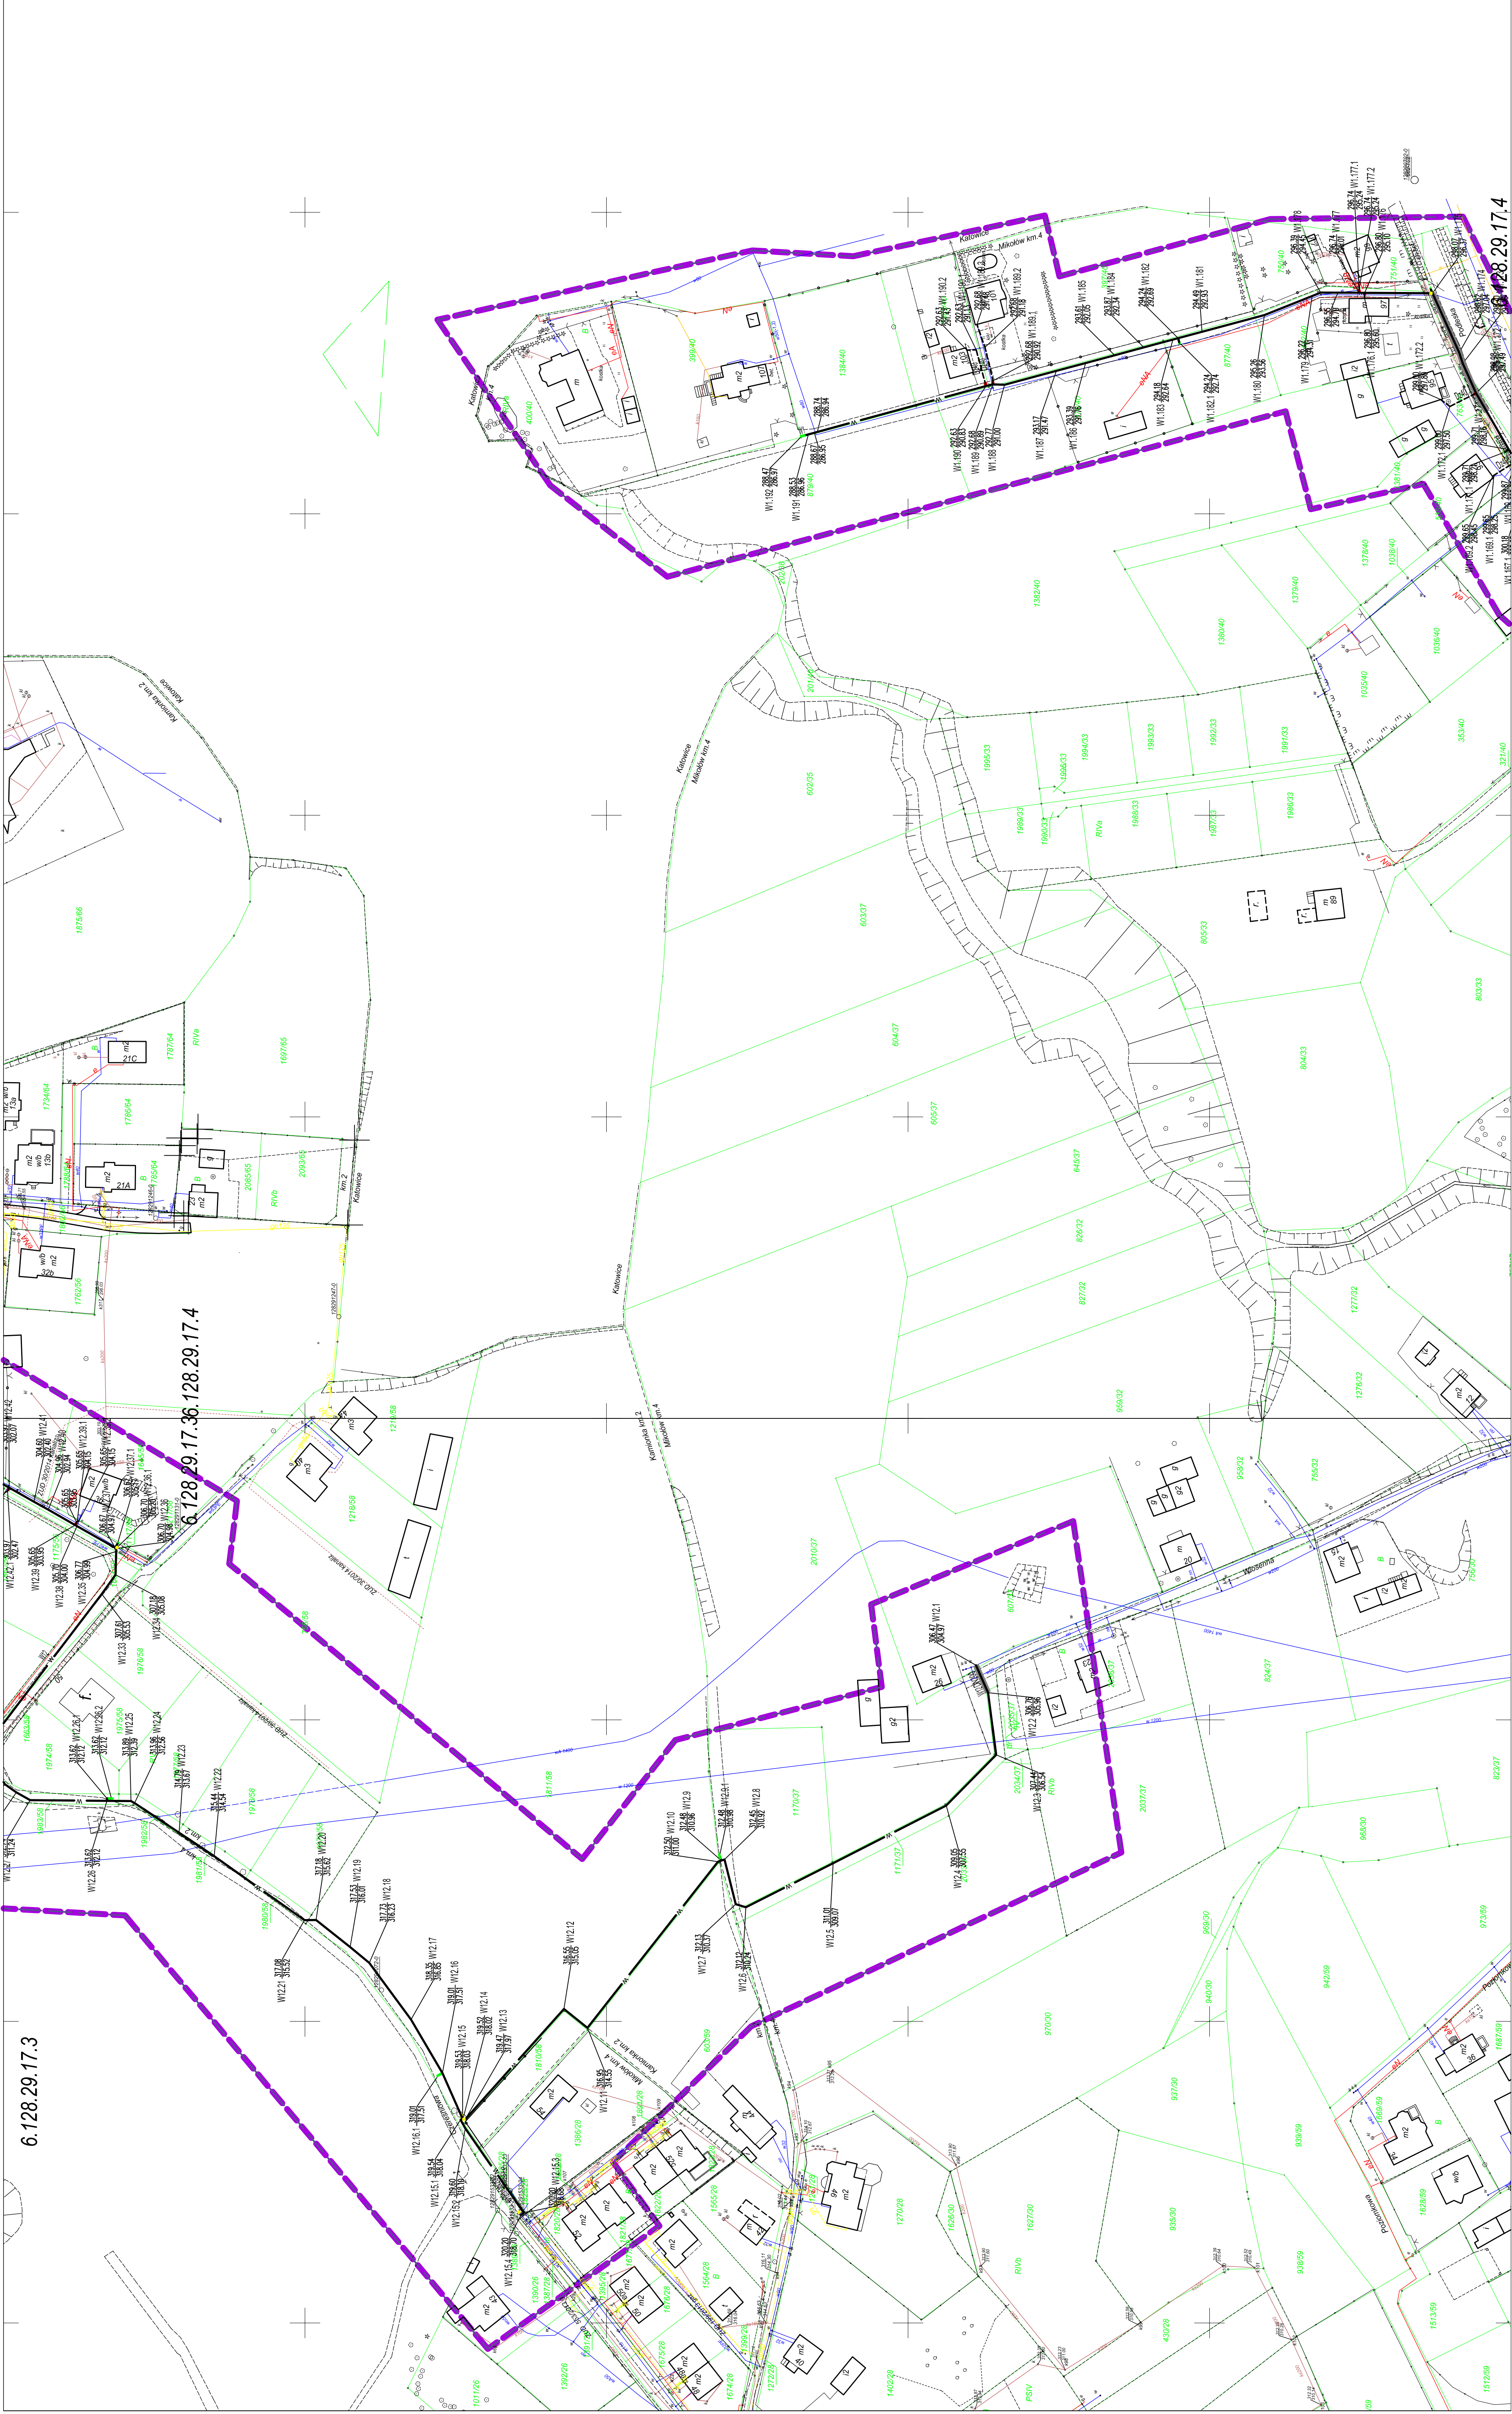

6.128.29.16.2	6.128.29.17.1	6.128.29.17.2
6.128.29.16.4	6.128.29.17.3	6.128.29.17.4
6.128.29.16.2	6.128.29.17.4	6.128.29.22.2
6.128.29.16.4	6.128.29.22.4	6.128.29.22.4
6.127.29.01.2	6.127.29.02.1	6.127.29.02.2
6.127.29.01.4	6.127.29.02.3	6.127.29.02.4
6.127.29.06.2	6.127.29.07.1	6.127.29.07.2

Mapa do celów projektowych
skala 1:1000

sekcija: 6.128.29.17.3, 6.128.29.17.4

Mikołów, ul. Czeręśniowa, Podleska

Jednostka ewidencyjna: Mikołów

Obręb ewidencyjny: 29 Mikołów, 23 Kam

Układ współrzędnych płaskich - 2000/18

Układ współrzędnych wysokosciowych - Kronstadt-86

Nie sprawdzano obciążeń drogowych w księgach wieczystych

Wykonawca: PGK GEOSTAN PN S.C.

Stanislaw Neuman - nr upr. 15072 zakres 1 i 2

GE.6640.795.2014

zlec. 78/03/2014

zawies opłacowania

Date of submission: 20.07.2014

Data opracowania: 22.10.2011

LEGENDA:

OBIEKTY PROJEKTOWANE:

- | | |
|---|------|
| projektowania sieci wodociągowa, zasawa, hydrant | 100% |
| projektowania sieci wodociągowa - przyłącza do budynków, zasawa | 100% |
| projektowania sieci wodociągowa - przyłącza do budynków | 100% |
| - studnia wodociągowa do wymiany | 100% |
| melioracja bezrytkowa | 100% |
| studnia melioracyjna przepływ | 100% |
| punkty włączenia do istniejącej sieci | 100% |
| zakres objęty projektowaniem | 100% |
| odwiedź geniełniczy | 100% |

ISTNIEJĄCE UZBROJENIE:

- | | |
|-------|-----------------------------|
| g90 | istn. gazociąg |
| w110 | istn. wodociąg |
| kz250 | istn. kanalizacja sanitarne |
| kz350 | istn. kanalizacja deszczowa |
| 2enA | istn. kabel energetyczny |
| 4t | istn. kabel teletechniczny |
| cA | istn. ciepłociąg |
| | istn. linia napowietrzna |

[illegible]

6.128.29.17.3 6.128.29.17.4

1:1000