
 

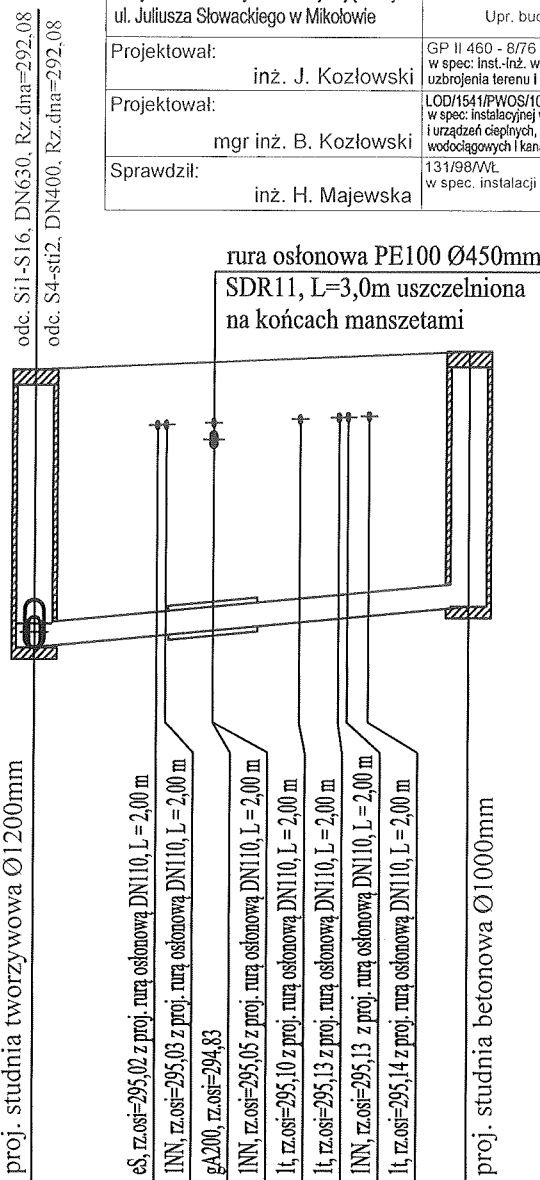


Inwestor:  
**Zakład Inżynierii Miejskiej Sp. z o.o. w Mikołowie**  
 ul. Kolejowa 4, 43-190 Mikołów

Jednostka projektowa:  
**KOMA**  
 Zakład Projektowania i Realizacji Inwestycji s.c.  
 91-455 Łódź, ul. Żurawia 3/5 tel. (42) 630 04 84

Obiekt: Modernizacja sieci kanalizacji ogólnospławnej i wodociągowej wraz z odejściami do budynków obejmująca rejon ul. Juliusza Słowackiego w Mikołowie	Treść rys. : Profil przyłącza kanalizacji ogólnospławnej odc. S4-S4.1		Rodzaj proj. PW
	Upr. bud	Podpis	
Projektował: inż. J. Kozłowski	GP II 460 - 8/76 w spec. inst.-inż. w zakr. sieci ciepłych, uzbrojenia terenu i instalacji sanitarnych		Data: 09.2018
Projektował: mgr inż. B. Kozłowski	LOD/1541/PWOS/10 w spec. instalacyjnej w zakresie sieci, instalacji i urządzeń ciepłych, wentylacyjnych, gazowych, wodociągowych i kanalizacyjnych		Skala: 1:100/250
Sprawdził: inż. H. Majewska	131/98/WŁ w spec. instalacji i sieci sanitarnych		Nr rys. 3b

odc. S4 - S4.1



Rzędna istniejącego terenu	295,75	295,85	296,00
Rzędna dna proj. kanału	292,08	292,19	292,28
Zagłębienie dna od terenu istn.	3,67	3,61	3,72
Długość odcinka	14,5		
Proj. spadek kanału, odległość	L=14,5 i=37,9 ‰		
Proj. średnica nominalna, materiał	PCV-U Lite Ø315 SN12 SDR34		
Hektometr i odległości	0	2,8	4,1
		6,0	8,9
			10,2
			14,5
Nazwa węzła	S4		S4.1