

ZGODA NA UŚCIECIE I TEREN
Dz. nr 1673/54

STAROSTWO POWIATOWE
W MIKOŁOWIE
ul. Żwirki i Wigury 4a
43-190 MIKOŁÓW
XVII

INSPEKTOR
inż. Janusz Granek


mgr inż. Adam WOLCZKO
Geodeta uprawniający
Nr. 18242 GGK

data i podpis

MAPA DO CELÓW PROJEKTOWYCH

skala 1:500
GEO.6640.1.1128.2018

sekcja: 6.127.29.01.3.2,4; 6.129.27.01.4.1,3
ulica: Juliusza Słowackiego
Jedn. ewid. 240802_1 Mikołów
Obręb ewid.: 29 Mikołów
Układ współrzędnych prostokątnych 2000(18)
Układ wysokości Kronsztad 86
Mapa jednostkowa aktualna na dzień 29.06.2018r.
zakres aktualizacji

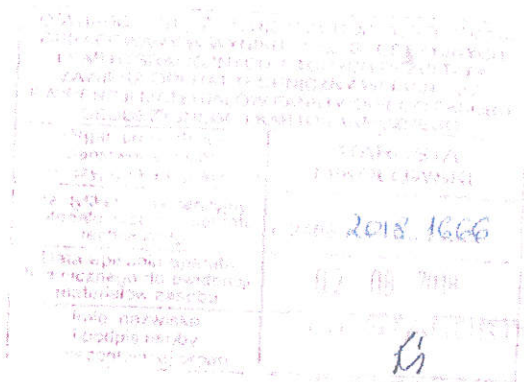

"GEO MA 2"
Usługi Geodezyjne i Kartograficzne
Adam Wolczko
43-190 Mikołów, ul. Żelazna 13.1
635-109 37-57 REGON 24178818
Nazwa komórki geodezyjnej wykonującej roboty


Niniejsza mapa jest zgodna z mapą sytuacyjno-wysokościową do celów projektowych w skali 1:500 zaewidencjonowaną przez Starostę Mikołowskiego w dniu 02.08.2018r. pod numerem ewidencyjnym P.2408.2018.1666

za zgodność z oryginałem:

mgr inż. Bartłomiej Kozłowski
upr. bud. nr LOD/134/W/05310
projektowania i robót w zakresie instalacji sanitarnych

Legenda:

- proj. sieć wodociągowa w dz. nr 1673/54
- proj. zasuwa na przewodzie wodociągowym
- W1 - proj. węzeł wodociągowy w dz. nr 1673/54
- 1 - punkt charakterystyczny na proj. wodociągowej
- n1 - proj. nawierтка na sieci wodociągowej
- b1 - proj. miejsce przełączenia istn. przyłącza wodociągowego
- S1 - proj. studnia rewizyjna na kanalizacji ogólnospławnej, tworzywowa, Dn=1,2m
- Wp1 - istn. wpust deszczowy
- kt1 - istn. studnia do likwidacji
- kt2 - proj. miejsce przełączenia odwodnienia komory na sieci ciepłowniczej
- sti9 - proj. miejsce przełączenia kanalizacji ogólnospławnej z posesji prywatnych - istniejąca studnia
- proj. rura dwudzielna, L=2,0m
- istn. uzbrojenie podziemne do unieczynnienia
- granica działki nr 1673/54 Ark_11 obr. 29 Mikołów

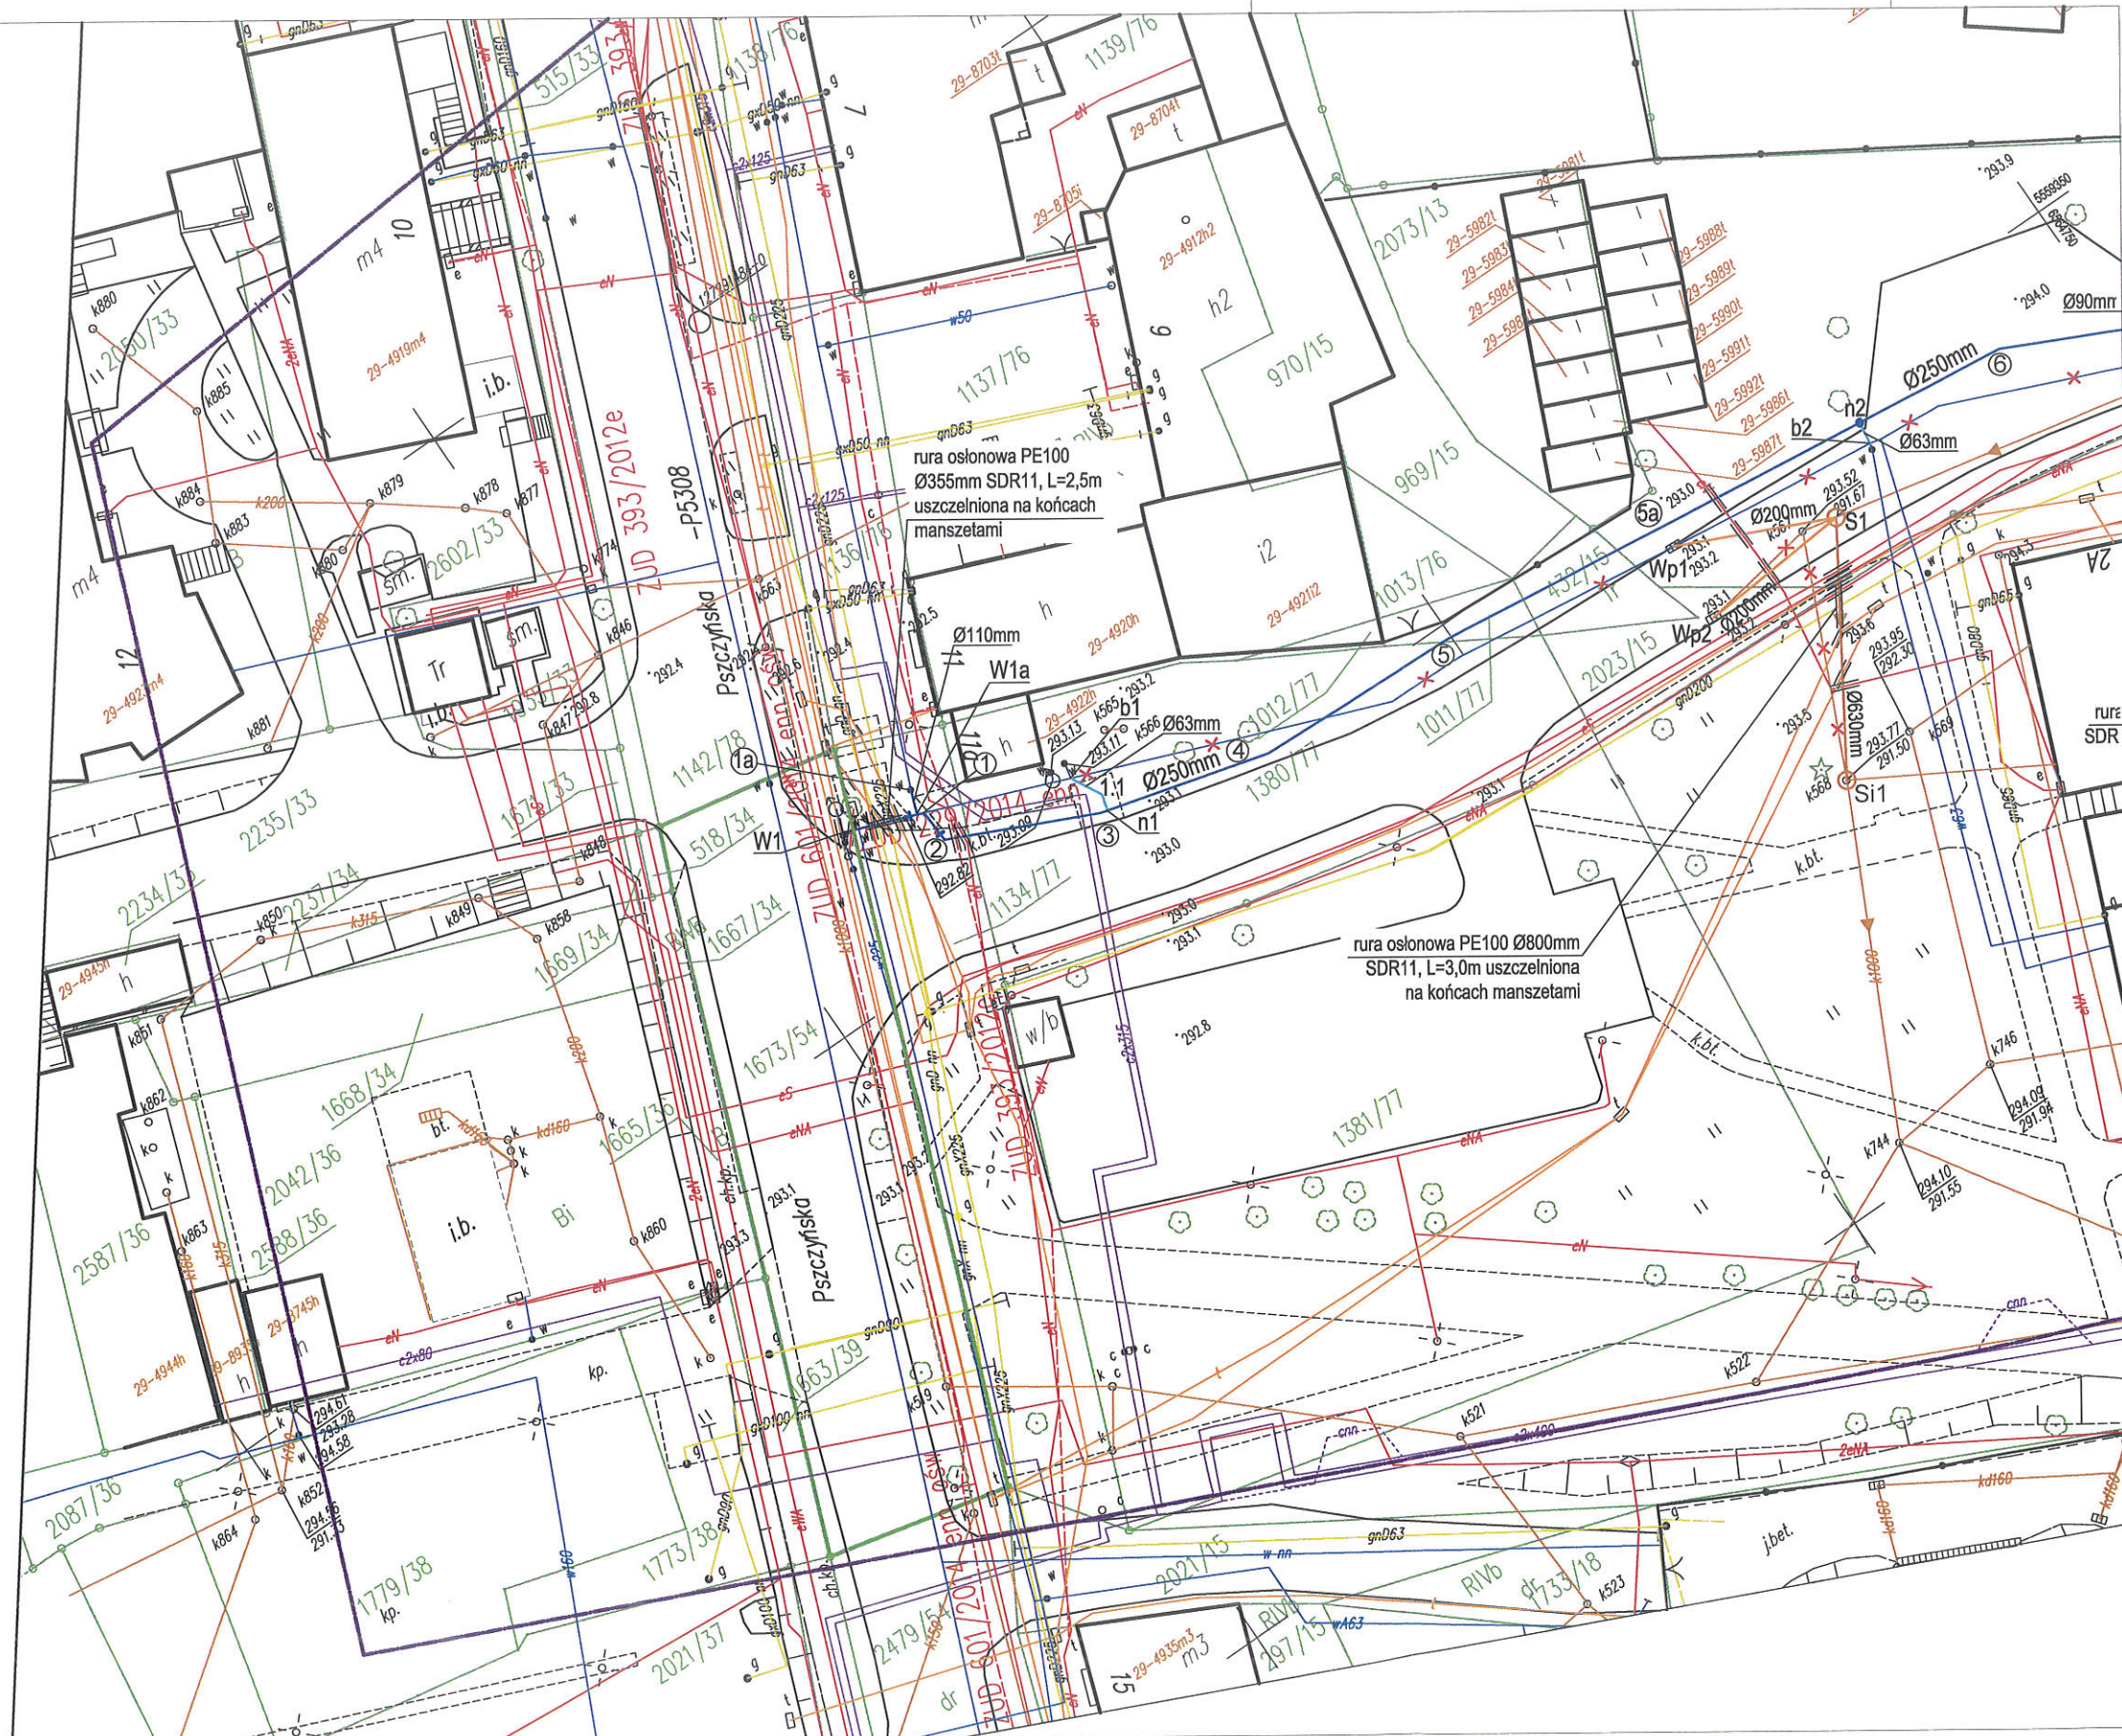

Investor:
Zakład Inżynierii Miejskiej Sp. z o.o. w Mikołowie
ul. Kolejowa 4, 43-190 Mikołów

Jednostka projektowa:
KOMA
Zakład Projektowania i Realizacji Inwestycji s.c.
91-455 Łódź, ul. Żurawia 3/5 tel. (42) 630 04 84

Objekt: Modernizacja sieci kanalizacji ogólnospławnej i wodociągowej wraz z oddziałami do budynków obejmująca rejon ul. Juliusza Słowackiego w Mikołowie	Treść rys. : Projekt Zagospodarowania		Rodzaj proj. PBW
Projektował: inż. J. Kozłowski	Upr. bud	Podpis	Data: 09.2018
Projektował: mgr inż. B. Kozłowski	GP II 460 - 8/76 w spec. inst.-inż. w zakr. sieci ciepłych, uzbrojenia terenu i instalacji sanitarnych	[Signature]	Skala: 1:500
Sprawdził: inż. H. Majewska	LOD/1541/PWOS/10 w spec. instalacyjnej w zakresie sieci, instalacji i urządzeń ciepłych, wentylacyjnych, gazowych, wodociągowych i kanalizacyjnych		Nr rys. 1