

Polska Spółka Gazownictwa sp. z o.o.
Oddział Zakład Gazowniczy w Zabrze
ul. Szczęść Boże 11, 41-800 Zabrze
tel. 32 398 50 00, faks 32 271 78 01

Gazownia w Tychach

ul. Barbary 25, 43-100 Tychy
tel. 32 227 31 24, tel./faks 32 227 41 14
gazownia.tychy@psgaz.pl

INVEST-MAP

Łukasz Muzyk
ul. Korfantego 55/33
40-161 Katowice

Wasz znak:

Tychy, 2018-03-29

Nasz znak: PSGZA.0170.763.160045811.18

Dot.: uzgodnienia trasy projektowanej sieci wodociągowej wraz z przyłączami dla potrzeb budynków mieszkalnych zlokalizowanych przy ul. Fitelberga i Wierzbowej w Mikołowie.

W odpowiedzi na Pana(i) pismo przesyłamy mapę z naniesioną siecią gazową niskiego i średniego ciśnienia. W zaznaczonym zakresie nie posiadamy sieci gazowej podwyższonego średniego ciśnienia i wysokiego ciśnienia obsługiwanej przez PSG sp. z o. o. Oddział Zakład Gazowniczy w Zabrze Dział Stacji i Sieci Gazowych.

Uzgodniono pozytywnie z uwagami trasę projektowanej sieci wodociągowej z przyłączami:

1. Przy pracach projektowych oraz pracach wykonawczych należy zachować strefę kontrolowaną zgodnie z załącznikiem nr 2 tabela nr 2 Rozporządzenia Ministra Gospodarki z dnia 26 kwietnia 2013r w sprawie warunków technicznych, jakim powinny odpowiadać sieci gazowe /Dz. U. 2013 poz. 640/,
2. Miejsca skrzyżowania z gazociągiem zabezpieczyć zgodnie z PN-91/M-34501.

W przypadku prowadzenia robót w pobliżu naszych urządzeń inwestor winien skontaktować się z Gazownią w Tychach, ul. Barbary 25 celem ustalenia nadzoru nad w/w robotami. Nadzór wykonujemy odpłatnie, na który inwestor powinien przesłać zlecenie z podanymi warunkami płatności, podając datę i znak uzgodnienia.

Uzgodnienie ważne jest na okres 2 lat licząc od daty wystawienia niniejszego pisma.

UWAGA:

Niniejsze uzgodnienie rozpatrzono w zakresie sieci rozdzielczej. W zakresie uzgodnienia sieci przesyłowej sprawę należy dodatkowo uzgodnić u Operatora Gazociągów Przesyłowych Gaz-System S.A. Oddział w Świerklanach, ul. Wodzisławska 54, 44-266 Świerklany.

Załącznik: 3 egz. mapy

Kopia: 0170


symbol usługi: 5.3.1.1

5.3.1.2 x 2

5.3.2

Fakturę VAT za uzgodnienie prześlemy w terminie późniejszym
Sporządził: Arkadiusz Jasiak

KIEROWNIK
Gazownia w Tychach
Adam Grzege

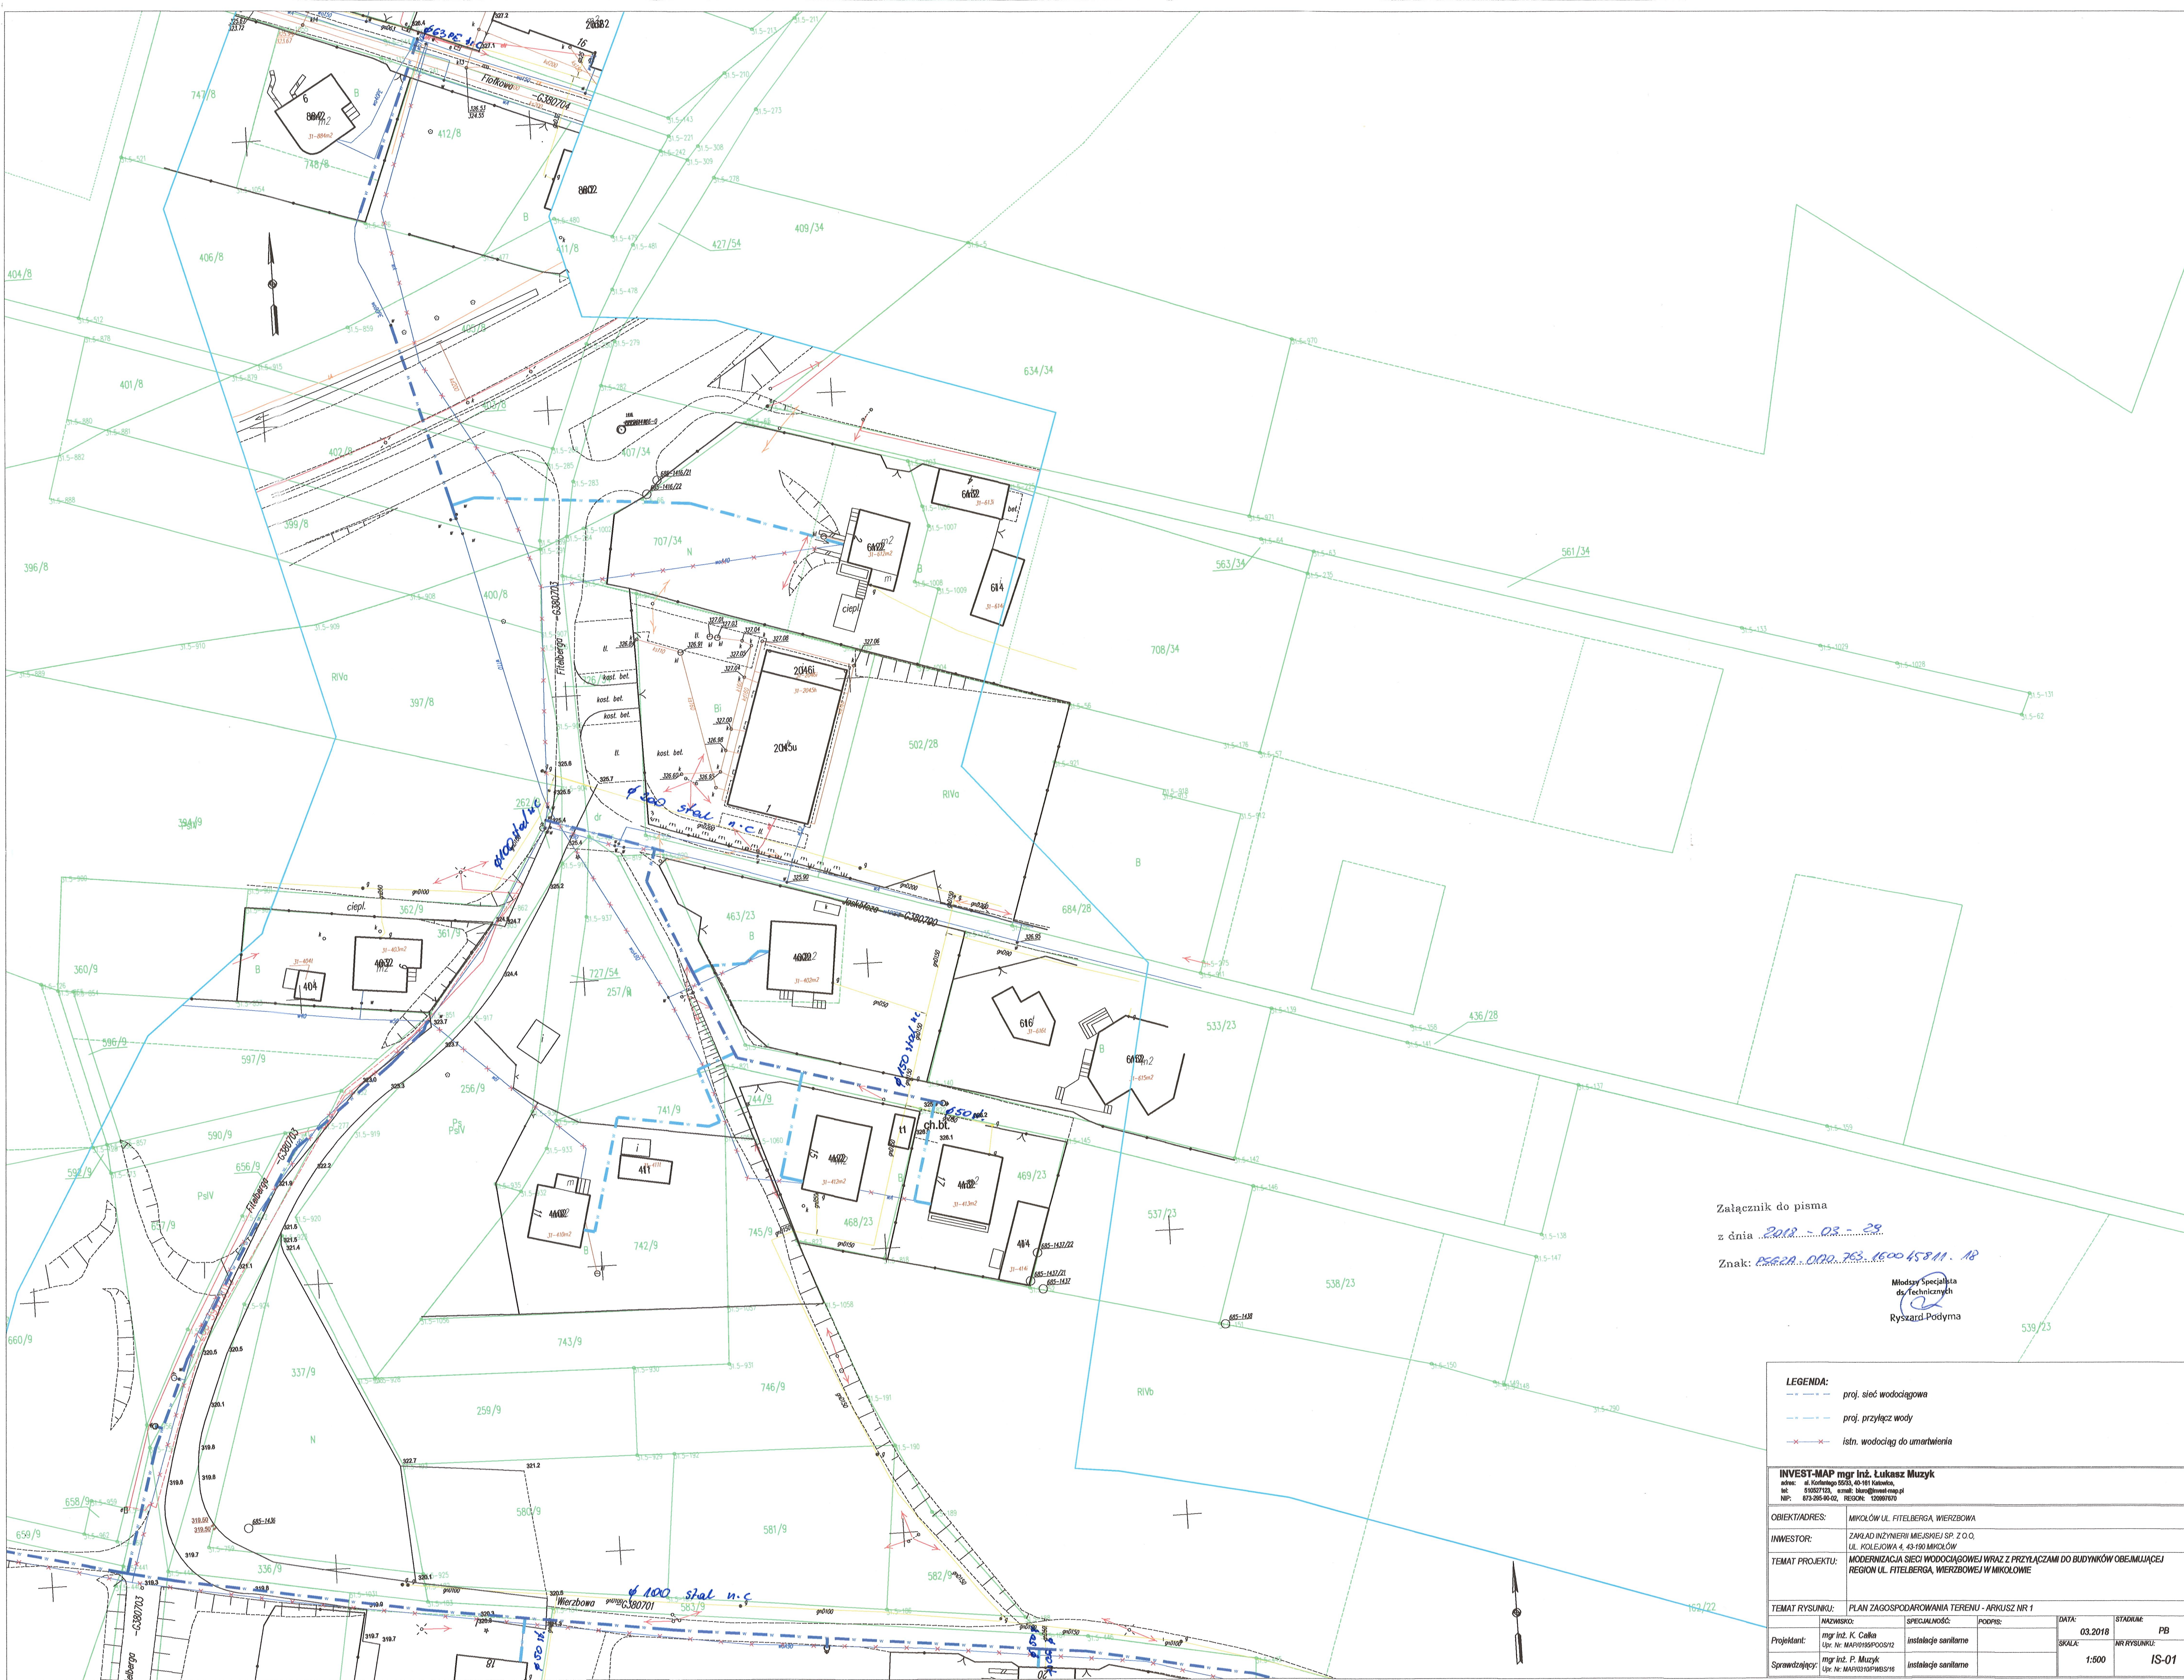

Załącznik do pisma
z dnia 2018-03-29
Znak: PSECA-D.000.763.150045811.18

Młodszy Specjalista
ds. Technicznych
Ryszard Podjima

- LEGENDA:**
- proj. sieć wodociągowa
 - proj. przyłącz wody
 - istn. wodociąg do umartwienia

| | | | | | | |
|--|---|----------------------|--------|---------|-------------|-------|
| INVEST-MAP mgr inż. Łukasz Muzyk adres: ul. Kosińskiego 69/53, 43-101 Katowice, tel.: 01027123, e-mail: biuro@invest-map.pl NIP: 673-295-90-02, REGON: 120007670 | | | | | | |
| OBIEKT/ADRES: | MIKOŁÓW UL. FITELBERGA, WIERZBOWA | | | | | |
| INWESTOR: | ZAKŁAD INŻYNIERII MIEJSKIEJ SP. Z O.O. UL. KOLEJOWA 4, 43-150 MIKOŁÓW | | | | | |
| TEMAT PROJEKTU: | MODERNIZACJA SIĘCI WODOCIĄGOWEJ WRAZ Z PRZYŁĄCZAMI DO BUDYNKÓW OBEJMIAJĄCEJ REGION UL. FITELBERGA, WIERZBOWEJ I W MIKOŁOWIE | | | | | |
| TEMAT RYSUNKU: | PLAN ZAGOSPODAROWANIA TERENU - ARKUSZ NR 1 | | | | | |
| Projektant: | mgr inż. K. Cielak | Instalacje sanitarne | DATA: | 03.2018 | STADIUM: | PB |
| Sprawdzający: | mgr inż. P. Muzyk | Instalacje sanitarne | SKALA: | 1:500 | NR RYSUNKU: | IS-01 |



Załącznik do planu
z dnia 2022-03-29
Znak: 252.002.005.002.001.00

LEGENDA

--- profil wzniesienia
--- linie techniczne
--- linie wodociągowe

--- linie wodociągowe do uzupełnienia

INWESTOR GMINA ŁĘKA
PROJEKTANT BIURO PROJEKTOWE I KONSULTINGOWE "KONSTRUKTOR" sp. z o.o.
ADRES ul. Główna 10, 05-110 Łęka
DATA 2022-03-29
SKALA 1:500
STRONA 1 z 1

