



**MAPA DO CELÓW PROJEKTOWYCH**  
 S+U+E  
 ul. Wierzbowa, Mikołów  
 SKALA: 1:500  
 CZĘŚĆ I

Układ współrzędnych "2000"  
 Układ wys.: Kronsztadt 86


Arkusz Mapy:  
 6.127.28.04.3.2, 6.127.28.04.1.3, 6.127.28.04.1.4,  
 6.127.28.04.2.3, 6.127.28.04.2.4, 6.127.28.04.2.1,  
 6.127.28.04.4.2.

Wzrost: 240802\_1  
 Data: 0031 Mokra  
 Nazwa: AR\_5\_AR\_6  
 Data: Mikołów GEO.6640.1.3104.2017

Geodeta:  
 Tel: 609660005  
 Email: biuro@invest-map.pl

Wykonawca:  
 Tel: 609660005  
 Email: biuro@invest-map.pl

**UWAGI:**  
 Treść poszczególnych warstw została opracowana w wyniku następujących czynności:  
 S - na podstawie mapy cyfrowej otrzymanej z Ośrodka Dokumentacji Geodezyjnej i Kartograficznej Starostwa Powiatowego w Mikołowie oraz własnego pomiaru.  
 U - na podstawie mapy cyfrowej otrzymanej z Ośrodka Dokumentacji Geodezyjnej i Kartograficznej Starostwa Powiatowego w Mikołowie.  
 Nie wyklucza się istnienia w terenie również uzbrojenia, które nie było odnotowane w terenie w czasie inwentaryzacji geodezyjnej.  
 E - na podstawie mapy cyfrowej otrzymanej z Ośrodka Dokumentacji Geodezyjnej i Kartograficznej Starostwa Powiatowego w Mikołowie.  
 Prawny przebieg granic wymaga ich ustalenia w terenie.  
 Mapa do celów projektowych została wykonana bez ustalenia obciążenia służebnościami gruntowymi.  
 Data opracowania mapy: 5.03.2018 r.

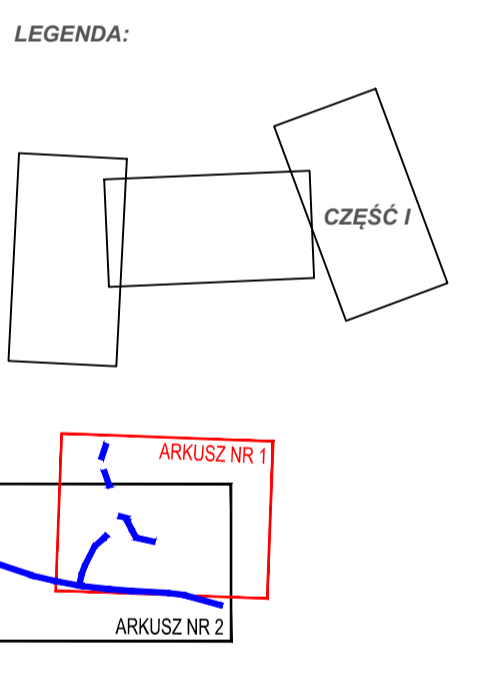

- LEGENDA:
- proj. sieć wodociągowa
  - proj. przyłącz wody
  - proj. hydrant p.poż.
  - proj. zawór odpowietrzający
  - proj. zasuwa odcinająca
  - proj. przejście przewiertem w murze osłonej
  - proj. rura osłonowa dwudzielna
  - umartwienie istniejących sieci
  - lokalizacja otworów geologicznych
  - odcinki wyłączone z wniosku o wydanie decyzji o pozwoleniu na budowę
- mgr inż. Katarzyna Całka*  
 Usługi inżynierskie do projektowania i nadzoru nad realizacją w zakresie sieci i urządzeń cieplnych, wentylacyjnych, gazowych, wodociągowych i sanitarnych to: ewid. MAP 0195/PDS-12
- mgr inż. Paweł Muzyk*  
 Projektowanie i kierowanie robotami budowlanymi w zakresie sieci, instalacji i urządzeń cieplnych, wentylacyjnych, gazowych, wodociągowych i sanitarnych to: ewid. MAP 0310/PWBS/16

<b>INVEST-MAP mgr inż. Łukasz Muzyk</b> adres: ul. Korfańska 55/3, 40-161 Katowice tel: 71 527 21 23, e-mail: biuro@invest-map.pl NIP: 873-285-90-02 REGON: 142997070				
OBIEKT/ADRES:	DZIAŁO EVIDENCYJNE NR: 568/05, 667/05, 748/0, 707/04, 26/0, 726/04, 436/02, 463/23, 530/23, 741/9, 742/0, 468/23, 469/23, 394/9, 590/9, 656/0, 12, 721/14, 350/14, 351/14, 738/14, 728/14, 722/14, 13, 192/4, 191/4, 383/6, 494/2, 496/1, 943/73, 945/96, 946/107, 939/107, 918/99, 561/106, 1680/109, 1046/09, 1416/09, 1710/105, 1713/105, 1718/105, 667/105, 1678/105, 1711/105, 1714/105, 1706/105, 347/104, 1640/105, 345/104, 1708/105, 407/34, 3, 257/9 ODRĘB 0031 MIKOŁÓW, UL. FITELBERGA, WIERZBOWA, GMINA MIKOŁÓW			
INWESTOR:	ZAKŁAD INŻYNIERII MIEJSKIEJ SPÓŁKA Z O.O. UL. KOŁKOVA 4, 43-590 MIKOŁÓW			
TEMAT PROJEKTU:	PRZEBUDOWA ORAZ ROZBUDOWA SIECI WODOCIĄGOWEJ WRAZ Z PRZYŁĄCZAMI DO BUDYNKÓW OBEJMUJĄCEJ REJON ULICY FITELBERGA, WIERZBOWEJ W MIKOŁOWIE			
TEMAT RYSUNKU:	PROJEKT ZAGOSPODAROWANIA TERENU - ARKUSZ NR 1			
Projektant:	mgr inż. K. Całka Upr. Nr: MAP0195/PDS/12	SPECJALNOŚĆ:	instalacje sanitarne	PODPIS:
Sprawdzający:	mgr inż. P. Muzyk Upr. Nr: MAP0310/PWBS/16	SPECJALNOŚĆ:	instalacje sanitarne	PODPIS:
DATA:	04.2018	STADIUM:	PB	
SKALA:	1:500	NR RYSUNKU:	IS-02	