

**MAPA DO CEŁÓW PROJEKTOWYCH**  
 S-U+E  
 ul. Wierzbowa, Mikołów  
 SKALA: 1:500  
 CZĘŚĆ I

Układ współrzędnych "2000"  
 Układ wys.: Kronsztadt 86

Arkusz Mapy:  
 6.127.28.04.3.2, 6.127.28.04.1.3, 6.127.28.04.1.4,  
 6.127.28.04.2.3, 6.127.28.04.2.4, 6.127.28.04.2.1,  
 6.127.28.04.4.2.

240802\_1  
 0031 Mokra  
 AR\_S\_AR\_6  
 Mikołów GEO.6640.1.3104.2017

Geodeta:  
 -  
 Tel: 699660005  
 Email: biuro@invest-map.pl

Wykonawca:  
 -  
 Tel: 699660005  
 Email: biuro@invest-map.pl


**UWAGI:**  
 Treść poszczególnych warstw została opracowana w wyniku następujących czynności:

S - na podstawie mapy cyfrowej otrzymanej z Ośrodka Dokumentacji Geodezyjnej i Kartograficznej Starostwa Powiatowego w Mikołowie oraz własnego pomiaru.

U - na podstawie mapy cyfrowej otrzymanej z Ośrodka Dokumentacji Geodezyjnej i Kartograficznej Starostwa Powiatowego w Mikołowie.  
 Nie wykazano się istnienia w terenie równieć uzbrojenia, które nie było odnotowane w terenie w czasie inwentaryzacji geodezyjnej.

E - na podstawie mapy cyfrowej otrzymanej z Ośrodka Dokumentacji Geodezyjnej i Kartograficznej Starostwa Powiatowego w Mikołowie.  
 Prawny przebieg granic wymaga ich ustalenia w terenie.

Mapa do celów projektowych została wykonana bez ustalenia obciążen służebnościami gruntowymi.  
 Data opracowania mapy: 5.03.2018 r.

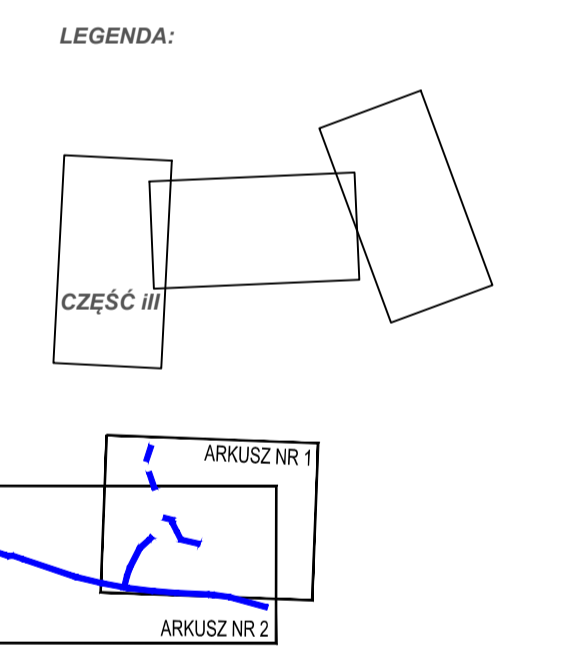

- LEGENDA:
- proj. sieć wodociągowa
  - proj. przyłącz wody
  - proj. hydrant p.poż.
  - proj. zawór odpowietrzający
  - proj. zasawa odcinająca
  - proj. przejście przewiertem w rurze osłonowej
  - proj. rura osłonowa dwudzielna
  - umartwienie istniejących sieci
  - lokalizacja otworów geologicznych
  - odcinki wyłączone z wniosku o wydanie decyzji o pozwoleniu na budowę
- mgr inż. Katarzyna Calka  
 Uprawniona budowlana do projektowania i nadzoru nad realizacją w zakresie instalacji sanitarnych i urządzeń ciepłowniczych i klimatyzacyjnych.  
 mgr inż. Paweł Muzyk  
 Projektant i kierownik robót budowlanych w zakresie sieci, instalacji i urządzeń ciepłowniczych, gazowych, wodociągowych i klimatyzacyjnych.  
 upr. MAP/0310/WBS/16

<b>INVEST-MAP mgr inż. Lukasz Muzyk</b> adres: ul. Korfarego 9/53, 40-161 Katowice tel: 81222723, e-mail: biuro@invest-map.pl NIP: 873-295-80-02, REGON: 12099170					
OBIEKT/ADRES:	DZIAKI EWIDENCYJNE NR 588/5, 607/5, 748/5, 707/4, 26/9, 72/4, 436/2, 436/3, 539/23, 741/5, 742/9, 469/23, 394/9, 599/9, 658/9, 12, 201/4, 309/4, 351/4, 708/4, 728/4, 722/4, 13, 102/4, 191/4, 303/5, 404/2, 406/1, 340/5, 340/6, 340/17, 330/10, 918/9, 345/14, 1788/105, 1946/8, 1416/8, 1710/105, 1713/105, 1718/105, 697/105, 1676/105, 1711/105, 1714/105, 1726/105, 347/104, 1640/105, 345/104, 1788/105, 407/34, 3, 2578 ORBEB 0031 MIKOŁÓW, UL. FITELBERGA, WIERZBOWA, GABINA MIKOŁÓW				
INWESTOR:	ZAKŁAD INŻYNIERII MIEJSKIEJ SPÓŁKA Z O.O.				
TEMAT PROJEKTU:	PRZEbudowa oraz rozbudowa sieci wodociągowej wraz z przyłączami do budynków obejmującej rejon ulicy Fitelberga, Wierzbowej w Mikołowie				
TEMAT RYSUNKU:	PROJEKT ZAGOSPODAROWANIA TERENU - ARKUSZ NR 3				
NACZYNIKO:	SPECYJALNOŚĆ:	PODOPIS:	DATA:	STADIUM:	
Projektant: mgr inż. K. Calka Upr. N: MAP/0310/PWS/12	instalacje sanitarne		04.2018	PB	
Sprawdzający: mgr inż. P. Muzyk Upr. N: MAP/0310/PWS/16	instalacje sanitarne		SKALA: 1:500	NR RYSUNKU IS-04	