



MAPA DO CELÓW PROJEKTOWYCH

S+U+E
 ul. Wierzbowa, Mikołów
 SKALA: 1:500
 CZĘŚĆ I

Układ współrzędnych "2000"
 Arkusz Mapy:
 6.127.28.04.3.2, 6.127.28.04.1.3, 6.127.28.04.1.4,
 6.127.28.04.2.3, 6.127.28.04.2.4, 6.127.28.04.2.1,
 6.127.28.04.4.2.

Wzrost powierzchniowy:
 240802_1
 0031 Mokre
 AR_S_AR_6
 Mikołów GEO.6640.1.3104.2017


Geodeta:
 Tel: 609660005
 Email: biuro@invest-map.pl

Wykonawca:
 Tel: 609660005
 Email: biuro@invest-map.pl

UWAGI:
 Treść poszczególnych warstw została opracowana w wyniku następujących czynności:
 S - na podstawie mapy cyfrowej otrzymanej z Ośrodka Dokumentacji Geodezyjnej i Kartograficznej Starostwa Powiatowego w Mikołowie oraz własnego pomiaru.
 U - na podstawie mapy cyfrowej otrzymanej z Ośrodka Dokumentacji Geodezyjnej i Kartograficznej Starostwa Powiatowego w Mikołowie.
 Nie wyklucza się istnienia w terenie również uzbrojenia, które nie było odnalezionego w czasie inwentaryzacji geodezyjnej.
 E - na podstawie mapy cyfrowej otrzymanej z Ośrodka Dokumentacji Geodezyjnej i Kartograficznej Starostwa Powiatowego w Mikołowie.
 Prawny przebieg granic wymaga ich ustalenia w terenie.

Mapa do celów projektowych została wykonana bez ustalenia obciążenia służebnościami gruntowymi.
 Data opracowania mapy: 5.03.2018 r.

LEGENDA:

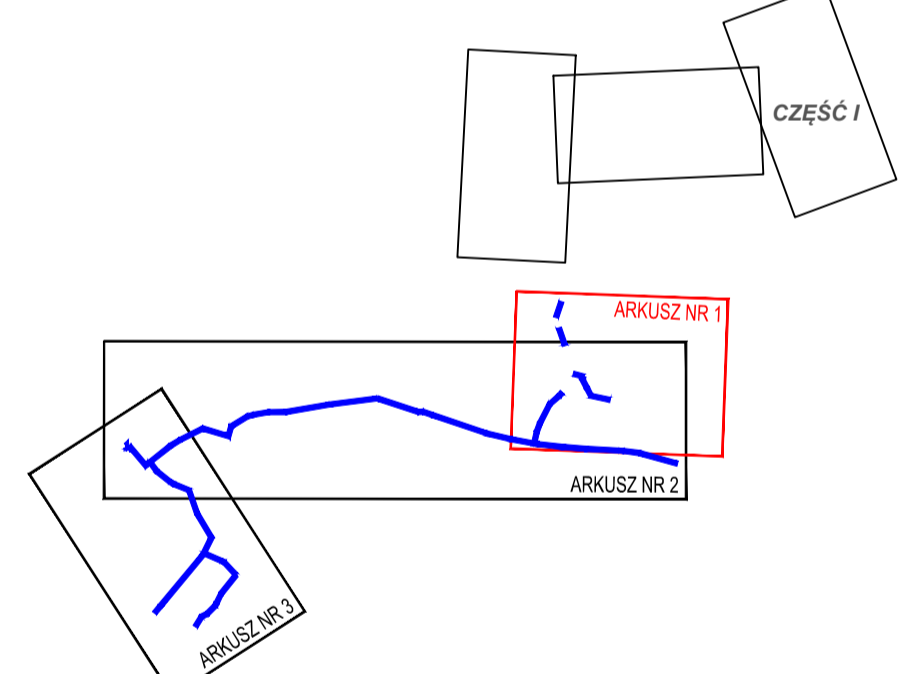

LEGENDA:

- w — proj. sieć wodociągowa
- w — proj. przyłącz wody
- o — proj. hydrant p.poż.
- o — proj. zawór odpowietrzający
- Z — proj. zasuwa odcinająca
- proj. przejście przewiertem w rurze osłonowej
- proj. rura osłonowa dwudzielna
- x x x umartwienie istniejących sieci
- G lokalizacja otworów geologicznych
- 1 2 3 4 odcinki objęte wnioskiem o wydanie decyzji o pozwoleniu na budowę
- komora przewiertowa startowa/odbiorcza

mgr inż. Katarzyna Całka
 Urządzenia budowlane do projektowania bez wyłączeń w zakresie instalacji i w zakresie sieci, urządzeń i urządzeń ciepłych i wentylacyjnych, wentylacyjnych, wentylacyjnych i wentylacyjnych. Nr ewid. 133/P/196/P/025/12

mgr inż. Paweł Muzyk
 Projektowanie i kierowanie robotami budowlanymi w zakresie sieci, urządzeń i urządzeń ciepłych i wentylacyjnych, gazowych, i kanalizacyjnych. upr. MAP/0310/P/WBS/16

INVEST-MAP mgr inż. Łukasz Muzyk adres: ul. Korfałega 55/3, 40-161 Katowice tel: 71 552 71 23, e-mail: biuro@invest-map.pl NIP: 873-285-94-02 REGON: 142997670					
OBIEKT/ADRES:	DZIAŁKI EWID. NR: 405/8, 403/8, 402/8, 427/54, 407/34, 1048/126, 747/99, 917/98 OBRĘB 0031 MIKOŁÓW, UL. CIESZYŃSKA, GMINA MIKOŁÓW				
INWESTOR:	ZAKŁAD INŻYNIERII MIEJSKIEJ SPÓŁKA Z O.O., UL. KOLEJOWA 4, 43-190 MIKOŁÓW				
TEMAT PROJEKTU:	PRZEBUDOWA SIECI WODOCIĄGOWEJ WRAZ Z PRZYŁĄCZEM WODY W PASIE DROGI KRAJOWEJ NR 81 (UL. CIESZYŃSKA) REALIZOWANEJ W RAMACH ZADANIA „PRZEBUDOWA ORAZ WZMOCNIENIE SIECI WODOCIĄGOWEJ WRAZ Z PRZYŁĄCZAMI DO BUDYNKÓW OBEJMUJĄCEJ REJON ULICY FITELBERGA, WIERZBOWEJ W MIKOŁOWIE”				
TEMAT RYSUNKU:	PROJEKT ZAGOSPODAROWANIA TERENU - ARKUSZ NR 1				
Projektant:	mgr inż. K. Całka Upr. Nr: MAP0195/POG/12	SPECJALNOŚĆ:	instalacje sanitarne	PODPISEK:	03.2018
Sprawdzający:	mgr inż. P. Muzyk Upr. Nr: MAP0310/P/WBS/16	SPECJALNOŚĆ:	instalacje sanitarne	PODPISEK:	03.2018
		SKALA:	1:500	STADIUM:	PB
				NR RYSUNKU:	IS-02