

**MAPA DO CELÓW PROJEKTOWYCH**

S+U+E  
ul. Wierzbowa, Mikołów  
SKALA: 1:500  
CZĘŚĆ I

Układ współrzędnych "2000"  
Układ wys.: Kronsztadt 86

Arkusz Mapy:  
6.127.28.04.3.2, 6.127.28.04.1.3, 6.127.28.04.1.4,  
6.127.28.04.2.3, 6.127.28.04.2.4, 6.127.28.04.2.1,  
6.127.28.04.4.2.

Wzrost: 240802\_1  
Ciepł.: 0031 Mokre  
Numeracja: AR\_S\_AR\_6  
GMINA MIASTO: Mikołów  
GEO.6640.1.3104.2017

Geodeta :

Tel: 609660005  
Email: biuro@invest-map.pl

Wykonawca:

Tel: 609660005  
Email: biuro@invest-map.pl

**UWAGI:**  
Treść poszczególnych warstw została opracowana w wyniku następujących czynności:

S - na podstawie mapy cyfrowej otrzymanej z Ośrodka Dokumentacji Geodezyjnej i Kartograficznej Starostwa Powiatowego w Mikołowie oraz własnego pomiaru.


U - na podstawie mapy cyfrowej otrzymanej z Ośrodka Dokumentacji Geodezyjnej i Kartograficznej Starostwa Powiatowego w Mikołowie.  
Nie wyklucza się istnienia w terenie również uzbrojenia, które nie było odnotowane w czasie inwentaryzacji geodezyjnej.

E - na podstawie mapy cyfrowej otrzymanej z Ośrodka Dokumentacji Geodezyjnej i Kartograficznej Starostwa Powiatowego w Mikołowie.  
Prawny przebieg granic wymaga ich ustalenia w terenie.

Mapa do celów projektowych została wykonana bez ustalenia obciążenia służebnościami gruntowymi.

Data opracowania mapy: 5.03.2018 r.

**LEGENDA:**

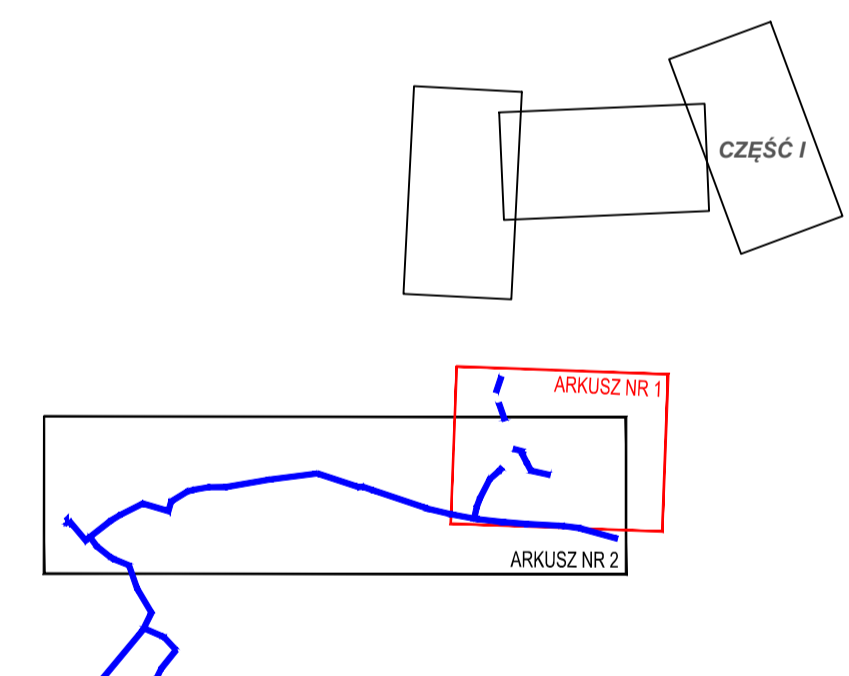

**LEGENDA:**

- proj. sieć wodociągowa
- proj. przyłącz wody
- x umartwienie istniejących sieci

**INVEST-MAP mgr inż. Łukasz Muzyk**

adres: ul. Korfarego 59/3, 40-161 Katowice.  
tel: 71 627 723, e-mail: biuro@invest-map.pl  
NIP: 873-295-90-02, REGON: 120997670

OBIEKT/ADRES: DZIAŁKI EWID. NR. 405/8, 403/8, 402/8, 427/54, 407/34, 104/81/28, 747/99, 917/99, OBRĘB 0031 MIKOŁÓW, UL. FITELBERGA, WIERZBOWA, GMINA MIKOŁÓW

INWESTOR: ZAKŁAD INŻYNIERII I MECHANIKI SPÓŁKA Z O.O., UL. KOLEJOWA 4, 43-500 MIKOŁÓW

TEMAT PROJEKTU: PRZEBUDOWA SIECI WODOCIĄGOWEJ WRAZ Z PRZYŁĄCZEM WODY W PASIE DROGI KRAJOWEJ NR 81 (UL. CZESZYŃSKA) REALIZOWANEJ W RAMACH ZADANIA „PRZEBUDOWA ORAZ ROZBUDOWA SIECI WODOCIĄGOWEJ WRAZ Z PRZYŁĄCZAMI DO BUDYNKÓW OBEJMUJĄCEJ REJON ULICY FITELBERGA, WIERZBOWEJ W MIKOŁOWIE”

TEMAT RYSUNKU: PROJEKT ORGANIZACJI RUCHU- ISTNIEJĄCE OZNAKOWANIE - arkusz nr 1

NAZWISKO:	PODPISE:	DATA:	STADIUM:
		04.2018	PW

Opracowała:	SKALA:	NR RYSUNKU:
mgr inż. Katarzyna Całka	1:500	PO-02