



MAPA DO CELÓW PROJEKTOWYCH
 S+U+E
 ul. Wierzbowa, Mikołów
 SKALA: 1:500
 CZĘŚĆ I

Układ współrzędnych "2000"
 Układ wys.: Kronsztadt 86

Arkusz Mapy:
 6.127.28.04.3.2, 6.127.28.04.1.3, 6.127.28.04.1.4,
 6.127.28.04.2.3, 6.127.28.04.2.4, 6.127.28.04.2.1,
 6.127.28.04.4.2.

Identyfikator:
 240802_1
 Obiekt:
 0031 Mokre
 Nazwa mapy:
 AR_S_AR_6
 Główny architekt:
 Mikołów GEO.6640.1.3104.2017

Geodeta:

Tel: 609660005
 Email: biuro@invest-map.pl

Wykonawca:

Tel: 609660005
 Email: biuro@invest-map.pl

UWAGI:
 Treść poszczególnych warstw została opracowana w wyniku następujących czynności:

S - na podstawie mapy cyfrowej otrzymanej z Ośrodka Dokumentacji Geodezyjnej i Kartograficznej Starostwa Powiatowego w Mikołowie oraz własnego pomiaru.

U - na podstawie mapy cyfrowej otrzymanej z Ośrodka Dokumentacji Geodezyjnej i Kartograficznej Starostwa Powiatowego w Mikołowie.



Nie wyklucza się istnienia w terenie również uzbrojenia, które nie było odnotowane w terenie w czasie inwentaryzacji geodezyjnej.

E - na podstawie mapy cyfrowej otrzymanej z Ośrodka Dokumentacji Geodezyjnej i Kartograficznej Starostwa Powiatowego w Mikołowie

Prawny przebieg granic wymaga ich ustalenia w terenie.

Mapa do celów projektowych została wykonana bez ustalenia obciążenia służebnościami gruntowymi.

Data opracowania mapy: 5.03.2018 r.

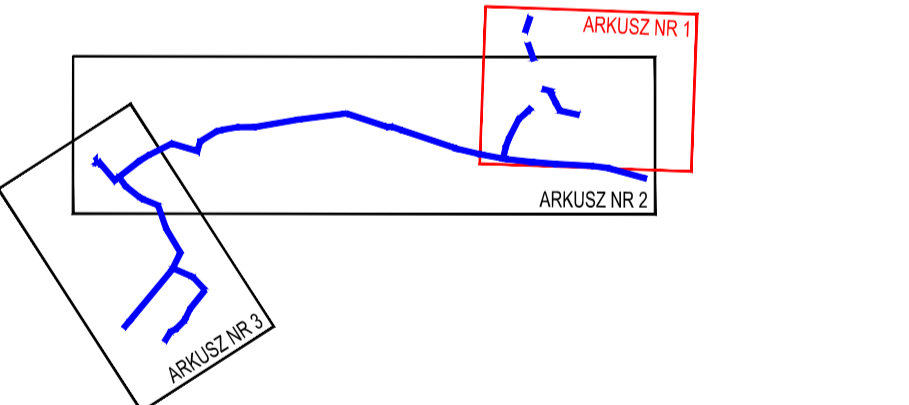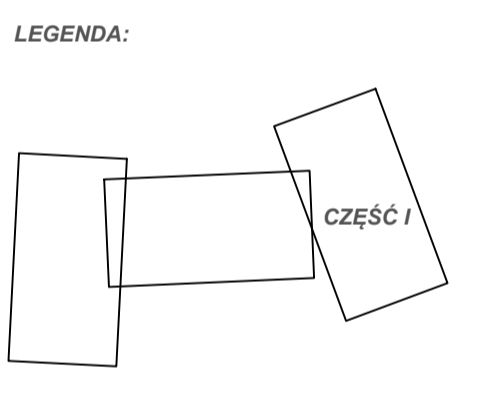

- LEGENDA:
- proj. sieć wodociągowa
 - proj. przyłącz wody
 - o proj. hydrant p.p.
 - o proj. zawór odpowietrzający
 - Zd— proj. zasuwa odcinająca na przyłączu wody
 - Zk— proj. zasuwa odcinająca na sieci
 - /—/— proj. przebieg przewiertem w rurze ochronnej
 - /—/— proj. rura osłonowa dwudzielna
 - x x x umartwienie istniejących sieci
 - G lokalizacja otworów geologicznych

INVEST-MAP mgr inż. Łukasz Muzyk					
adres: ul. Korfałega 55/3, 40-161 Katowice tel: 71 527 21 23, e-mail: biuro@invest-map.pl NIP: 873-285-90-02 REGON: 1420997070					
OBJEKT/ADRES:	DZIAŁKI EWIDENCYJNE NR: 56635, 66735, 7468, 70734, 2629, 72654, 43628, 46323, 53923, 7419, 7429, 46623, 46623, 3949, 5909, 6569, 12, 72114, 35014, 35114, 73814, 72014, 72014, 13, 1924, 1914, 3833, 4642, 4961, 84373, 84596, 846107, 839107, 918399, 951106, 968106, 104619, 141638, 1710156, 1710156, 1710156, 1670156, 17111016, 17141016, 17021016, 367104, 1640106, 345104, 1708105, 40734, 3, 2578, 4058, 4028, 42754, 1048126, 74719, 91799 OBREB 0031 MIKOŁÓW, UL. FITELBERGA, WIERZBOWA, GMINA MIKOŁÓW				
INWESTOR:	ZAKŁAD INŻYNIERII MIEJSKIEJ SPÓŁKA Z O.O., UL. KOLEJOWA 4, 45-190 MIKOŁÓW				
TEMAT PROJEKTU:	PRZEBUDOWA ORAZ ROZBUDOWA SIECI WODOCIĄGOWEJ WRAZ Z PRZYŁĄCZAMI DO BUDYNKÓW OBEJMUJĄCEJ REJON ULICY FITELBERGA, WIERZBOWEJ W MIKOŁOWIE				
TEMAT RYSUNKU:	PROJEKT ZAGOSPODAROWANIA TERENU - ARKUSZ NR 1				
Projektant:	mgr inż. K. Calka Upr. Nr: MAP0195POG012	SPECJALNOŚĆ:	instalacje sanitarne	PODPIS:	[Signature]
Sprawdzający:	mgr inż. P. Muzyk Upr. Nr: MAP0310PW0816	SPECJALNOŚĆ:	instalacje sanitarne	PODPIS:	[Signature]
DATA:	05.2018	STADIUM:	PW	SKALA:	1:500
		NR RYSUNKU:	IS-02		28