

MAPA DO CELÓW PROJEKTOWYCH
 S-U+E
 ul. Wierzbowa, Mikołów
 SKALA: 1:500
 CZĘŚĆ I

Układ współrzędnych "2000"
 Układ wys.: Kronsztadt 86

Arkusz Mapy:
 6.127.28.04.3.2, 6.127.28.04.1.3, 6.127.28.04.1.4,
 6.127.28.04.2.3, 6.127.28.04.2.4, 6.127.28.04.2.1,
 6.127.28.04.4.2.

240802_1
 0031 Mokra
 AR_S_AR_6
 Mikołów GEO.6640.1.3104.2017

Geodeta:
 -
 Tel: 69960005
 Email: biuro@invest-map.pl

Wykonawca:
 -
 Tel: 69960005
 Email: biuro@invest-map.pl



UWAGI:
 Treść poszczególnych warstw została opracowana w wyniku następujących czynności:

S - na podstawie mapy cyfrowej otrzymanej z Ośrodka Dokumentacji Geodezyjnej i Kartograficznej Starostwa Powiatowego w Mikołowie oraz własnego pomiaru.

U - na podstawie mapy cyfrowej otrzymanej z Ośrodka Dokumentacji Geodezyjnej i Kartograficznej Starostwa Powiatowego w Mikołowie.
 Nie wykryła się istnienia w terenie również uzbrojenia, które nie było odnotowane w terenie w czasie inwentaryzacji geodezyjnej.

E - na podstawie mapy cyfrowej otrzymanej z Ośrodka Dokumentacji Geodezyjnej i Kartograficznej Starostwa Powiatowego w Mikołowie.
 Prawny przebieg granic wymaga ich ustalenia w terenie.

Mapa do celów projektowych została wykonana bez ustalenia obciążeń służebnościami gruntowymi.
 Data opracowania mapy: 5.03.2018 r.

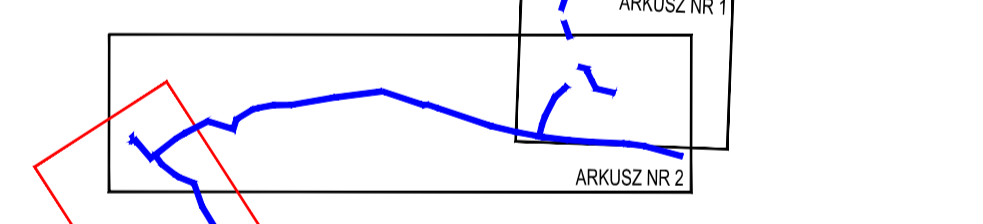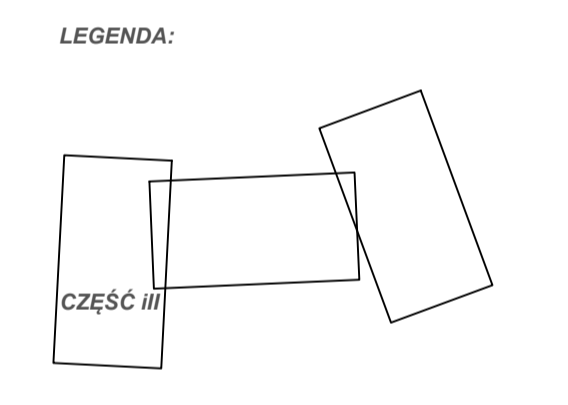

- LEGENDA:
- proj. sieć wodociągowa
 - proj. przyłącz wody
 - proj. hydrant p.poż.
 - proj. zawór odpowietrzający
 - proj. zasuwa odcinająca na przyłączy wody
 - proj. zasuwa odcinająca na sieci
 - proj. przejście przewiertem w nurze ochronnej
 - proj. rura osłonowa dwudzielną
 - umartwienie istniejących sieci
 - lokalizacja otworów geologicznych

INVEST-MAP mgr inż. Lukasz Muzyk adres: ul. Korfantygo 59/53, 40-163 Katowice tel: 76 202 27 23, e-mail: biuro@invest-map.pl NIP: 873-296-80-02, REGON: 120989170					
OBIEKT/ADRES: SZKOLA W ENERGETYCE NR 58036, 60705, 7408, 70704, 2626, 78554, 43526, 48022, 53823, 7400, 7401, 68462, 48023, 3549, 5983, 6504, 12, 72114, 35914, 35914, 35114, 73814, 72914, 72914, 13, 1924, 1914, 3635, 4842, 4861, 94571, 94596, 946187, 6391071, 91890, 58116, 168109, 19469, 141669, 1718195, 1713195, 1718195, 1676195, 1711195, 1714195, 1706195, 347104, 1640195, 345194, 1704195, 40734, 3, 32519, 40519, 4038, 4028, 40734, 1640195, 74199, 91799, 080859, 8031, MIKOŁÓW, UL. FITELBERGA, WIERZBOWA, GMINA MIKOŁÓW					
INWESTOR: ZAKŁAD INŻYNIERII MIEJSKIEJ SPÓŁKA Z O.O.					
TEMAT PROJEKTU: PRZEBUDOWA ORAZ ROZBUDOWA SIECI WODOCIĄGOWEJ WRAZ Z PRZYŁĄCZAMI DO BUDYNKÓW OBEJMUJĄCEJ REJON ULICY FITELBERGA, WIERZBOWEJ W MIKOŁOWIE					
TEMAT RYSUNKU: PROJEKT ZAGOSPODAROWANIA TERENU - ARKUSZ NR 3					
NACZYNIKO	SPECJALNOŚĆ	PODOPIS	DATA	STADIUM	PW
mgr inż. K. Calka Upr. N: MAP019SP00512	instalacje sanitarne		05.2018	SKALA: NR RYSUNKU	
mgr inż. P. Muzyk Upr. N: MAP0310PW0516	instalacje sanitarne		1:500		IS-04