

województwo: śląskie
powiat: mikołowski

KOPIA MAPY ZASADNICZEJ


Sekcja: 531.234.222
skala: 1:1000

miasto: Mikołów

KERG: 662-37/2004
zam. nr: 90/2004
Pszów dn.: 03.09.2004

Min. odległości Ks od urządzeń nad i podziemnych oraz granic działek :

- sieć wodociągowa - 1,5 m
- sieć gazowa - 1,5 m
- kable energ. - 1,0 m
- kable telek. - 1,0 m
- słupy energ. - 1,5 m
- słupy telek. - 1,0 m
- granice działek - 1,0 m

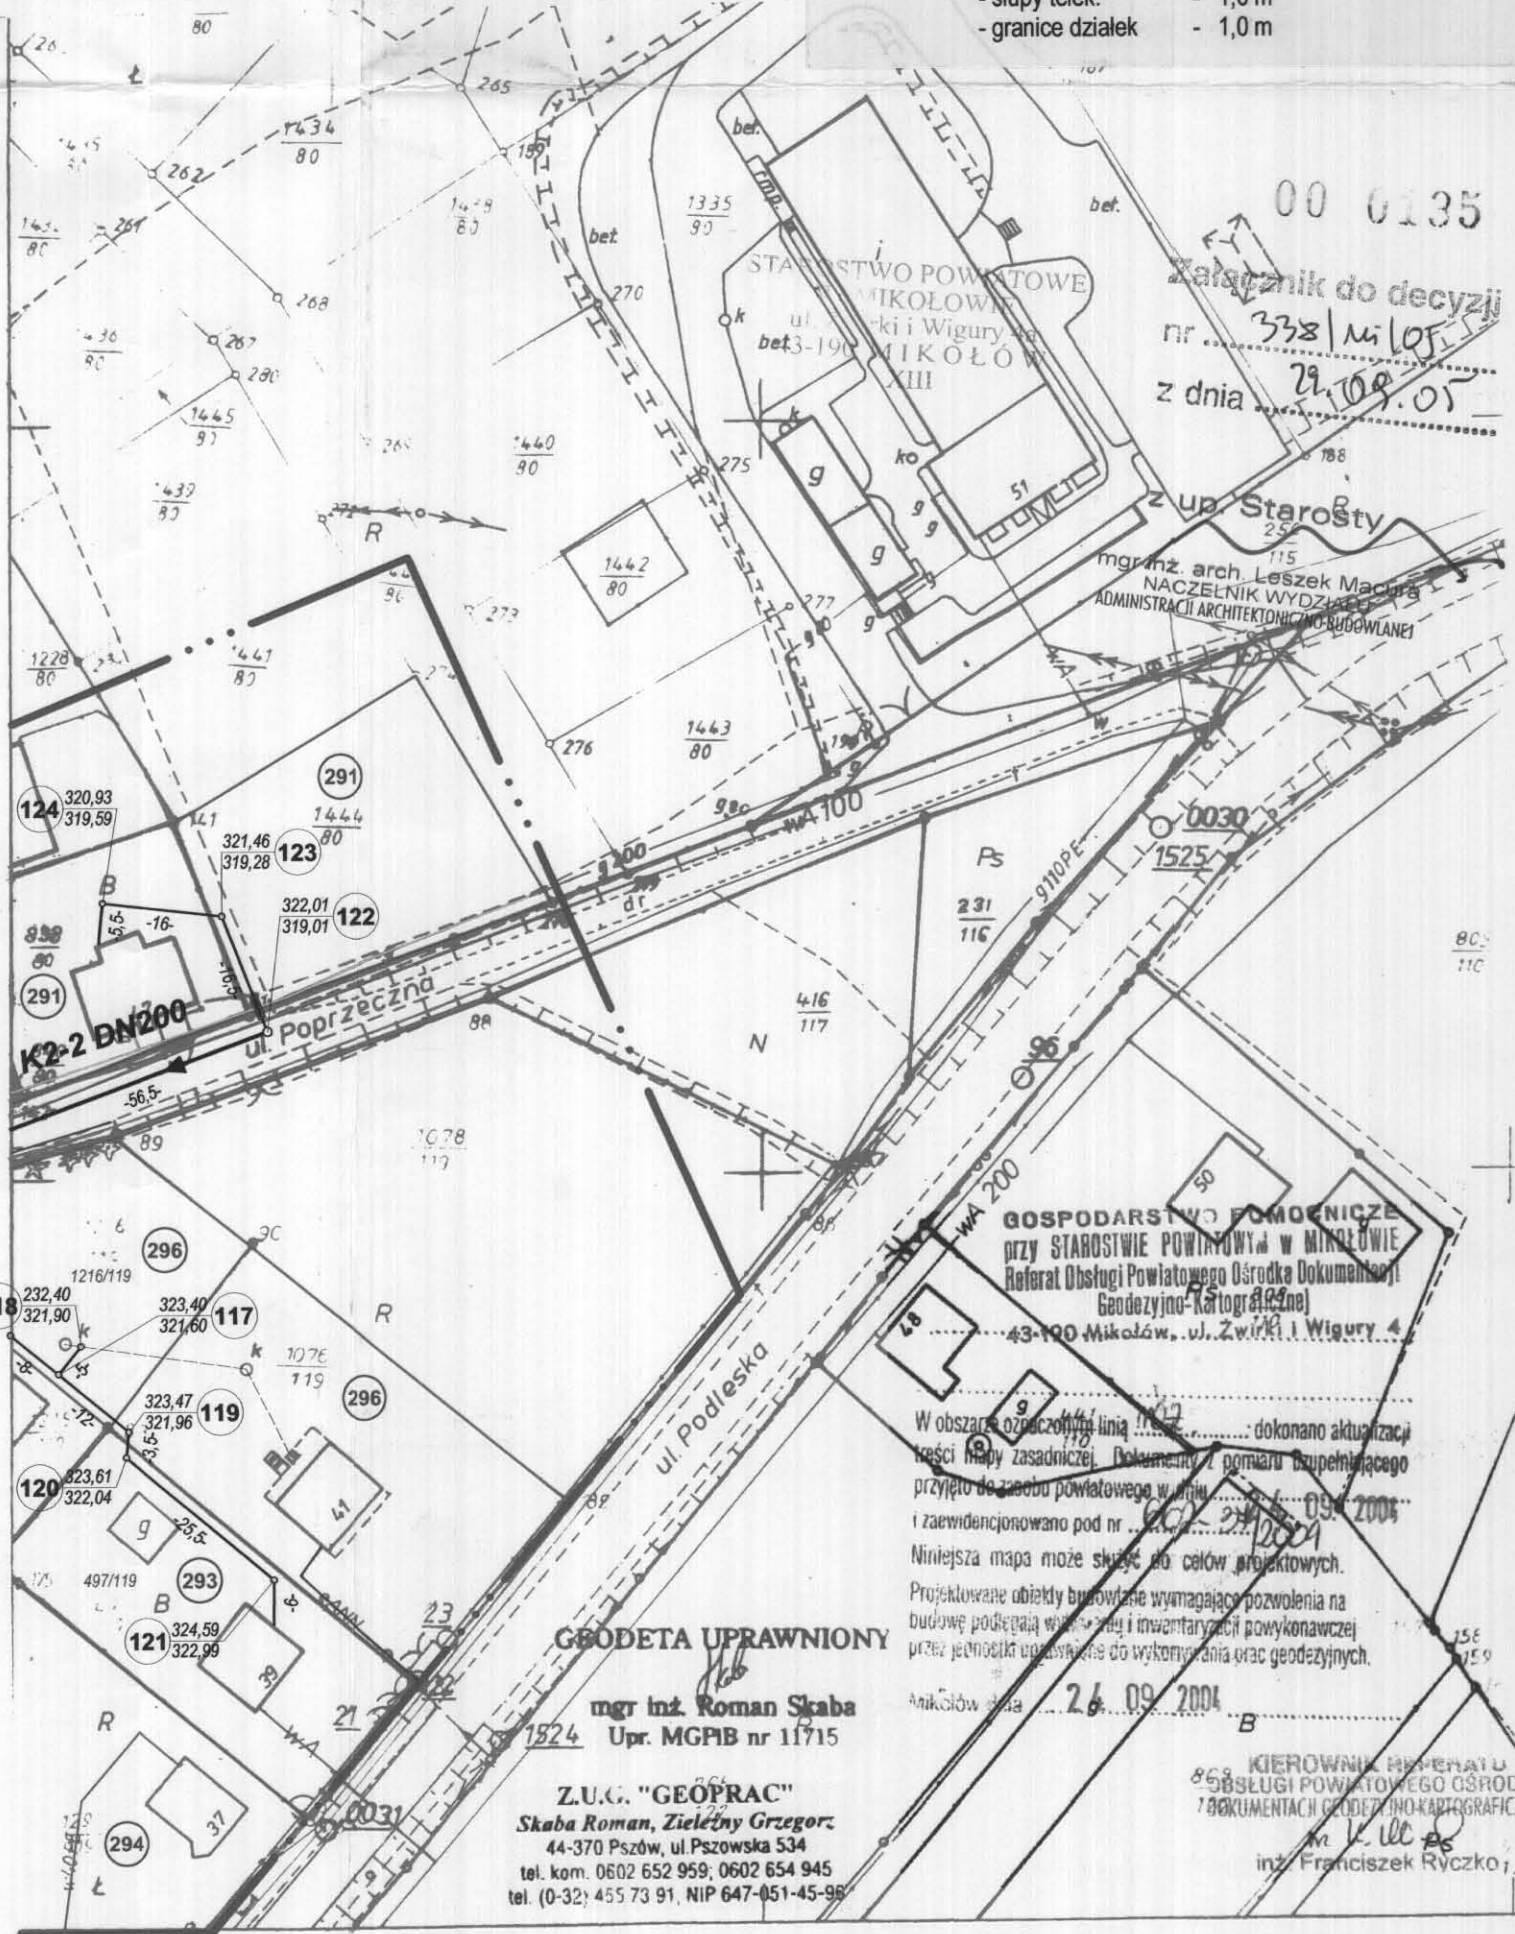

HYDRO-SIEĆ s.c. 45-470 Opole ul. Grudzińska 51	Nazwa i adres obiektu budowlanego		Projekt kanalizacji sanitarnej i deszczowej dla dzielnicy Kamionka w Mikołowie		
	Branża	SIECI WOD.-KAN.	Stadium dokument.	P.B., P.W.	
MAPA UZBROJENIA	Wykonawcy	Imię i nazwisko		nr uprawnień	Data
	GI.Projektant	Zdzisław Szewczyk		sieci sanit.210/94/Op	VI.2005
	St.Asy.Proj.	mgr inż. Krzysztof Machala			VI.2005
	Weryfikator	mgr inż. Stanisław Wodziński		sieci sanit.156/94/Op	VI.2005
	Skala	1:1000		Nr rysunku	531.234.222