


Mapa do celów projektowych
 Woj. śląskie pow. Mikołów gm. Mikołów
 Obręb : Borowa Wieś
 Mapa zasadnicza 531.231.073
 Skala 1:1000

Kolorem zielonym wniesiono graficznie granice działek
 Zakres aktualizacji
 K.E.R.G. 637-69/03

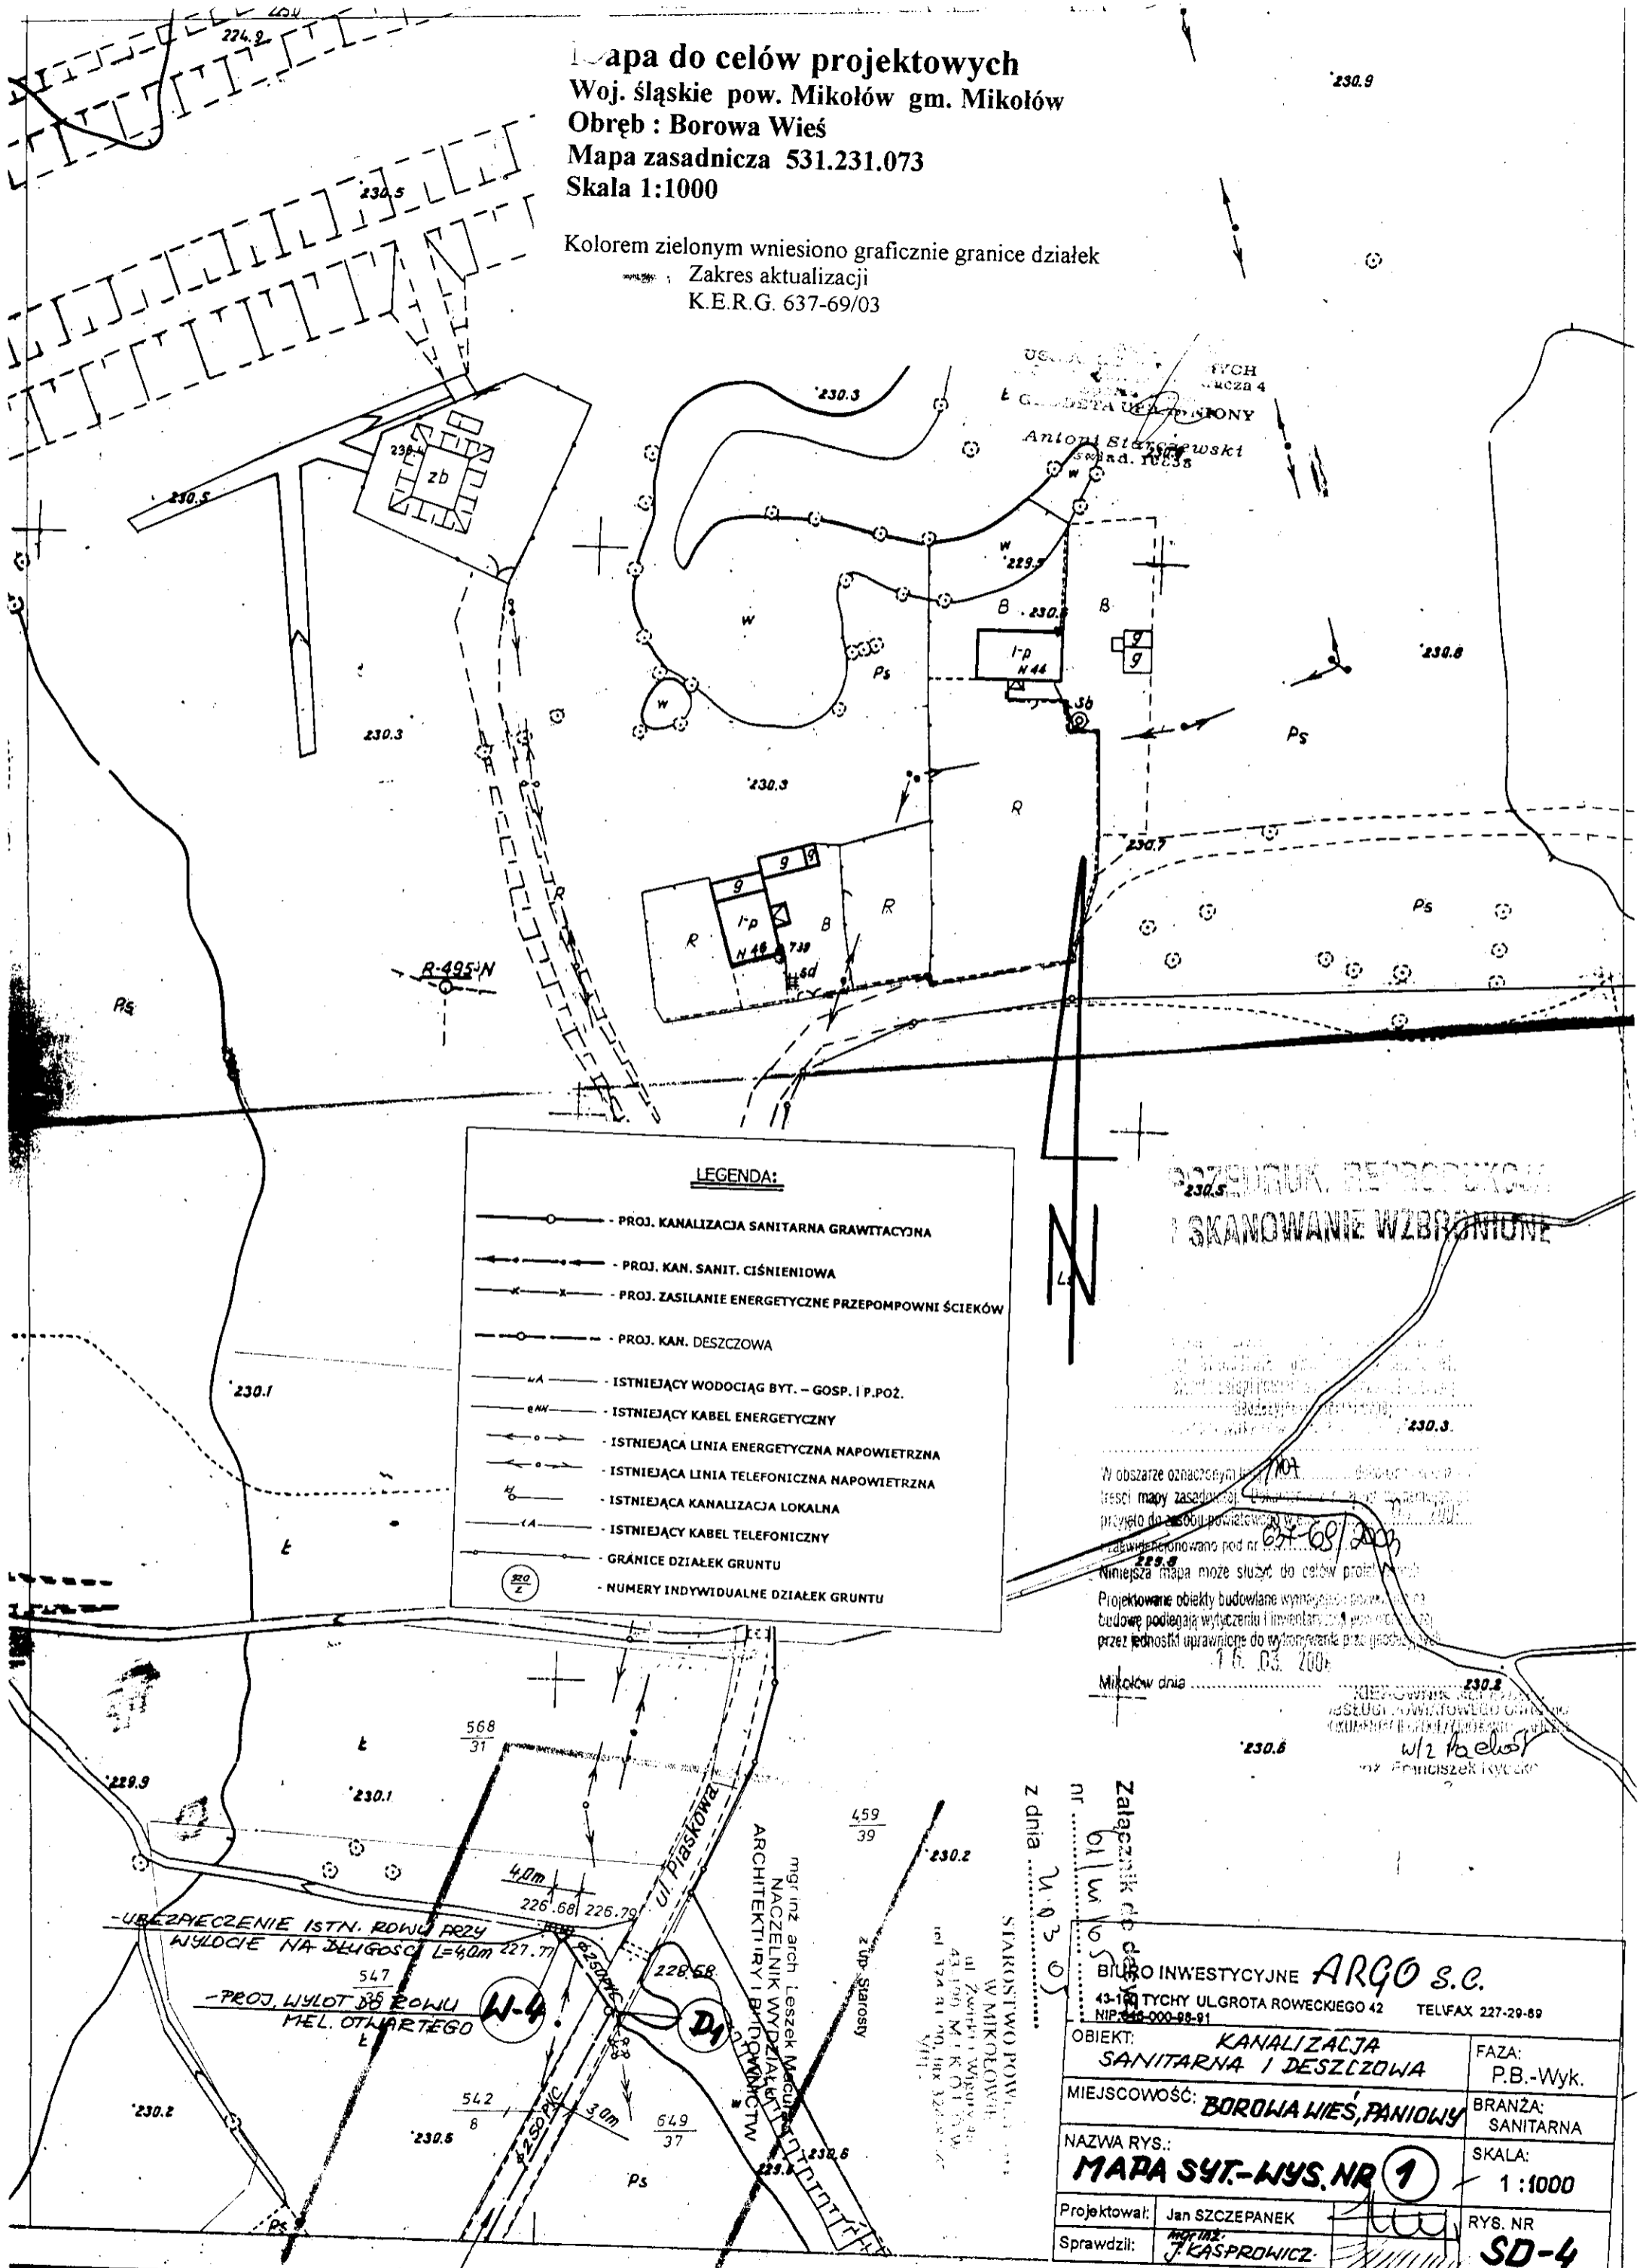


LEGENDA:

- PROJ. KANALIZACJA SANITARNA GRAWITACYJNA
- PROJ. KAN. SANIT. CIŚNIENIOWA
- PROJ. ZASILANIE ENERGETYCZNE PRZEPOMPOWNI ŚCIEKÓW
- PROJ. KAN. DESZCZOWA
- ISTNIEJĄCY WODOCIĄG BYT. - GOSP. I P.POŻ.
- ISTNIEJĄCY KABEL ENERGETYCZNY
- ISTNIEJĄCA LINIA ENERGETYCZNA NAWIETRZNA
- ISTNIEJĄCA LINIA TELEFONICZNA NAWIETRZNA
- ISTNIEJĄCA KANALIZACJA LOKALNA
- ISTNIEJĄCY KABEL TELEFONICZNY
- GRANICE DZIAŁEK GRUNTU
- NUMERY INDYWIDUALNE DZIAŁEK GRUNTU

WZBROJENIE I SKANOWANIE WZBROJONE

W obszarze oznaczonym...
 Projektowanie obiektów budowlanych...
 Mikołów dnia 16.03.2007

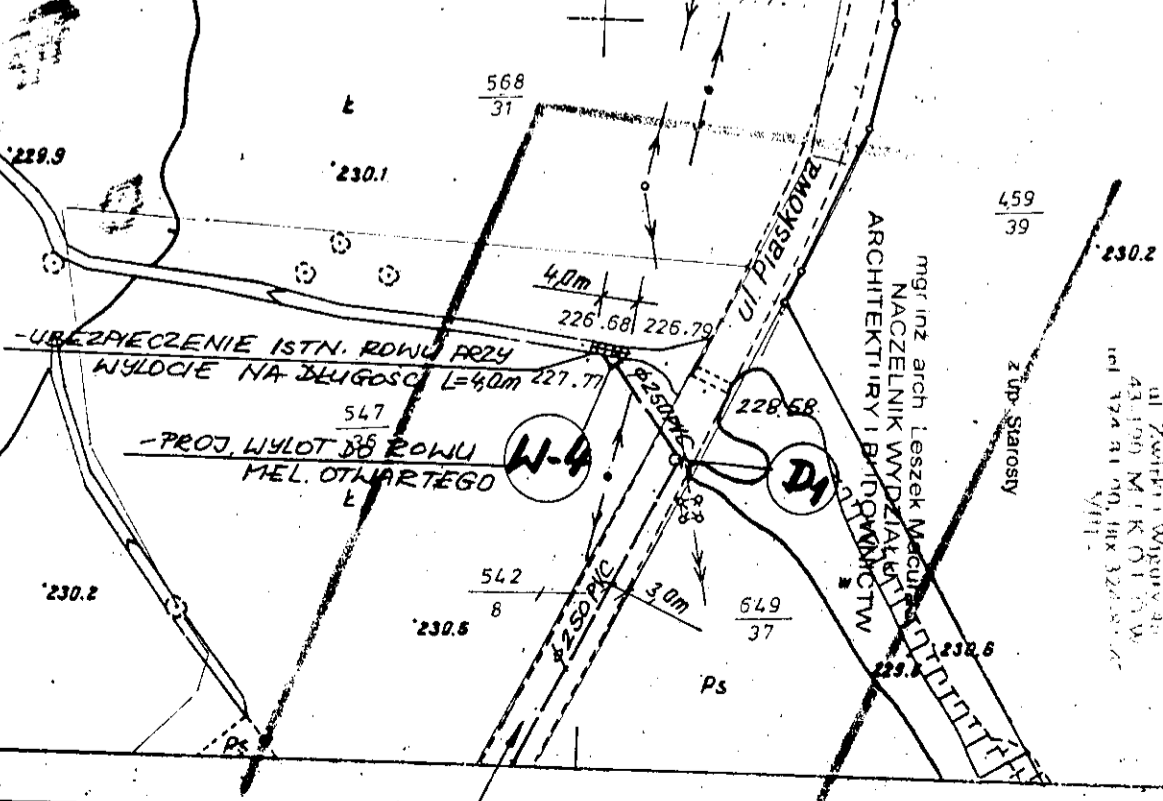

Załącznik do decyzji nr 01/10/05 z dnia 14.03.05

STAROSTWO POWIATOWE W MIKOŁOWIE

mgr inż. arch. Leszek Maciejowski
 NACZELNIK WYDZIAŁU ARCHITEKTURY I BUDOWNICTWA

BiuRO INWESTYCYJNE ARGO s.c.	
43-100 TYCHY UL.GROTA ROWECKIEGO 42 TEL/FAX 227-29-89 NIP: 142-000-98-91	
OBIEKT: KANALIZACJA SANITARNA I DESZCZOWA	FAZA: P.B.-Wyk.
MIEJSCOWOŚĆ: BOROWA WIEŚ, PANIOWY	BRANŻA: SANITARNA
NAZWA RYS.: MAPA SYT.-WYS. NR 1	SKALA: 1:1000
Projektował: Jan SZCZEPANEK	RYS. NR SD-4
Sprawił: mgr inż. J. KASPROWICZ	