


województwo: śląskie
powiat: mikołowski
KOPIA MAPY ZASADNICZEJ
Sekcja: 531.234.212
skala: 1:1000

miasto: Mikołów
KERG: 662-37/2004
zam. nr: 90/2004
Pszów dn.: 03.09.2004

Min. odległości Ks od urządzeń nad i podziemnych oraz granic działek :

- sieć wodociągowa - 1,5 m
- sieć gazowa - 1,5 m
- kable energ. - 1,0 m
- kable telek. - 1,0 m
- słupy energ. - 1,5 m
- słupy telek. - 1,0 m
- granice działek - 1,0 m

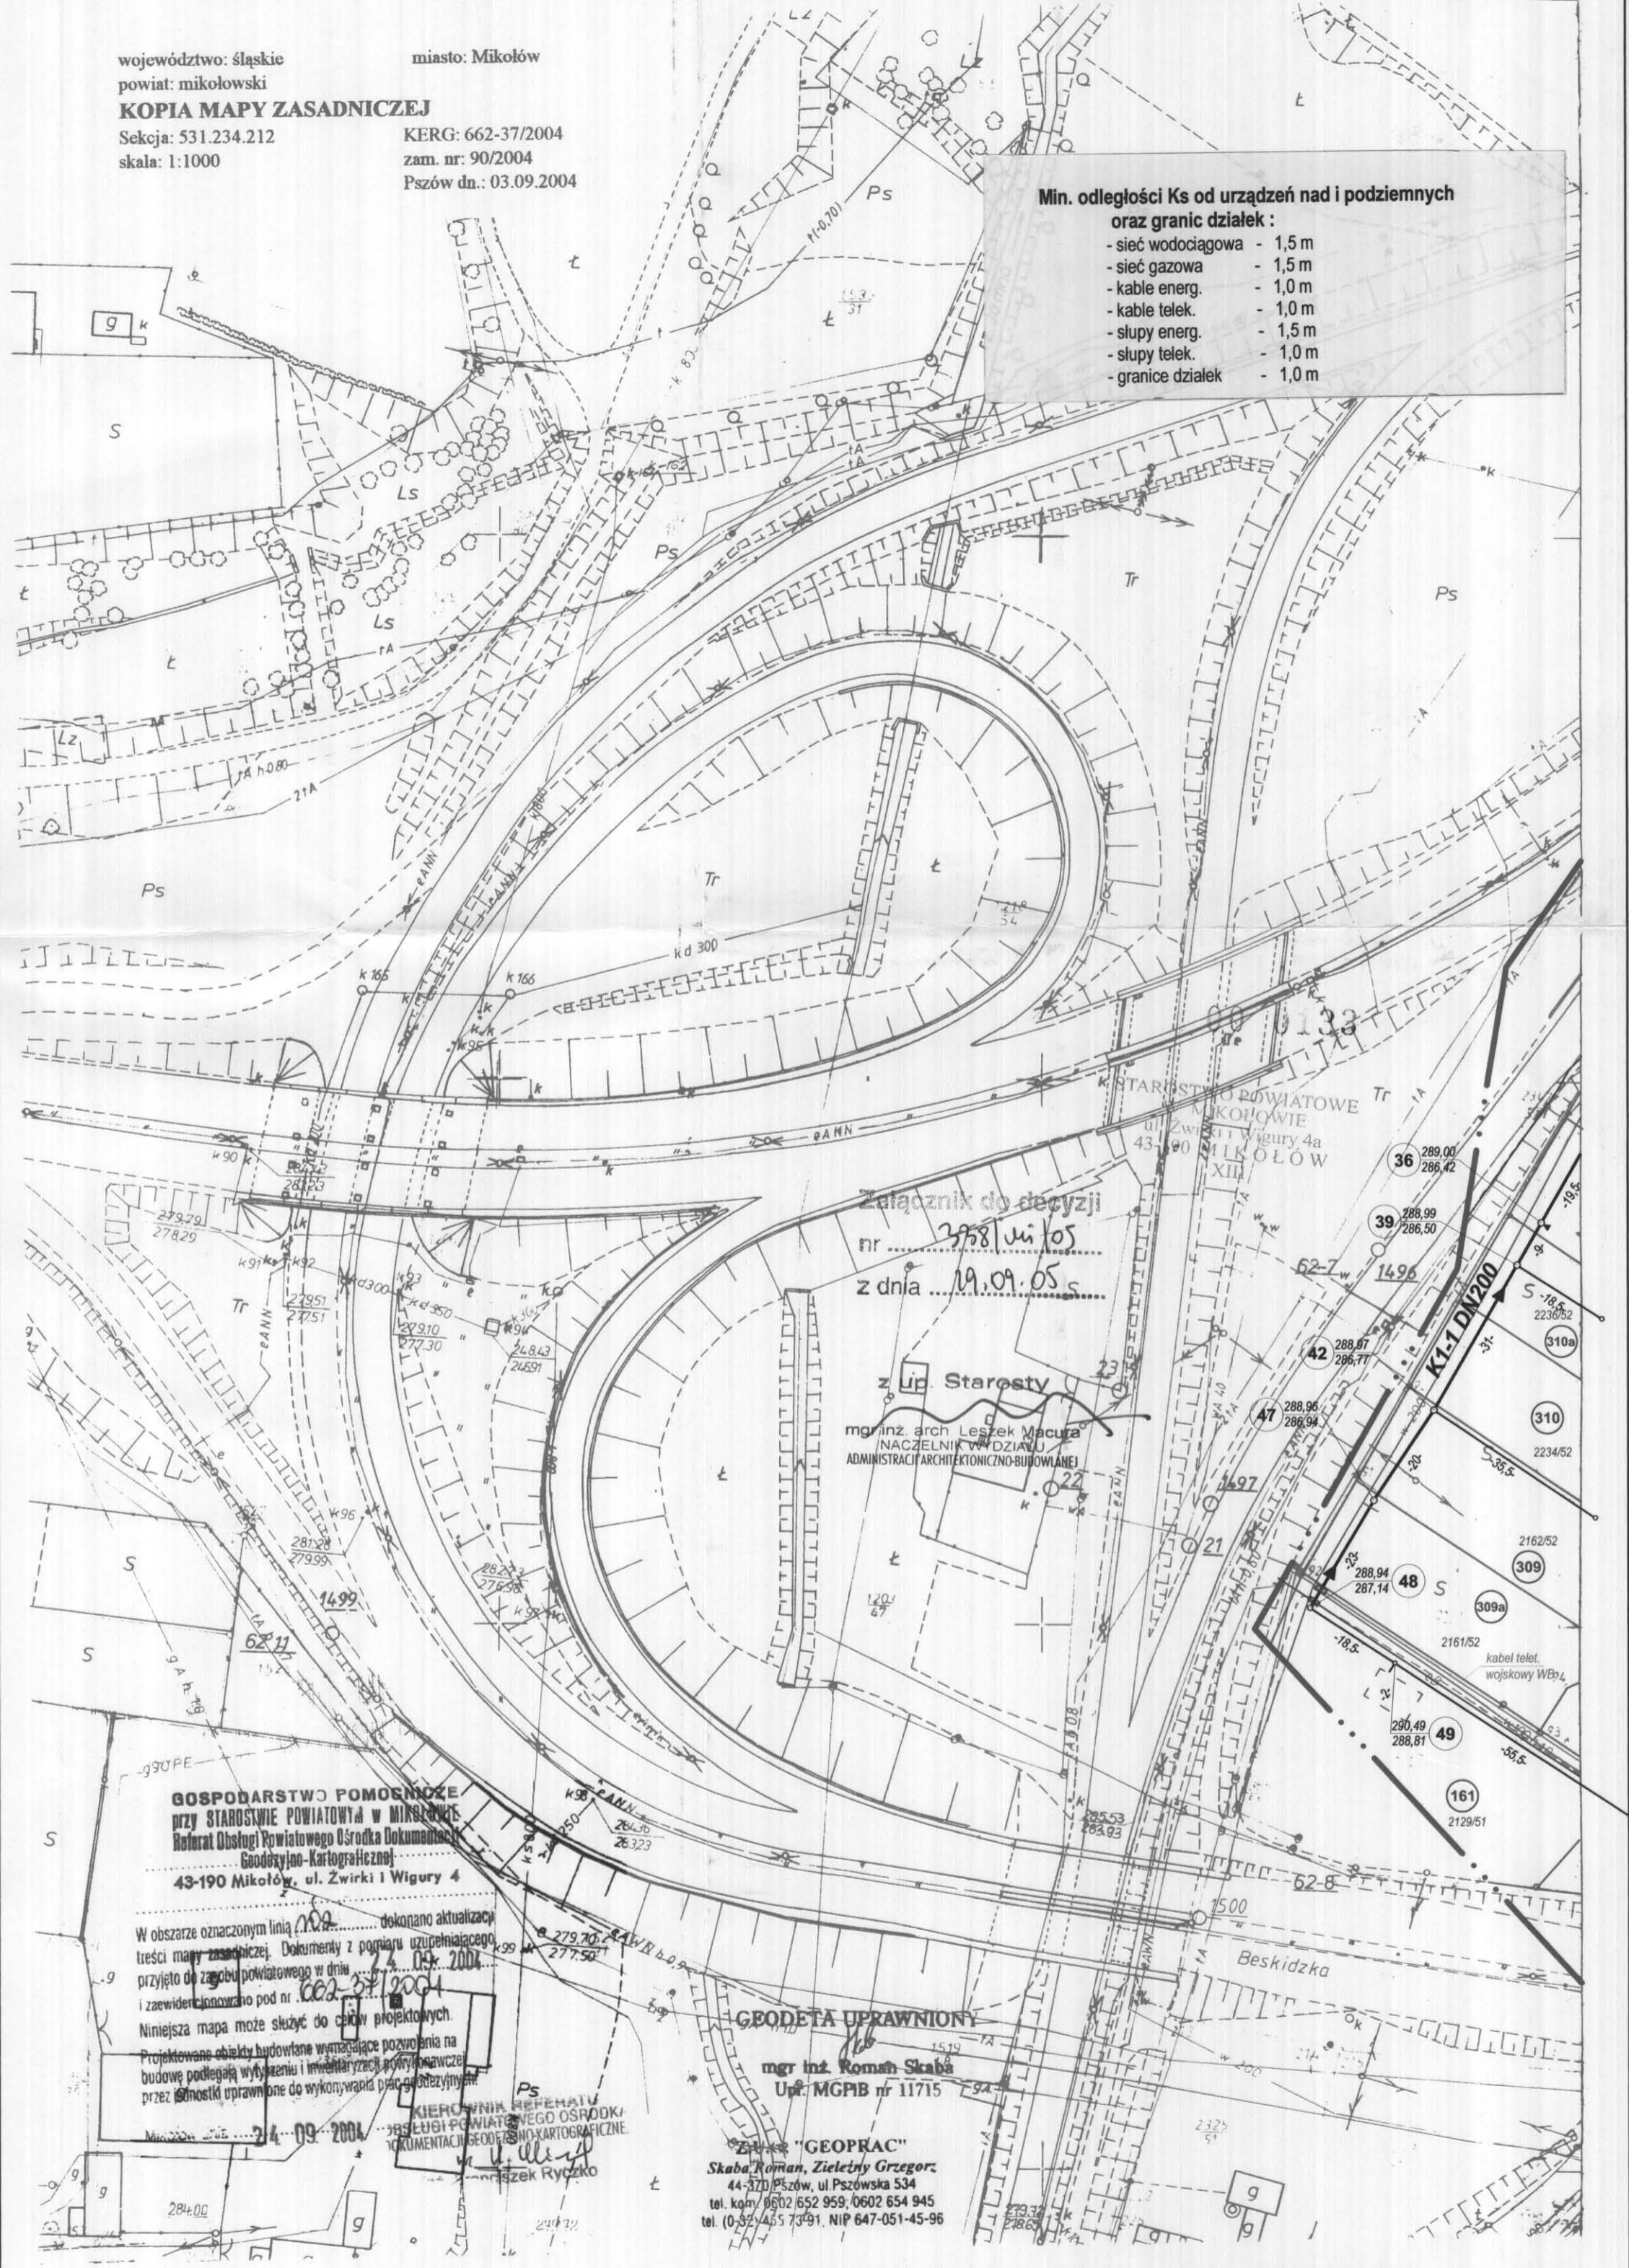

Załącznik do decyzji
nr 3981/VI/05
z dnia 19.09.05

z Up. Starosty
mgr inż. arch. Leszek Macura
NACZELNIK WYDZIAŁU
ADMINISTRACJI ARCHITEKTONICZNO-BUDOWLANEJ

GOSPODARSTWO POMOCNICZE przy STAROSTWIE POWIATOWYM w MIKOŁOWIE
Referat Obsługi Powiatowego Ośrodka Dokumentacji Geodezyjno-Kartograficznej
43-190 Mikołów, ul. Zwirki i Wigury 4

W obszarze oznaczonym linią 002 dokonano aktualizacji treści mapy zasadniczej. Dokumenty z pomiaru uzupełniającego przyjęto do zarobku powiatowego w dniu 14.09.2004 i zaewidencjonowano pod nr 662-37/2004.
Niniejsza mapa może służyć do celów projektowych.
Projektowane obiekty budowlane wymagające pozwolenia na budowę podlegają wytyczeniu i inwentaryzacji powyższej przez jednostki uprawnione do wykonywania prac geodezyjnych.

GEODETA UPRAWNIONY

mgr inż. Roman Skaba
Up. MGPIB nr 11715

Zwz. "GEOPRAC"
Skaba Roman, Zieleńny Grzegorz
44-370 Pszów, ul. Pszowska 534
tel. kom. 0602 652 959, 0602 654 945
tel. (0 32) 455 73 91, NIP 647-051-45-96

HYDRO-SIEĆ s.c.
45-470 Opole
ul. Grudzińska 51

Nazwa i adres obiektu budowlanego
Projekt kanalizacji sanitarnej i deszczowej dla dzielnicy Kamionka w Mikołowie

Branża: SIECI WOD.-KAN. Stadium dokument.: P.B., P.W.

Przedmiot rysunku	Wykonawcy	Imię i nazwisko	nr uprawnień	Data	Podpis
MAPA UZBROJENIA	GI Projektant	Zdzisław Szewczyk	sieci sanit. 210/94/Op	VI.2005	<i>[Signature]</i>
	St.Asys.Proj.	mgr inż. Krzysztof Machala		VI.2005	<i>[Signature]</i>
	Weryfikator	mgr inż. Stanisław Wodziński	sieci sanit. 156/94/Op	VI.2005	<i>[Signature]</i>
	Skala	1:1000		Nr rysunku	531.234.212