

**USŁUGI GEODEZYJNE**  
 geodeta uprawniony  
 mgr inż. Sebastian Staszak  
 ul. T. Kościuszki 73A, 43-190 Mikołów  
 tel. 32 322 07 26, kom. 506 959 678  
 email: geodezja.mikolow@poczta.onet.pl  
 NIP 954-256-22-65 REGON 246516037

**MAPA DO CELÓW  
 PROJEKTOWYCH SH-HEW**  
 - obiekt liniowy

Mapa w skali 1:500

Układ współrzędnych prostokątnych pl askidr. 2000  
 Układ wysokości: Kruszad 86  
 Województwo: Śląskie  
 Powiat: mikołowski  
 Jednostka ewidencyjna: 240802\_1 Mikołów  
 Obręb: 240802\_10229 Mikołów AR\_8  
 Ulica: Składowskiej-Curie  
**GEO6640.1424.2019**

Sekcja: 6.127.29.06.12, 6.127.29.06.14, 6.127.29.06.2.3, 6.127.29.06.4.1 w skali 1:500  
 Geodeta uprawniony: mgr inż. Sebastian Staszak  
 Numer uprawnień 22273 w zakresie I  
 Mapę sporządził: Anna Żukowska  
 dnia: 24.06.2019

Granice działki przedmiotowej przyjęto na podstawie danych z EGIB.  
 Treść mapy uzupelniono o pomiar terenu z dnia 24.06.2019.  
 Nie kontrowano słabej uźródności gruntu.

**Legenda:**  
 ---, INU  
 ---, zakres opracowania  
 ---, linie rozgraniczające MPZP wnoszone graficznie

**Dokument podpisany  
 podpisem kwalifikowanym przez:  
 GEODETA UPRAWNIONY  
 uprawnienia zawodowe nr 22273  
 mgr inż. Sebastian Staszak**  
 Dokument nie wymaga podpisu tradycyjnego  
 Dane podpisu: SEBASTIAN STASZAK  
 86081117053


**LEGENDA - UZBROJENIE PROJEKTOWANE:**  
 Projektowany wodociąg ułożony metodą wykupu otwartego  
 Istniejący wodociąg do uniekształcenia  
 Projektowana rura ochronna słabą przewietrzenia  
 Sieć projektowanego wodociągu  
 Punkty charakterystyczne projektowanego wodociągu  
 Projektowana zasada  
 Projektowany hydrant nadziemny

**ZA ZGODNOŚĆ Z ORYGINAŁEM  
 MAPY DO CELÓW PROJEKTOWYCH**

**mgr inż. Bartłomiej Maor**  
 Uprawnienia do projektowania i kierowania  
 robotami budowlanymi w zakresie sieci  
 specjalności instalacyjnej w zakresie sieci,  
 instalacji i urządzeń elektrycznych i instalacji  
 gazowych, wodociągowej i kanalizacyjnych  
 nr ewid. SLK2828/PIPWOS/08

Biurowisko  
 PWN  
 e-mail: biuro@pwn.com.pl  
 ul. Lipowa 6/3, 44-100 Chłonica  
 tel.: +48 883 205 800  
 ul. Kolejowa 4  
 43-190 Mikołów  
 Sp. z o.o.  
 ZIM

Rodz. opr.		UZGODNIENIE ZUDP
Objekt:		Budowa sieci wodociągowej wraz z przyłączami w rejonie ul. Marii Skłodowskiej - Curie w Mikołowie
Tytuł:		PLAN ZAGOSPODAROWANIA TERENU
Zespół proj.:	mgr inż. Bartłomiej Maor	SIECI SANITARNE
Projektant:	mgr inż. Bartłomiej Maor	Skala: 1:500
Asystent:	---	Data: 07.2019
Sprawdzający:	mgr inż. Sebastian Kurek	Nr projektu: ---
Koordinator Projektu:	---	Nr rysunku: W-01a

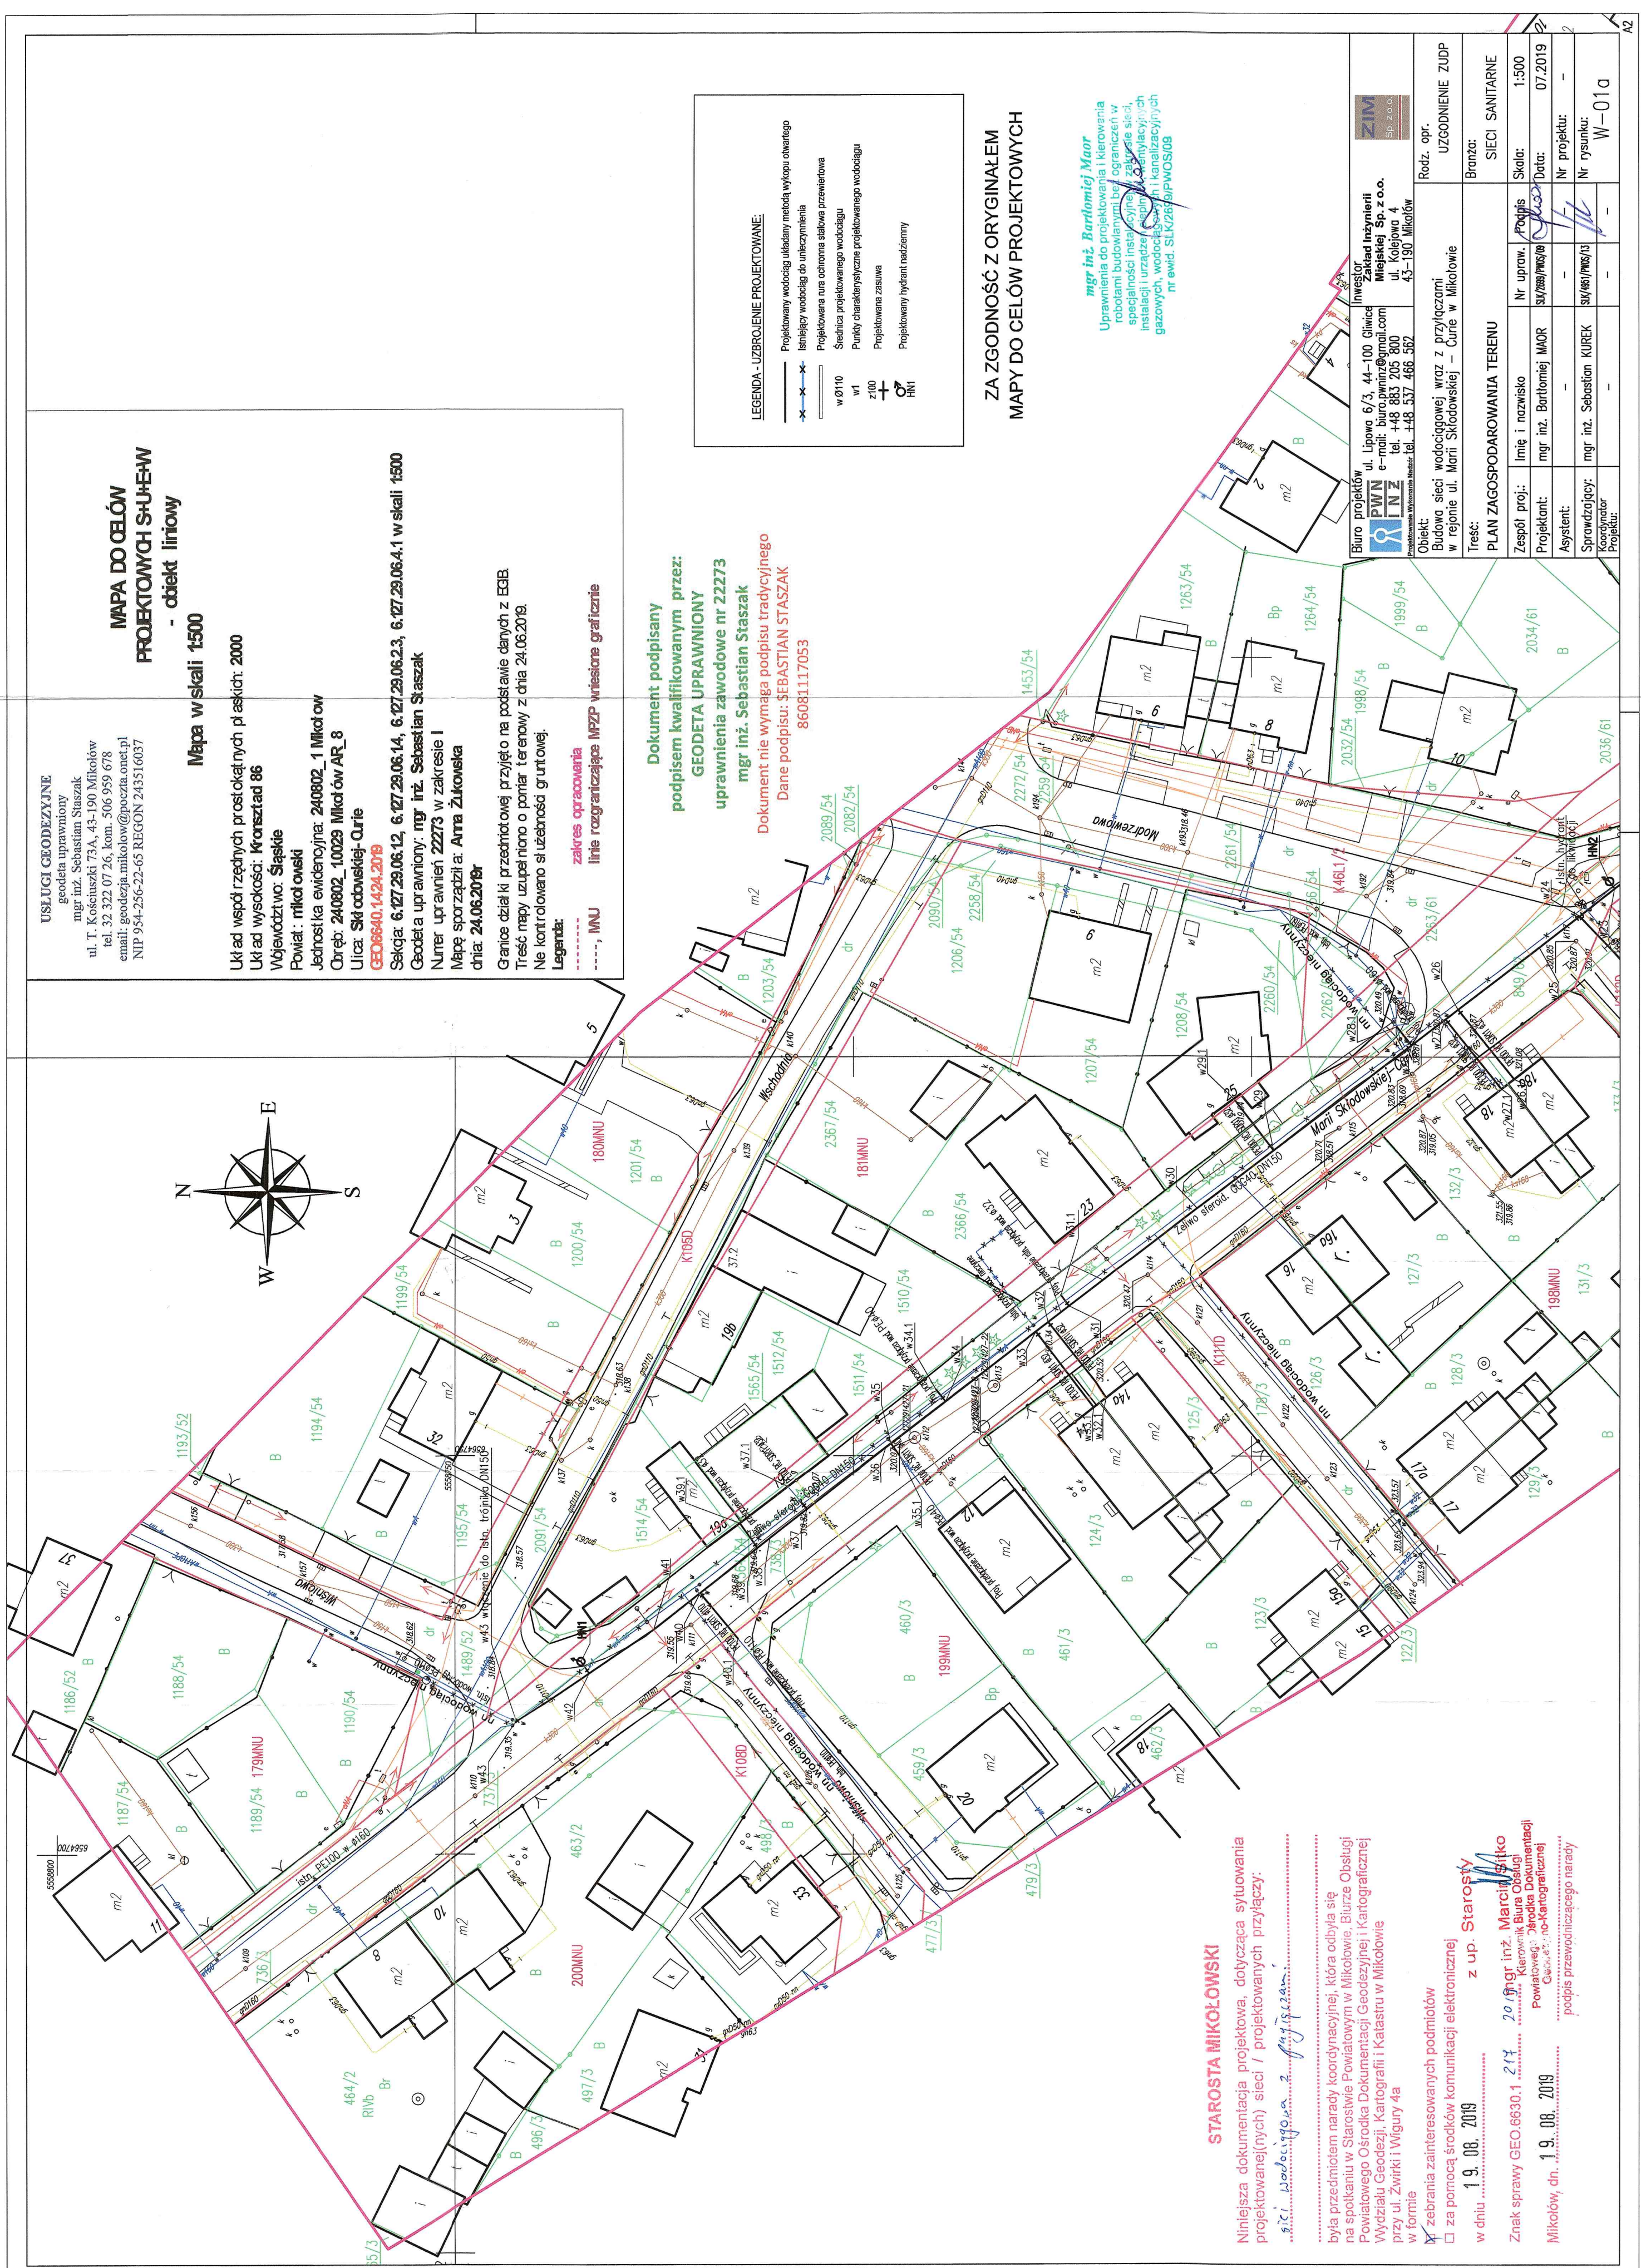

**STAROSTA MIKOŁOWSKI**  
 Niniejsza dokumentacja projektowa, dotycząca sytuowania projektowanej(nych) sieci / projektowanych przyłączy:  
 sieci wodociągowej z przyłączami  
 była przedmiotem narady koordynacyjnej, która odbyła się na spotkaniu w Starostwie Powiatowym w Mikołowie, Biurowo Powiatowego Ośrodka Dokumentacji Geodezyjnej i Kartograficznej Wydziału Geodezji, Kartografii i Katastru w Mikołowie przy ul. Zwirki i Wigury 4a w formie:  
 zebrań zainteresowanych podmiotów  
 za pomocą środków komunikacji elektronicznej  
 w dniu 19.08.2019 z up. Starosty  
 Znak sprawy GEO.6630.1.217.20 (mgr inż. Marcin Siatko, Kierownik Biura Obsługi Powiatowego Zjednoczenia Geodezji i Kartograficznej) Mikołów, dn. 19.08.2019 podpis przewodniczącego narady