


531-233-073

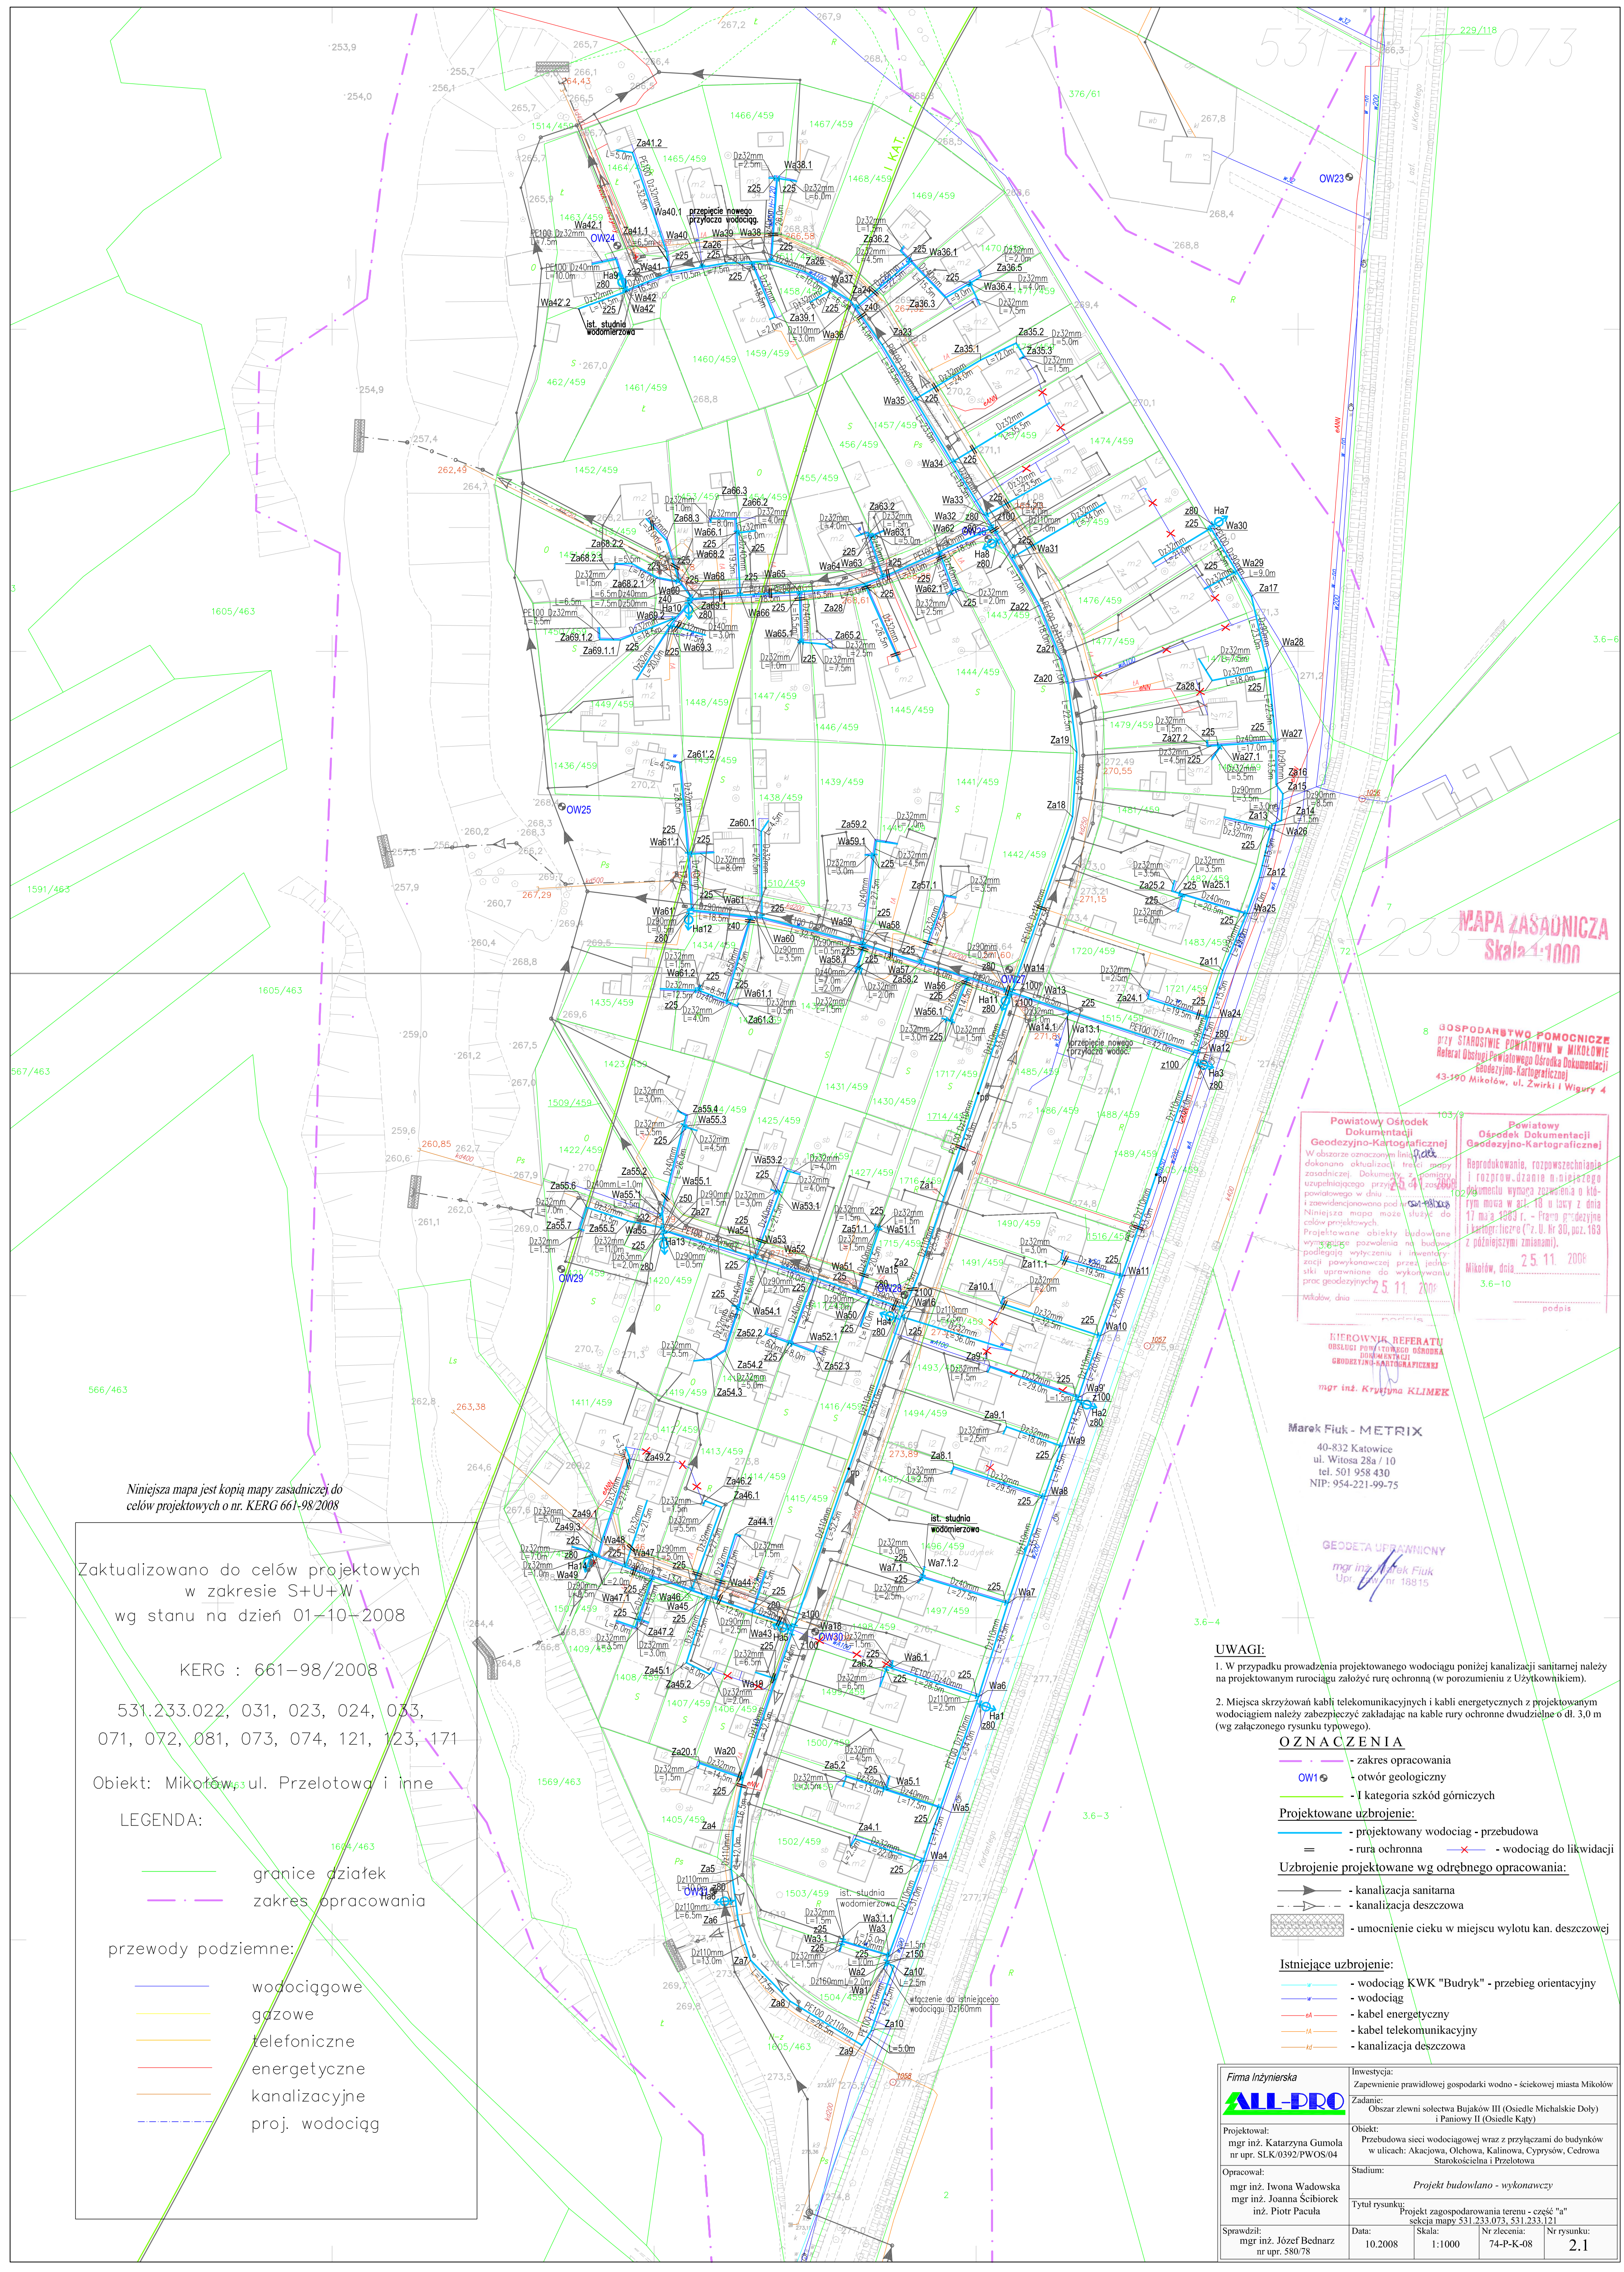

MAPA ZASADNICZA
Skala 1:1000

8 GOSPODARSTWO POMOCCNE
PRZY STAROSTWIE POWIATOWYM W MIKOLOWIE
Rezerwa Obslugi Powiatowego Ośrodka Dokumentacji
Inżyniersko-Kartograficznej
43-500 Mikolow, ul. Zwirki i Wigury 4

Powiatowy Ośrodek Dokumentacji Geodezyjno-Kartograficznej
W obszarze oznaczonej linią czerwoną dokonano aktualizacji treści planu zasadniczego Dokumentacji z pominięciem uzupełnień projektu z dnia 2008-08-14 i zawiadomiono pod tym tytułem. Niniejsza mapa może służyć do celów projektowych. Projektowane obiekty budowane wyłącznie po uzyskaniu na budowę pozwolenia wyłączenia i inwentaryzacji powiatowego zarządcy, jednakże służy uprawnione do wykorzystania przez geodezyjnych 25.11.2008
Mikolow, dnia 25.11.2008
3.6-10
podpis

BIUROWIENI REFERATU
PLANOWANIE I OŚRODEK
GOSPODARSTWA POMOCCNEJ
mgr inż. Krystyna KLIMBEK

Marek Fiuł - METRIX
40-832 Katowice
ul. Witosa 28a / 10
tel. 501 958 430
NIP: 954-221-99-75

GEODETA UPRAWNIONY
mgr inż. Marek Fiuł
Upr. nr 18815

Niniejsza mapa jest kopią mapy zasadniczej do celów projektowych o nr. KERK 661-98/2008

Zaktualizowano do celów projektowych w zakresie S+U+W wg stanu na dzień 01-10-2008

KERK : 661-98/2008

531.233.022, 031, 023, 024, 033, 071, 072, 081, 073, 074, 121, 123, 171

Objekt: Mikolow, ul. Przelotowa i inne

LEGENDA:

— granice działek
— zakres opracowania

przewody podziemne:
— wodociągowe
— gazowe
— telefoniczne
— energetyczne
— kanalizacyjne
— proj. wodociąg

UWAGI:
1. W przypadku prowadzenia projektowanego wodociągu poniżej kanalizacji sanitarnej należy na projektowanym rurociągu zastosować rurę ochronną (w porozumieniu z Uzycielnikiem).
2. Miejsca skrzyżowań kabli telekomunikacyjnych i kabli energetycznych z projektowanym wodociągiem należy zabezpieczyć zakładając na kablu rury ochronne dwudzielne o dt. 3,0 m (wg załączonego rysunku typowego).

OZNACZENIA

- zakres opracowania
- OW1 — otwór geologiczny
- I kategoria szkód górnictwa
- Projektowane uzbrojenie:
— projektowany wodociąg - przebudowa
— rura ochronna — wodociąg do likwidacji
- Uzbrojenie projektowane wg odrębnego opracowania:
— kanalizacja sanitarna
— kanalizacja deszczowa
— umocnienie ciekłu w miejscu wylotu kan. deszczowej
- Istniejące uzbrojenie:
— wodociąg KWK "Budyk" - przebieg orientacyjny
— wodociąg
— kabel energetyczny
— kabel telekomunikacyjny
— kanalizacja deszczowa

Firma Inżynierska ALL-PRO	Investycja: Zapewnienie prawidłowej gospodarki wodno - ściekowej miasta Mikolow
Projektował: mgr inż. Katarzyna Gumola nr upr. SLK.0392/PWOS/04	Zadanie: Obszar zlewni sołectwa Bujaków III (Osiedle Michalskie Doby) i Paniewy II (Osiedle Katy)
Opracował: mgr inż. Iwona Wadowska mgr inż. Joanna Sebiarek inż. Piotr Pacuła	Stadium: Projekt budowlano - wykonawczy
Sprawił: mgr inż. Józef Bednarz nr upr. 580/78	Tytuł rysunku: Projekt zagospodarowania terenu - część "a" sekcja mapy 531.233.073, 531.233.121
Data: 10.2008	Skala: 1:1000
Nr zlecenia: 74-P-K-08	Nr rysunku: 2.1