

128.29.11.4

6.128.29.12.3

128.29.16.2

6.128.29.17.1


**MAPA DO CELÓW PROJEKTOWYCH**  
 "GEO-COM" M. Juszczyk & B. Zemia s.j.  
 ul. Szpitalna 8, 44-190 Knurow

Miasto: Mikołów ul. Paprotek  
 Województwo: śląskie  
 ark. mapy zas.: 6.128.29.17.1; 6.128.29.12.3; 6.128.29.16.2  
 KERG.021-493/2010  
 data: 06.03.2011  
 skala: 1:500

proj. sieć teletechniczna: ZUD nr 34/2011  
 proj. sieć elektroenergetyczna: ZUD nr 146/2010  
 proj. sieć elektroenergetyczna: ZUD nr 468/2010  
 proj. sieć kanalizacyjna: ZUD nr 269/2008  
 ZUD nr 338/2008  
 ZUD nr 55/2005  
 ZUD nr 206/2002

x=5561900.00  
y=6565800.00

x=5561700.00  
y=6566100.00

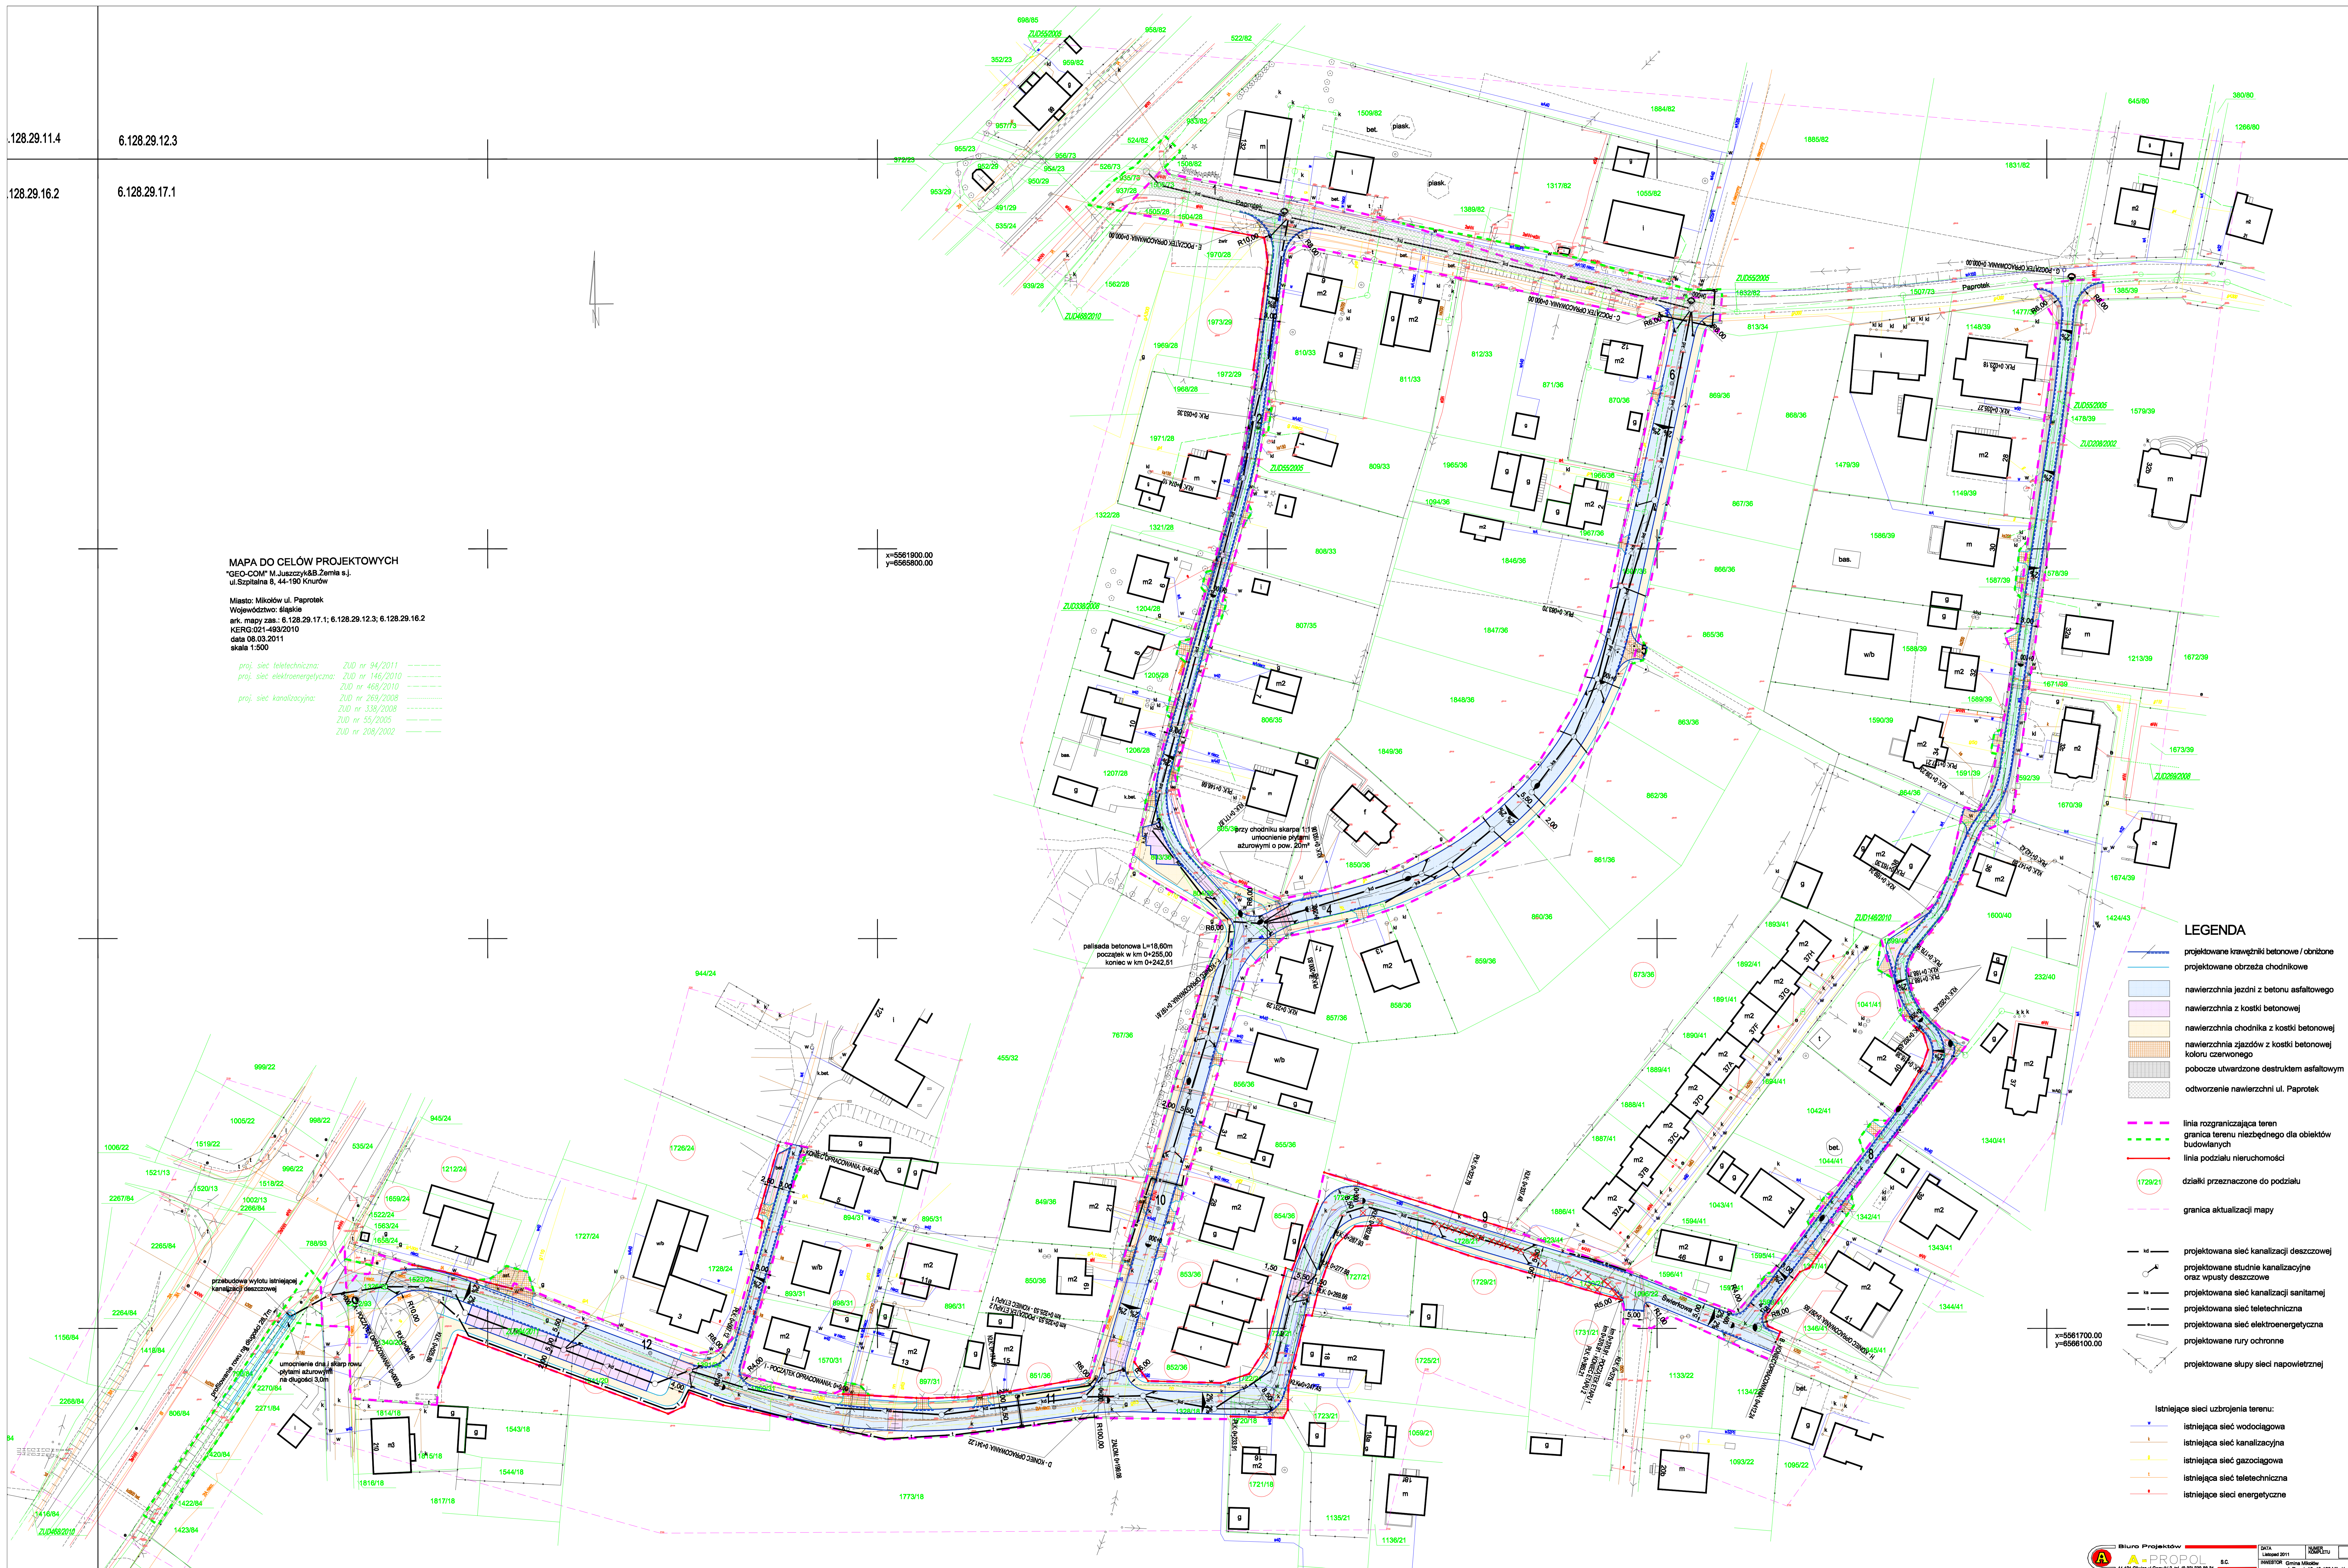

**LEGENDA**

- projektowane krawężniki betonowe / obrzeża
  - projektowane obrzeża chodnikowe
  - nawierzchnia jezdni z betonu asfaltowego
  - nawierzchnia z kostki betonowej
  - nawierzchnia chodnika z kostki betonowej
  - nawierzchnia zjazdów z kostki betonowej koloru czerwonego
  - pobocze utwardzone destruktem asfaltowym
  - odwrotzenie nawierzchni ul. Paprotek
  - linia rozgraniczająca teren
  - granica terenu niezbędnego dla obiektów budowlanych
  - linia podziału nieruchomości
  - 1729/21
  - granica aktualizacji mapy
  - projektowana sieć kanalizacji deszczowej
  - projektowane studnie kanalizacyjne oraz wpusty deszczowe
  - projektowana sieć kanalizacji sanitarnej
  - projektowana sieć teletechniczna
  - projektowana sieć elektroenergetyczna
  - projektowane rury ochronne
  - projektowane słupy sieci napowietrznej
- Istniejące sieci uzbrojenia terenu:
- istniejąca sieć wodociągowa
  - istniejąca sieć kanalizacyjna
  - istniejąca sieć gazociągowa
  - istniejąca sieć teletechniczna
  - istniejąca sieć energetyczna

Biurowo Projektowe		DATA: 06.03.2011		MISKOWICE	
ul. Szpitalna 8, 44-190 Knurow		M. Juszczyk & B. Zemia s.j.		ul. Rynek 15, 43-190 Mikołów	
KIEROWNIK: M. Juszczyk		PROJEKTOWAŁ: B. Zemia		INŻYNIER: C. Mikołajczyk	
OPRACOWAŁ: M. Juszczyk		KORREGOWAŁ: B. Zemia		WYKONAŁ: M. Juszczyk	
SKALA: 1:500		PRZEKROJE: Kanałowe		SYTUACJA: Projekt zagospodarowania	
1:500		Kanałowe		02	