


SIECI WODOCIĄGOWEJ WRAZ Z PRZYŁĄCZAMI DO BUDYNKÓW W REJONIE ULIC:  
 PODLESKA, WIOSENNA, CZEREŚNIOWA, BAZIOWA, JAGODOWA, POPRZECZNA, TABOROWA KĘPA, SZAROTEK, STAROPODLESKA, WSPÓLNA, ROLNICZA ORAZ 27 STYCZNIA W MIKOŁOWIE"

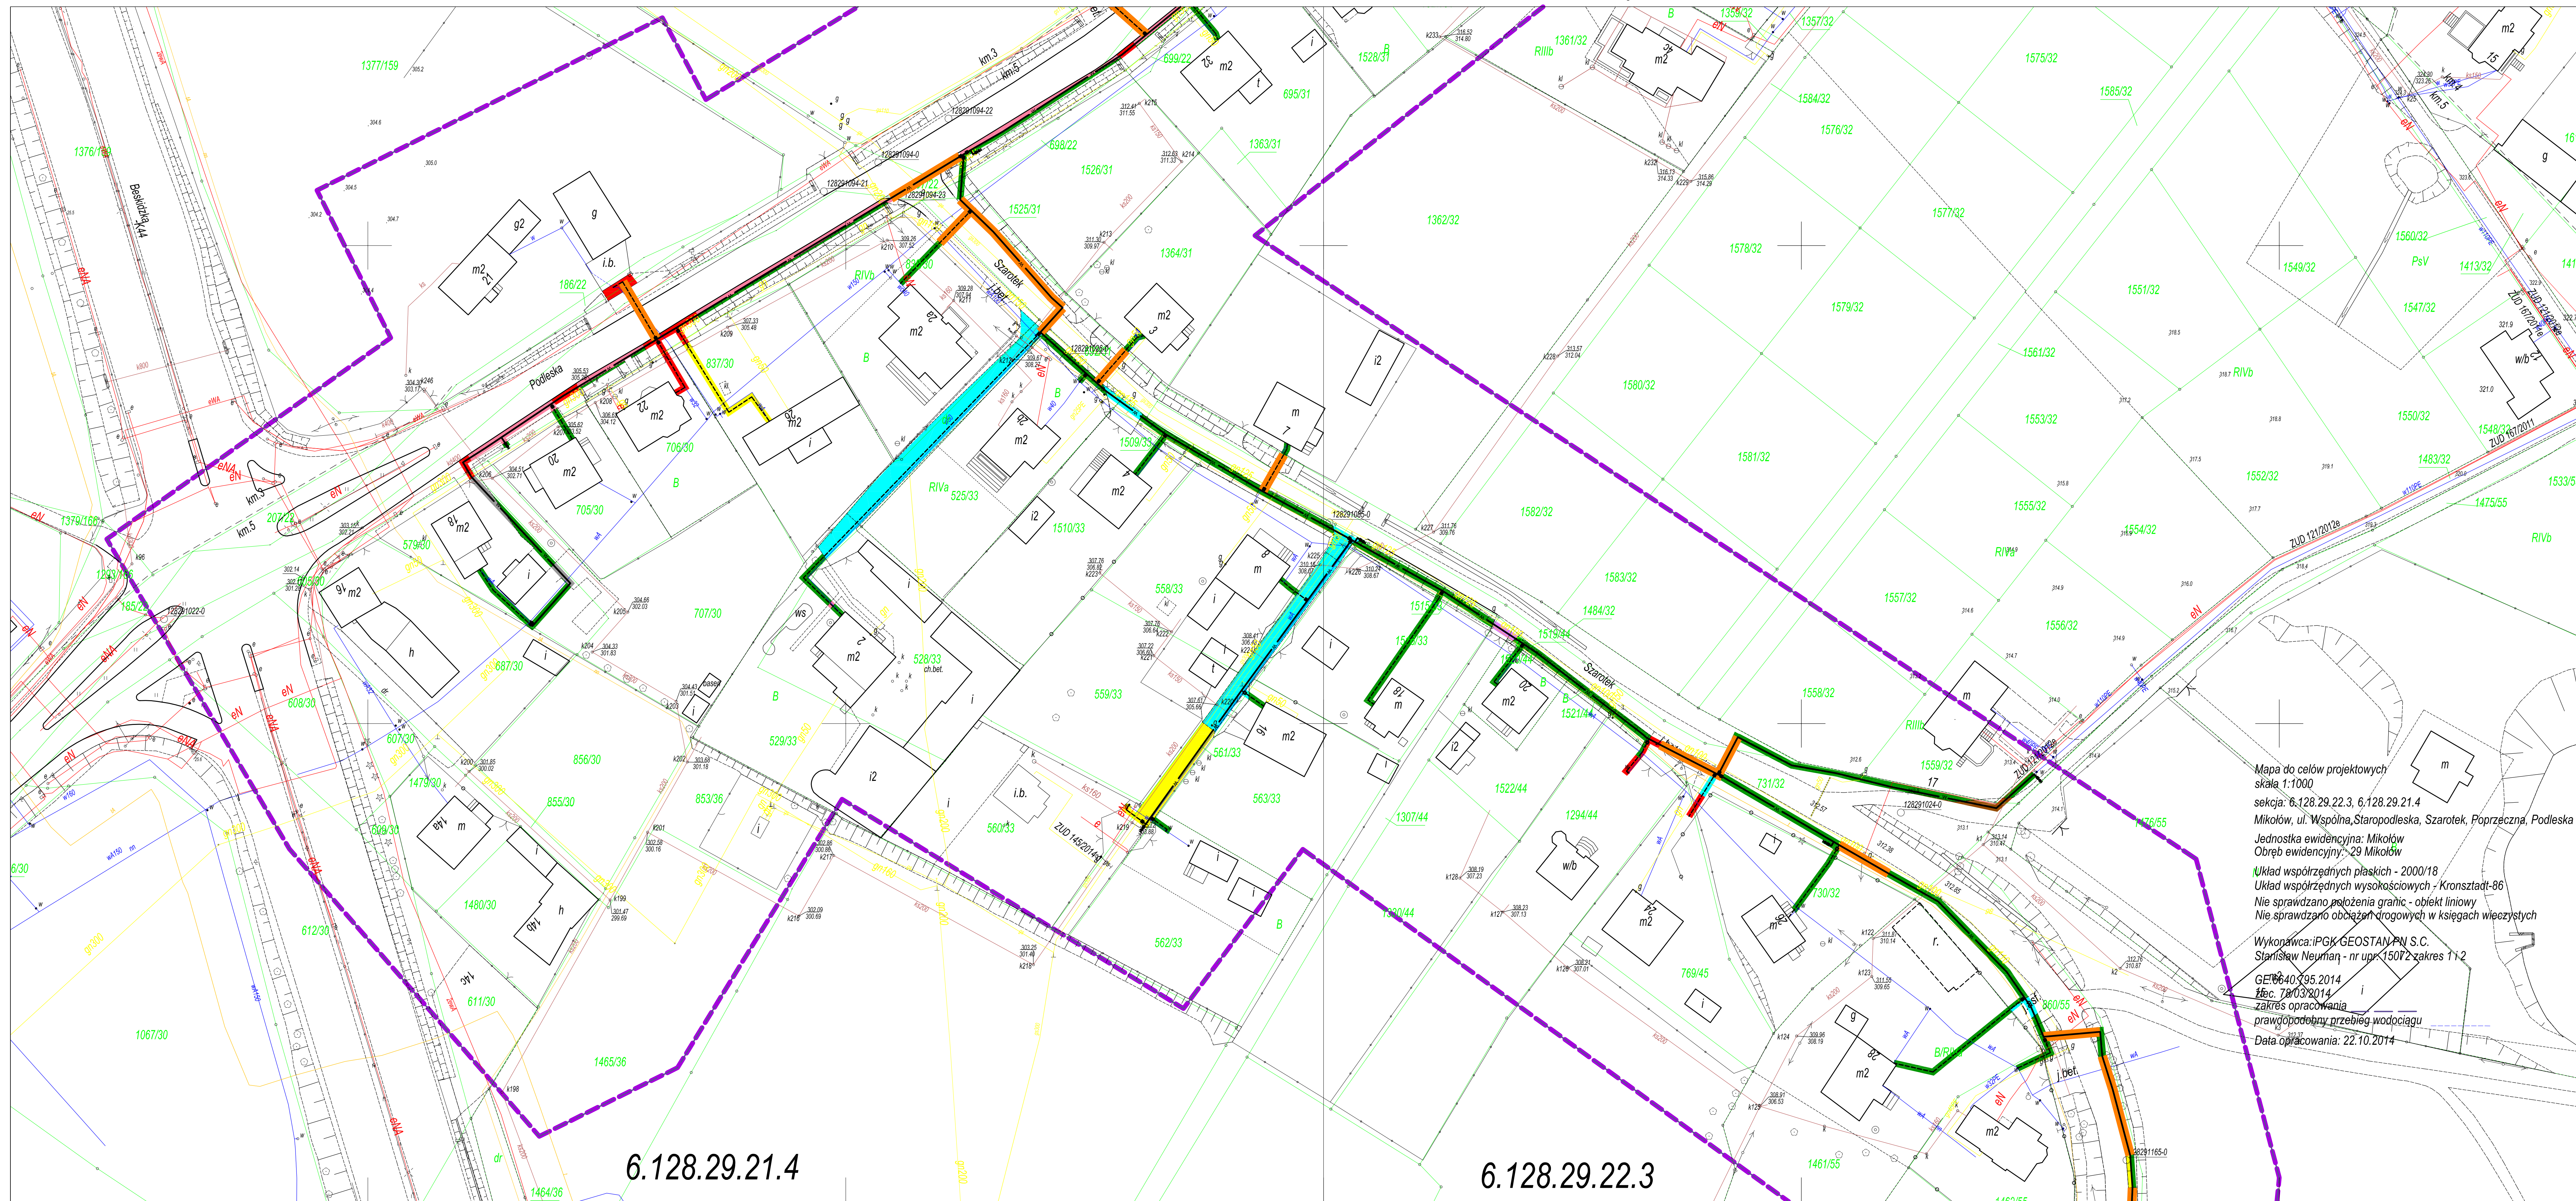

|               |               |               |
|---------------|---------------|---------------|
| 6.128.29.16.2 | 6.128.29.17.1 | 6.128.29.17.2 |
| 6.128.29.16.4 | 6.128.29.17.3 | 6.128.29.17.4 |
| 6.128.29.17.2 | 6.128.29.17.3 | 6.128.29.22.2 |
| 6.128.29.21.4 | 6.128.29.22.3 | 6.128.29.22.4 |
| 6.127.29.01.2 | 6.127.29.02.1 | 6.127.29.02.2 |
| 6.127.29.01.4 | 6.127.29.02.3 | 6.127.29.02.4 |
| 6.127.29.06.2 | 6.127.29.07.1 | 6.127.29.07.2 |

- ODTWARZENIE NAWIERZCHNI:**
- odtworzenie nawierzchni z betonu asfaltowego (drogi gminne)
  - odtworzenie nawierzchni z tłucznia (drogi gminne, wjazdy i drogi wew.)
  - odtworzenie nawierzchni z kostki granitowej (drogi gminne, wjazdy i drogi wew.)
  - odtworzenie nawierzchni z płyt betonowych pełnych (drogi gminne, wjazdy i drogi wew.)
  - odtworzenie nawierzchni z betonu asfaltowego (wjazdy i drogi wew.)
  - odtworzenie nawierzchni z betonu cementowego (wjazdy i drogi wew.)
  - odtworzenie nawierzchni z kostki betonowej (wjazdy i drogi wew.)
  - odtworzenie nawierzchni dróg gruntowych i poboczy utwardzanych kruszywem
  - odtworzenie nawierzchni poboczy utwardzanych frezrem
  - odtworzenie nawierzchni poboczy utwardzanych kostką betonową
  - odtworzenie nawierzchni chodników z kostki betonowej
  - odtworzenie nawierzchni chodników z płyt betonowych
  - odtworzenie nawierzchni nieutwardzonych - teren zielony

- LEGENDA:**
- OBIEKTY PROJEKTOWANE:**
- projektowana sieć wodociągowa, zasawa, hydrant
  - projektowana sieć wodociągowa - przyłącza do budynków
  - metoda bezwykopowa
  - zakres objęty projektem

Mapa do celów projektowych  
 skala 1:1000  
 sekcja: 6.128.29.22.3, 6.128.29.21.4  
 Mikołów, ul. Wspólna, Staropodleska, Szarotek, Poprzeczna, Podleska  
 Jednostka ewidencyjna: Mikołów  
 Obręb ewidencyjny: 29 Mikołów  
 Układ współrzędnych płaskich - 2000/18  
 Układ współrzędnych wysokościowych - Kronsztadt-86  
 Nie sprawdzano położenia granic - obiekt liniowy  
 Nie sprawdzano obciążań drogowych w księgach wieczystych  
 Wykonawca: PGK GEOSTAN PN S.C.  
 Stanisław Neuman - nr upr. 15072 zakres 1 i 2  
 GEOSTAN PN S.C. 2014  
 Iloc. 78033014  
 zakres opracowania  
 prawidłowy przebieg wodociągu  
 Data opracowania: 22.10.2014

|   |   |              |   |                                |                |
|---|---|--------------|---|--------------------------------|----------------|
| Zakres i treść projektu   |   |              |   |                                |                |
| WYKONANIE DOKUMENTACJI PROJEKTOWO-KOSZTORYSOWEJ SIECI WODOCIĄGOWEJ WRAZ Z PRZYŁĄCZAMI DO BUDYNKÓW I ODTWARZENIEM NAWIERZCHNI OBEJMUJĄCYM REJON ULIC: PODLESKA, WIOSENNA, CZEREŚNIOWA, BAZIOWA, JAGODOWA, POPRZECZNA, TABOROWA KĘPA, SZAROTEK, STAROPODLESKA, WSPÓLNA, ROLNICZA ORAZ 27 STYCZNIA W MIKOŁOWIE |   |              |   |                                |                |
| Opis:   | SIEĆ WODOCIĄGOWA WRAZ Z PRZYŁĄCZAMI DO BUDYNKÓW | Skala:       | 1:500                                     | Data:                          | 09.2015        |
| Projektant:   | PROJEKT ODTWARZENIA NAWIERZCHNI                 | Projektant:  | M. KARCEWICZ                              | Uprawnienie:                   | SIK5676 POOD14 |
| Wykonawca:  | PGK GEOSTAN PN S.C.                             | Wykonawca:   | A. HAWRYLIEWICZ                           | Uprawnienie:                   | SIK0047 POOS14 |
| Opis:   | Projekt zagospodarowania terenu                 | Opis:        | Zakład Inżynierii Miejskiej Spółka z o.o. | ul. Kolejowa 4, 43-190 Mikołów |                |
| Opis:   | Arkusz nr 3.1                                   |              |   |                                |                |
| Baza: DROGOWA   |   | Nr projektu: | D2-588-CR-000-103.1-A                     | M. strony:                     | 588/2014       |
| <b>HYDROSAN</b> BIURO PROJEKTÓW GOSPODARKI WODNO-ŚCIEKOWEJ sp. z o.o.<br>ul. 101 GILNICE, UL. SENKIEWICZA 10, TEL. 10321 231 00 81  |   |              |   |                                |                |