

USŁUGI GEODEZYJNE
 geodeta uprawniony
 mgr inż. Sebastian Staszak
 ul. T. Kościuszki 73A, 43-190 Mikołów
 tel. 32 322 07 26, kom. 506 959 678
 email: geodezja.mikolow@poczta.onet.pl
 NIP 954-256-22-65 REGON 243516037

**MAPA DO CELÓW
 PROJEKTOWYCH S-UEHW
 - odcinek liniowy**

Mapa w skali 1:500

Układ współrzędnych prostokątnych p i aszków: 2000

Układ wysokości: Kransztad 86

Wjewództwo: Śląskie

Powiat: mikołowski

Jednostka ewidencyjna: 240802_1 Mikołów

Orędowność: 240802_10031 Makre AR_3

Ulica: Podgórzna

GEO6640.1424.2179

Sekcja: różne w skali 1:500

Geodeta uprawniony: mgr inż. Sebastian Staszak

Numer uprawnień: 22273 w zakresie 1

Mapę sporządził: Anna Żukowska

dnia: 25.06.2019r

Granice działki przedmiotowej przyjęto na podstawie danych z EGB.

Treść mapy uzupełniono o pomiar terenowy z dnia 25.06.2019.

Na kort rdnowano si użebności gruntovej.

Legenda:

-----, IMU

-----, B

-----, B


Dokument podpisany
 podpisem kwalifikowanym przez:
GEODETA UPRAWNIONY
 uprawnień zawodowych nr 22273
 mgr inż. Sebastian Staszak
 Dokument nie wymaga podpisu tradycyjnego
 Dane podpisu: SEBASTIAN STASZAK
 86081117053

**ZA ZGODNOŚĆ Z ORYGINAŁEM
 MAPY DO CELÓW PROJEKTOWYCH**

mgr inż. Bartłomiej Maor
 Uprawnienia do projektowania i kierowania
 robotami budowlanymi w zakresie sieci,
 specjalności i instalacji w zakresie sieci,
 instalacji i urządzeń cieplnych, wentylacyjnych,
 gazowych, wodociagowych i kanalizacyjnych
 nr ewid. SLK.5333.PWOS/cg

STAROSTA MIKOŁOWSKI
 Niniejsza dokumentacja projektowa, dotycząca sytuowania
 projektowanej (nych) sieci / projektowanych przyłączy:

Sic! wodociagowa 2. 19.08.2019.
 była przedmiotem, narady koordynacyjnej, która odbyła się
 na spotkaniu w Starostwie Powiatowym w Mikołowie, Biurze Obsługi
 Powiatowego Ośrodka Dokumentacji Geodezyjnej i Kartograficznej
 Wydział Geodezji, Kartografii i Katastru w Mikołowie
 przy udziale i Wigury 4a
 w formie
 z udziałem zainteresowanych podmiotów
 z zaopiniacją środków komunikacji elektronicznej
 w dniu 19.08.2019.
 Link sprawy GEO.6630.1
 mgr inż. Marcin Sitko
 Kierownik Biura Obsługi
 Powiatowego Ośrodka Dokumentacji
 Geodezyjnej i Kartograficznej
 Mikołów, dn. 19.08.2019
 podpis przewodniczącego narady

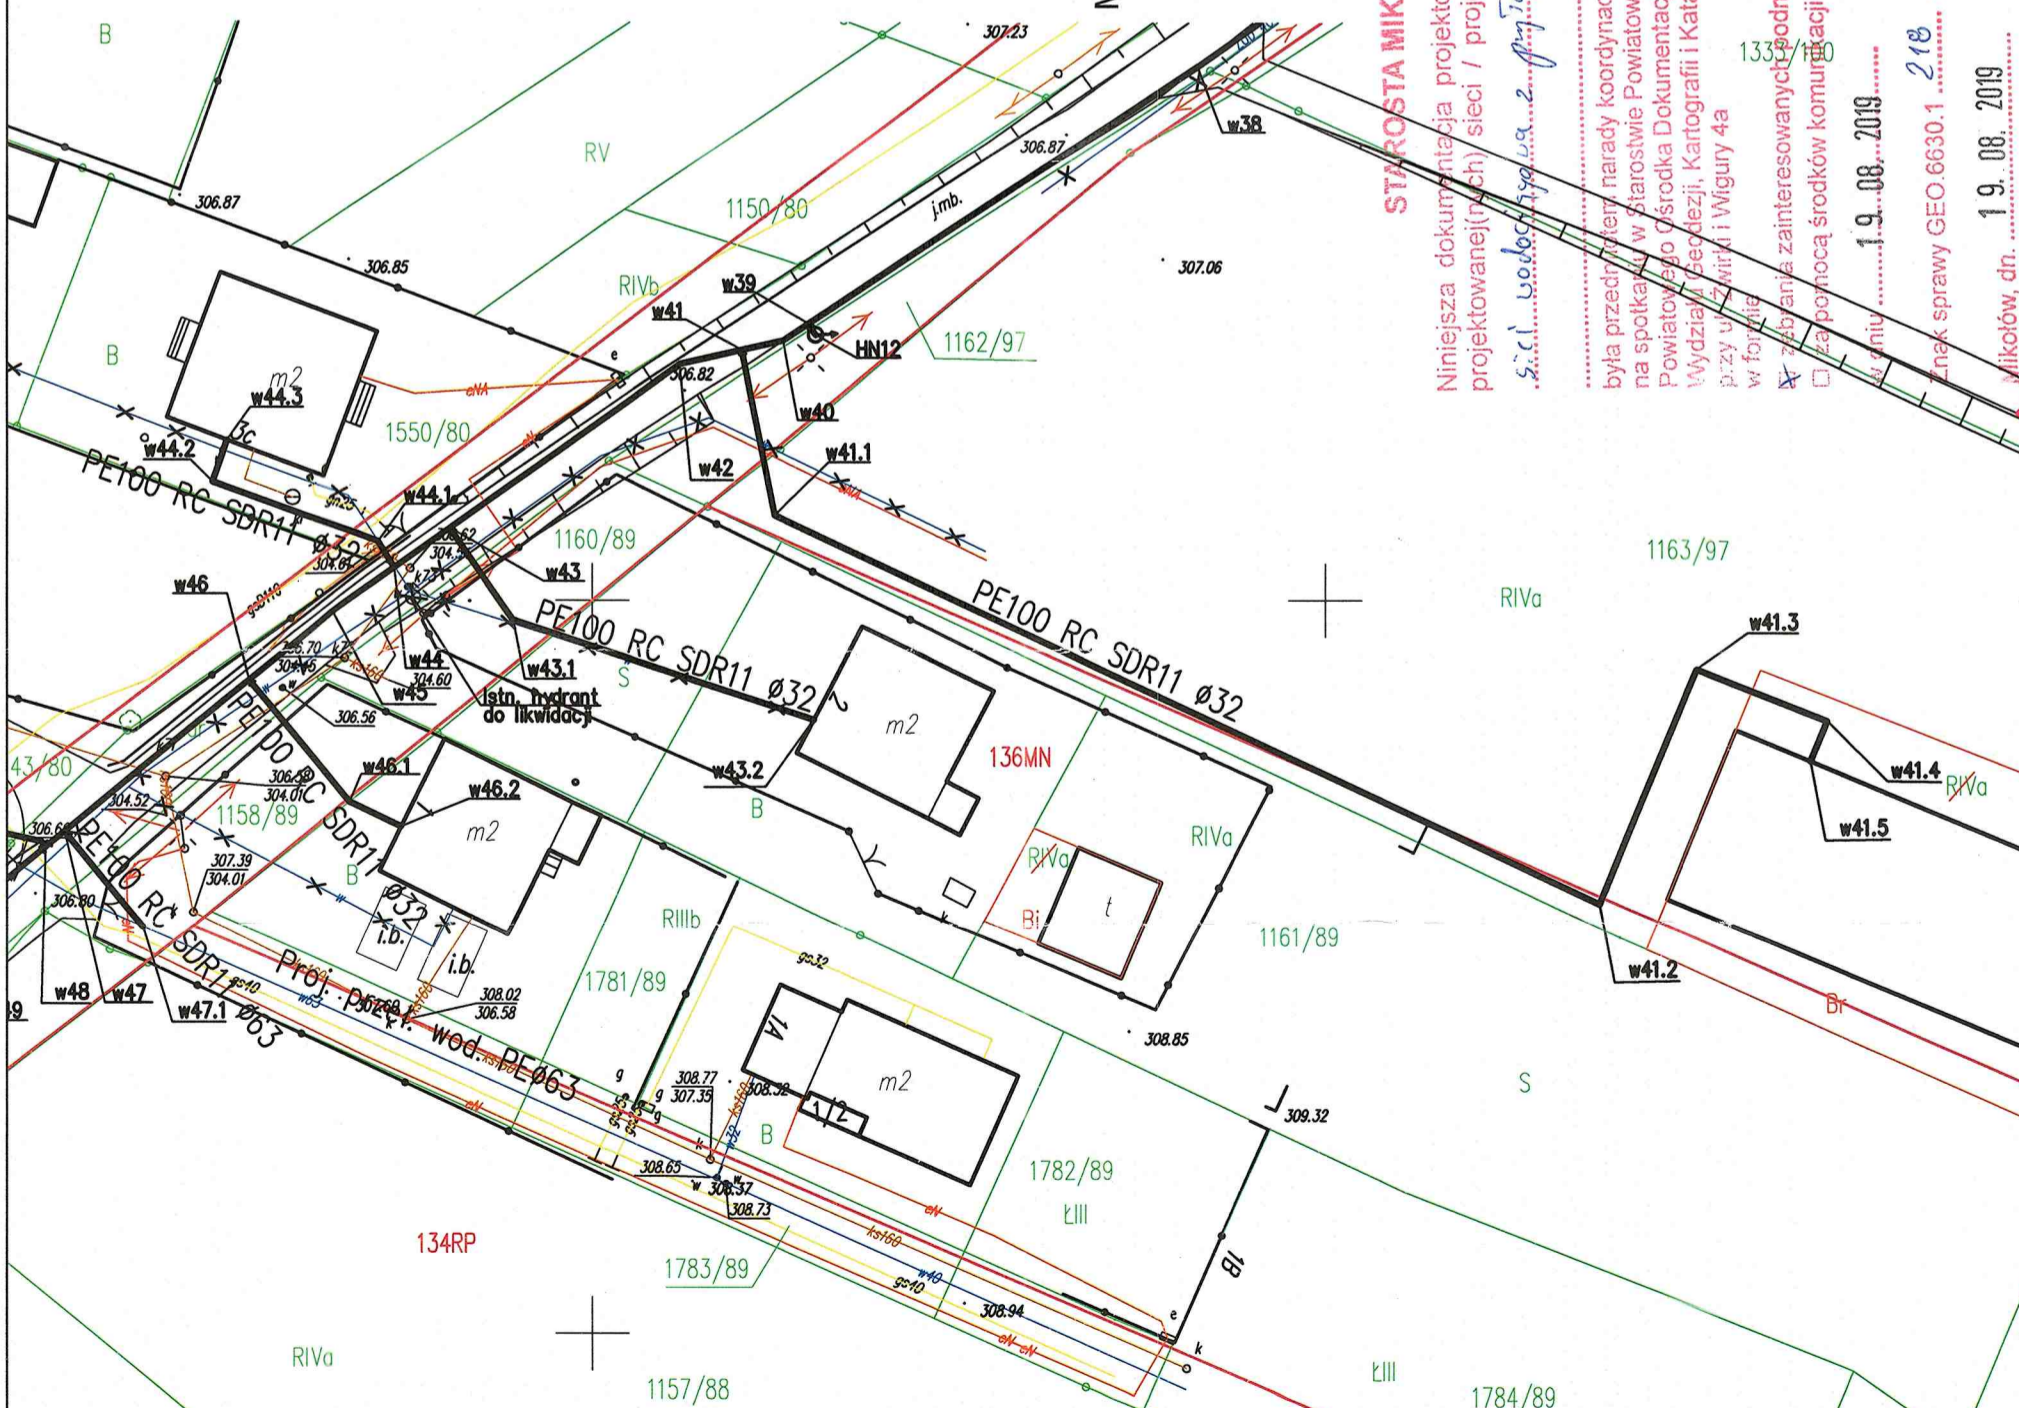

LEGENDA - UZBROJENIE PROJEKTOWANE:

| | |
|--|--|
| | Projektowany wodociąg układany metodą wykopu otwartego |
| | Istniejący wodociąg do unieczynnienia |
| | Projektowana rura ochronna stalowa |
| | Średnica projektowanego wodociągu |
| | Punkty charakterystyczne projektowanego wodociągu |
| | Projektowana zasawa |
| | Projektowany hydrant nadziemny |

| | | | |
|--|--------------------------|---|-------------------|
| Biuro projektów ul. Lipowa 6/3, 44-100 Gliwice e-mail: biuro.pwiminz@gmail.com tel. +48 883 205 800 Projektowanie Wykonawstwo Instalacje: tel. +48 537 466 562 | | Inwestor: Zakład Inżynierii Miejskiej Sp. z o.o. ul. Kolejowa 4 43-190 Mikołów | |
| Rodz. opr. UZGODNIENIE ZUDP | | Branża: SIECI SANITARNE | |
| Treść: PLAN ZAGOSPODAROWANIA TERENU | | | |
| Zespół proj.: | Imię i nazwisko | Nr upraw. / Podpis | Skala: 1:500 |
| Projektant: | mgr inż. Bartłomiej MAOR | SLK/2889/PWS/19 | Data: 07.2019 |
| Asystent: | - | - | Nr projektu: - |
| Sprawdzający: | mgr inż. Sebastian KUREK | SLK/1851/PWS/13 | Nr rysunku: W-01a |
| Koordynator Projektu: | - | - | - |