


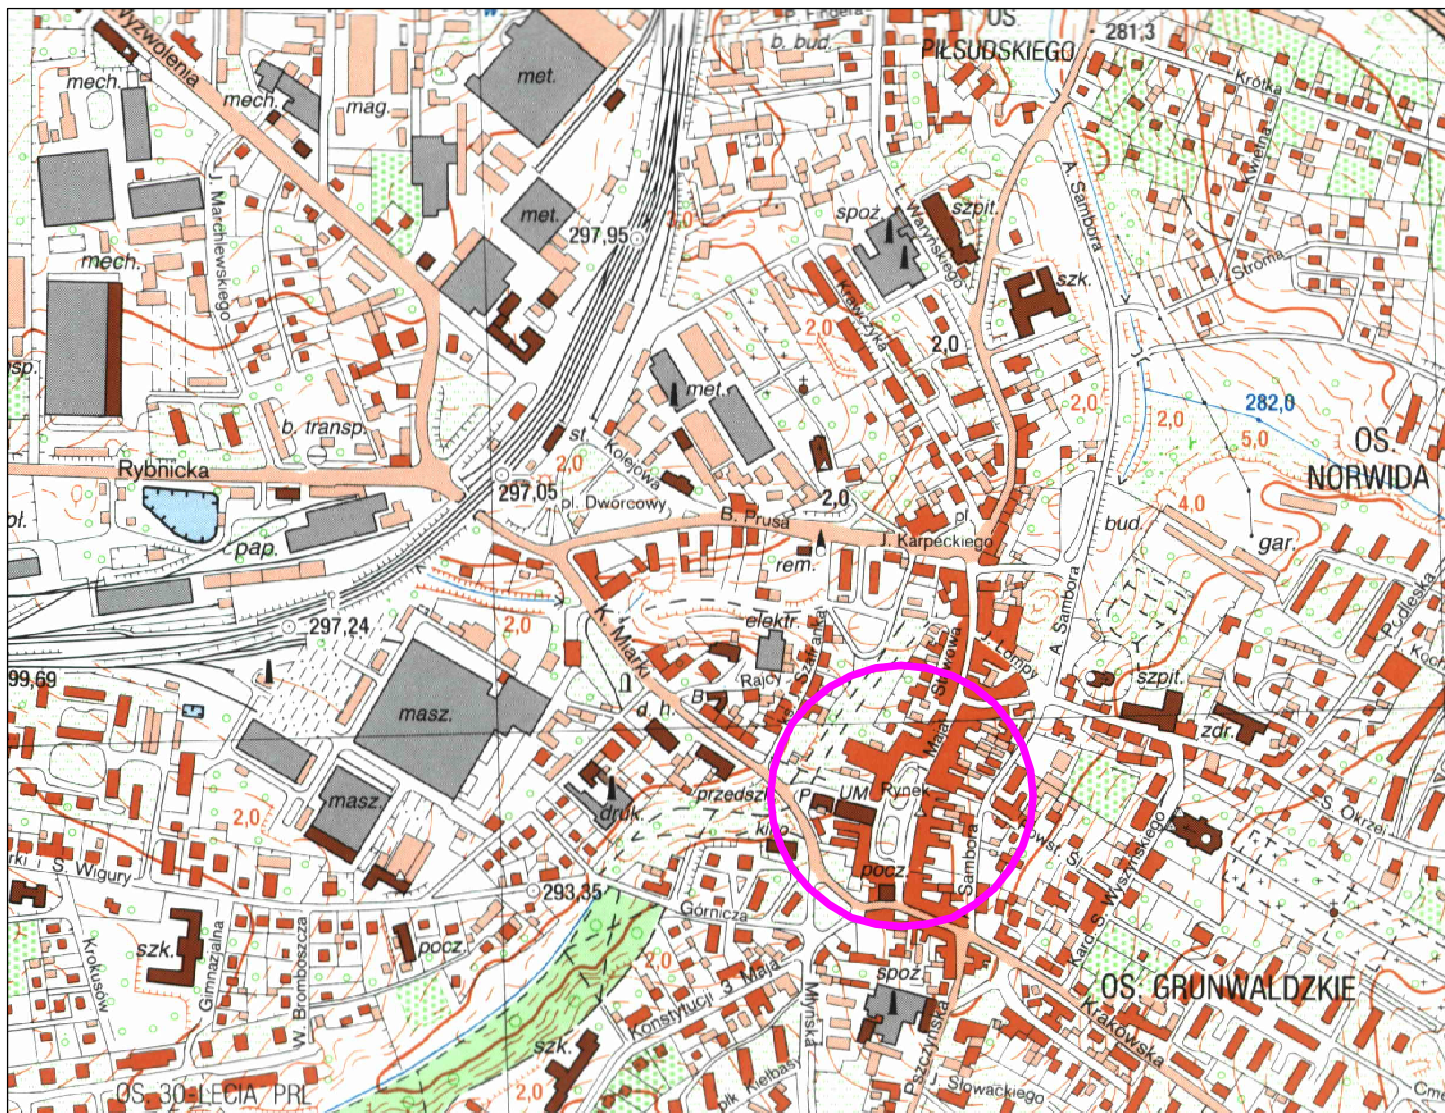

PROJEKTANT



BWP sp. z o.o.

ul. Strzemieszyńska 248
42-530 Dąbrowa Górnicza
tel. 032 260 17 19
tel. 662 135 701
tel. 661 134 997
www.e-bwp.pl
email: projekty@e-bwp.pl

INWESTOR:

Zakład Inżynierii Miejskiej Sp. z o.o.
ul. Kolejowa 4
43-190 Mikołów

OBIEKT:

Budowa sieci ciepłowniczej niskoparametrowej wraz z przyłączami do kamienic znajdujących się w centrum Miasta Mikołowa

TEMAT:

Projekt Budowlano - Wykonawczy

FAZA:

PBW

SKALA:

1:10 000

DATA

01-2019

NAZWA RYSUNKU:

Orientacja

BRANŻA:

S

PROJEKTANT:

IMIĘ NAZWISKO

NR UPRAW.

PODPIS

SPECJALNOŚĆ:

mgr inż. L. ADAMCZYK

SLK/2843/09

WOD-KAN-GAZ-CO

ZESPÓŁ
PROJEKTOWY:

mgr inż. A. STRZEMIŃSKA

SPRAWDZIŁ:

mgr inż. K. ADAMCZYK

SLK/3063/10

WOD-KAN-GAZ-CO

NINIEJSZY PROJEKT CHRONIONY JEST PRAWEM AUTORSKIM.
RYSUNEK ANI ŻADEN JEGO FRAGMENT NIE MOGĄ BYĆ
REPRODUKOWANE, POWIELANE LUB WYKORZYSTYWANE DO
INNYCH CELÓW BEZ PISEMNEJ ZGODY PRACOWNI.

TOM:

-

NR RYS:

02