


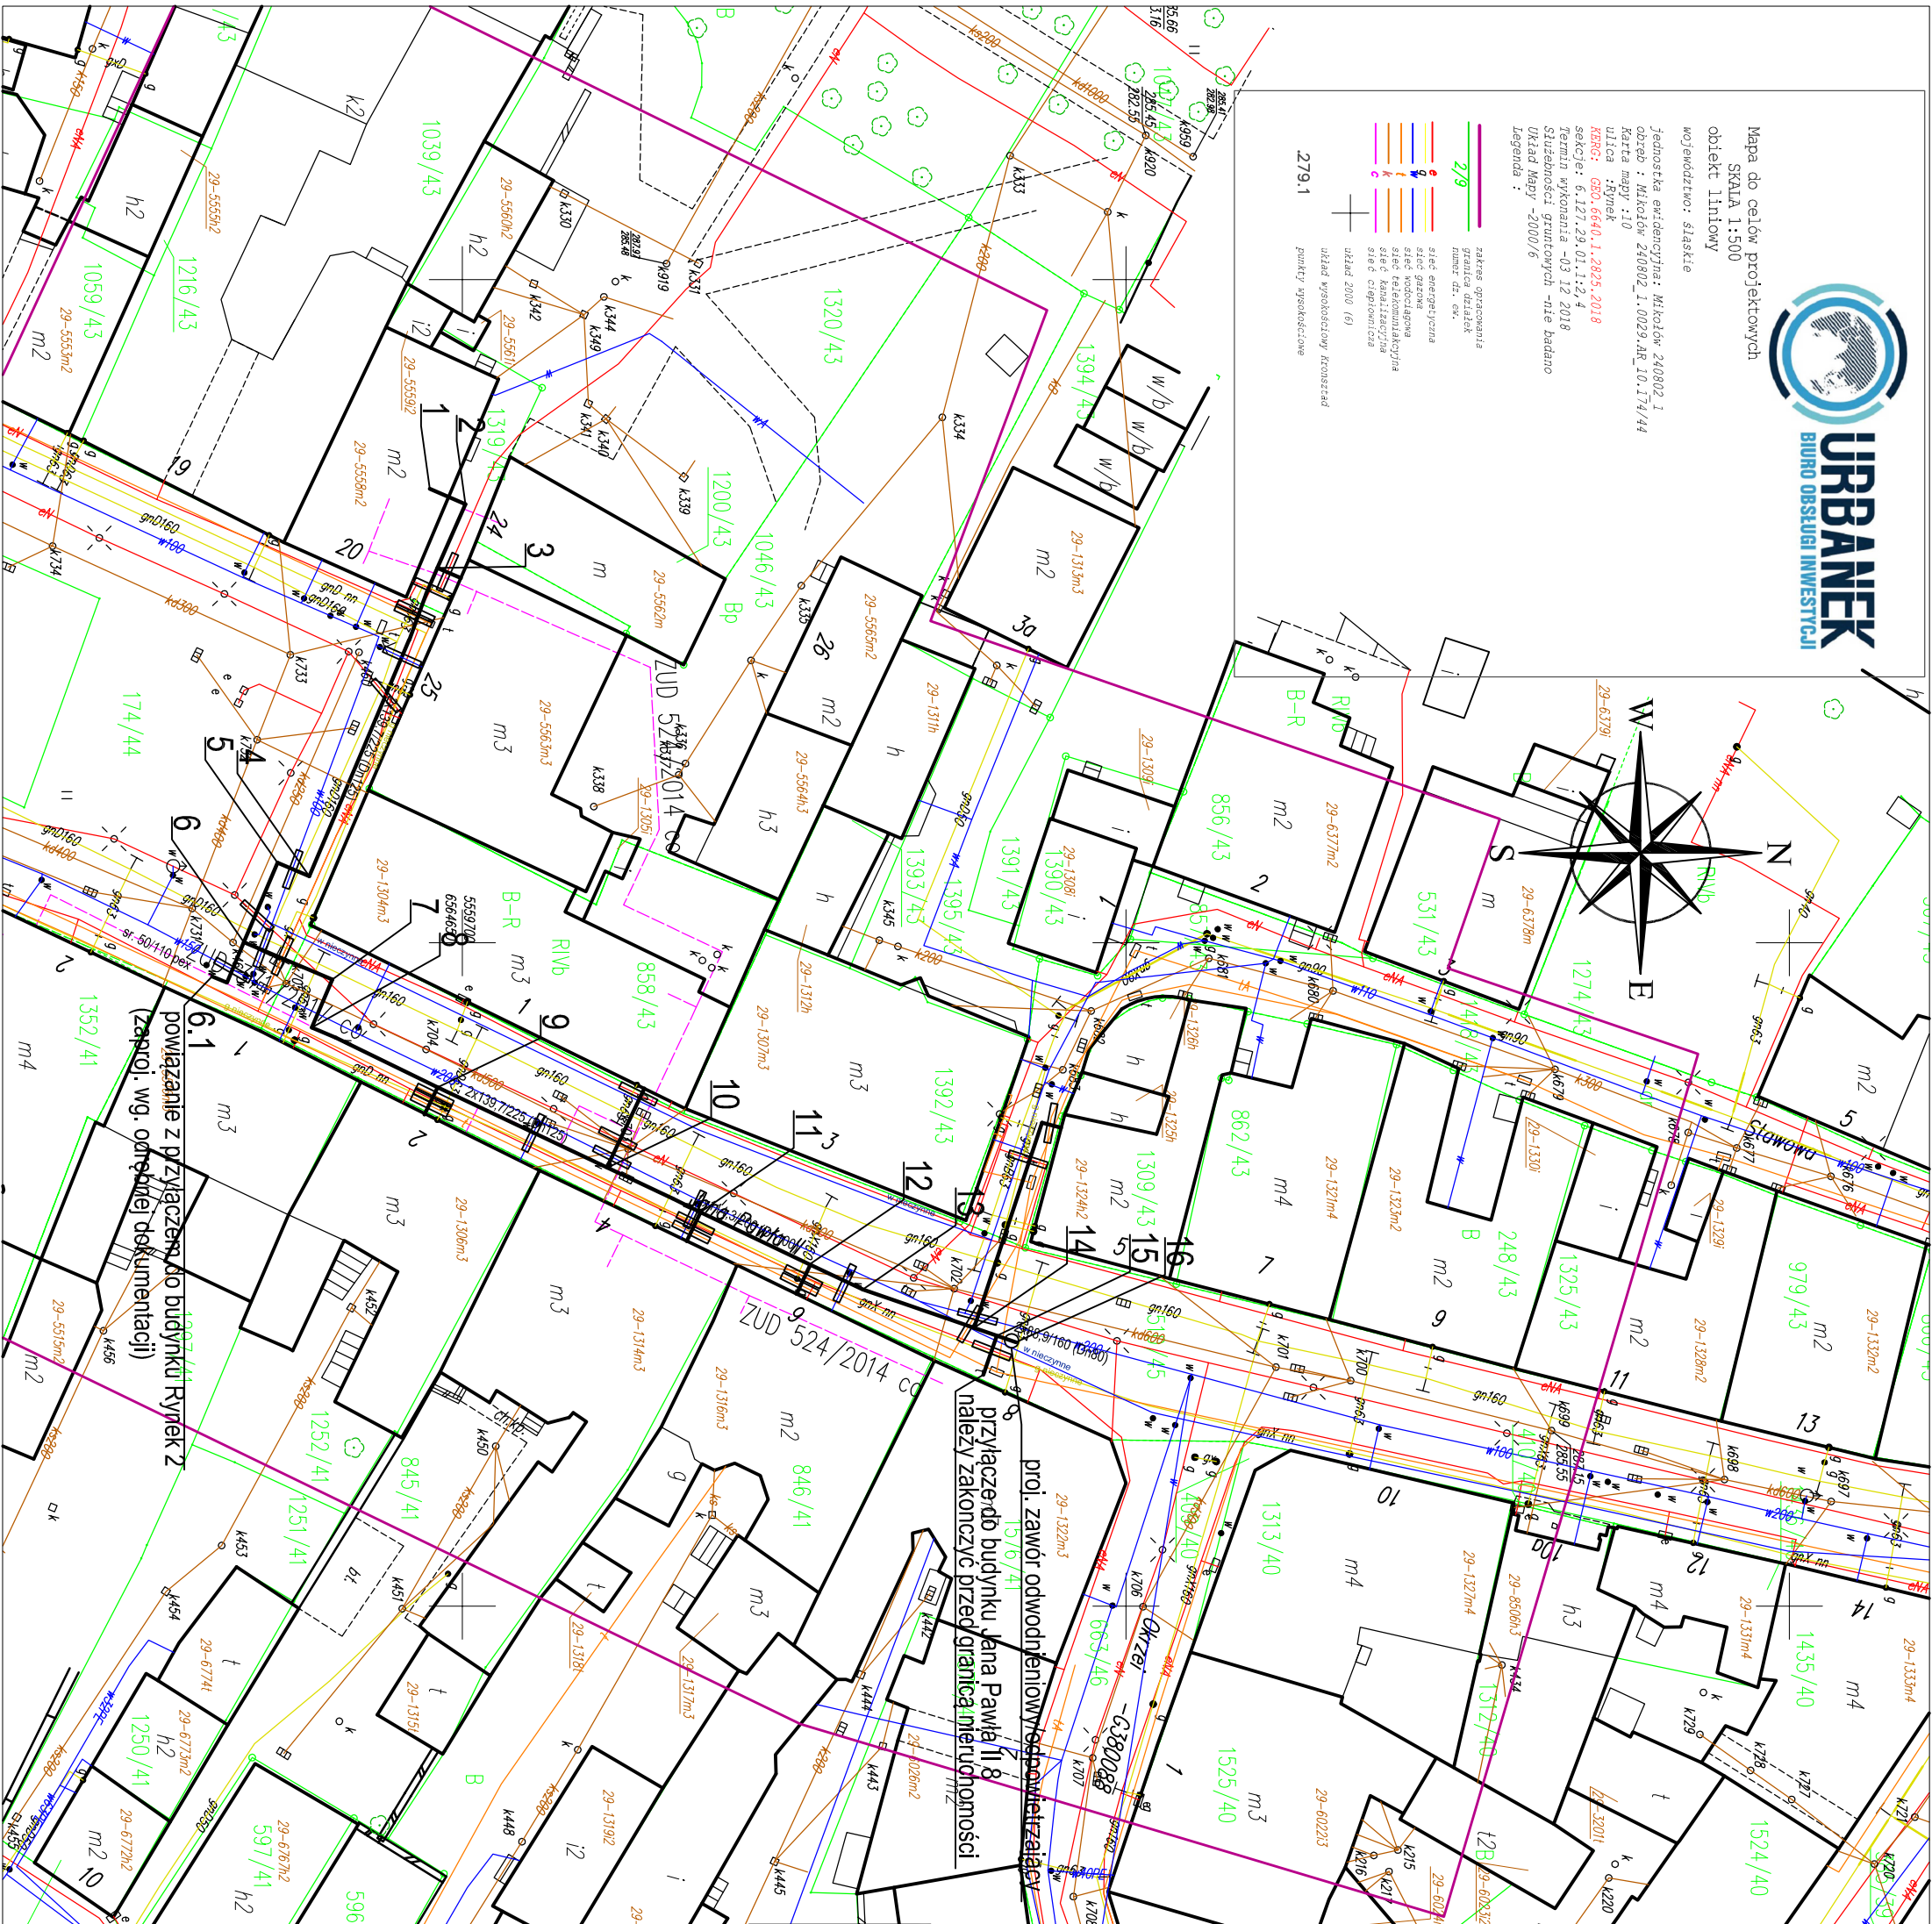

Mapa do celów projektowych
SKALA 1:500
obiekt liniowy
województwo: śląskie

jednostka ewidencyjna: Mikołów 240902.1
 obręb: Mikołów 240802.1.0029.AR_10.174/44
 Karta mapy :10
 ulica : Rynek
REGIO: GEO.6640.1.2825.2018
 sekcje: 6.127.29.03.1.2.4
 termin wykonania -03.12.2018
 Służbności: gruntowych -nie badano
 Urząd Mapy -2000/6
 legenda :

[illegible]

LEGENDA

UZBROJENIE PROJEKTOWANE

PROJEKTOWANA SIĘĆ CIEPŁOWNICZA NISKOPARAMETROWA

UZBROJENIE ISTNIEJĄCE

The diagram illustrates a cable layout with 10 horizontal lines. From top to bottom, the lines are colored: purple, cyan, yellow, orange, brown, and then a group of four red lines. A central connector, represented by a rectangle with four small squares inside, is positioned between the brown line and the first red line. Labels are placed to the right of each line, reading from top to bottom: ISTNIEJĄCY CIĘPŁOCIĄG, ISTNIEJĄCY WODOCIĄG, ISTNIEJĄCY GAZOCIĄG, ISTNIEJĄCA KANALIZACJA DESZCZOWA, ISTNIEJĄCY WPŁUST DESZCZOWY, ISTNIEJĄCY KABEL ENERGETYCZNY, ISTNIEJĄCY KABEL TELETECHNICZNY, GRANICA / NUMER DZIAŁKI, and ZAKRES OBRACOWANIA.

PROJEKTANT
.....
BWP s.p. z o.o.

☐ UDOWNICTWO
☒ DRAZANIE
☒ PROJEKTOWANIE

BWP sp. z o.o.
ul. Strzemińska 248
42-530 Dąbrowa Górnicza
tel. 032 260 17 19
tel. 662 135 701
tel. 661 134 997
www.e-bwp.pl
email: projekty@e-bwp.pl

INVESTOR:

Zakład Inżynierii Miejskiej Sp. z o.o.
ul. Kolejowa 4
43-190 Mikołów

OBIJEKT:

Budowa sieci ciepłowniczej niskoparametrowej wraz z przyłączami do kamienic znajdujących się w centrum Miasta Mikołów

TEMAT:

Projekt Budowlano - Wykonawczy

Tytuł:		Projekt Budowlano - Wykonawczy	
FAZA:	SKALA:		
PBW	1:500		
DATA			
01-2011			

NAZWA RYSUNKU: BRANŻA:

Projekt zagospodarowania terenu

PROJEKTANT:			
IMIĘ NAZWISKO	NR UPRAW.	PODPIS	SPECJALNOŚĆ:

	mgr inż. A. STRZEMIŃSKA	
ZESPÓŁ		

SPRĄDZIL:			
mgr inż. K. ADAMCZYK	SLK/3063/10		WOD-KAN-GAZ-CC

NINIEJSZY PROJEKT CHRONIONY JEST PRAWEM AUTORSKIM.

INNYCH CELÓW BEZ PISEMNEJ ZGODY PRACOWNI.

REPRODUKOWANE, POWIELANE LUB WYKORZYSTYWANE DO
INNYCH CELÓW BEZ PISEMNEJ ZGODY PRACOWNI.

NR RTS: 02