


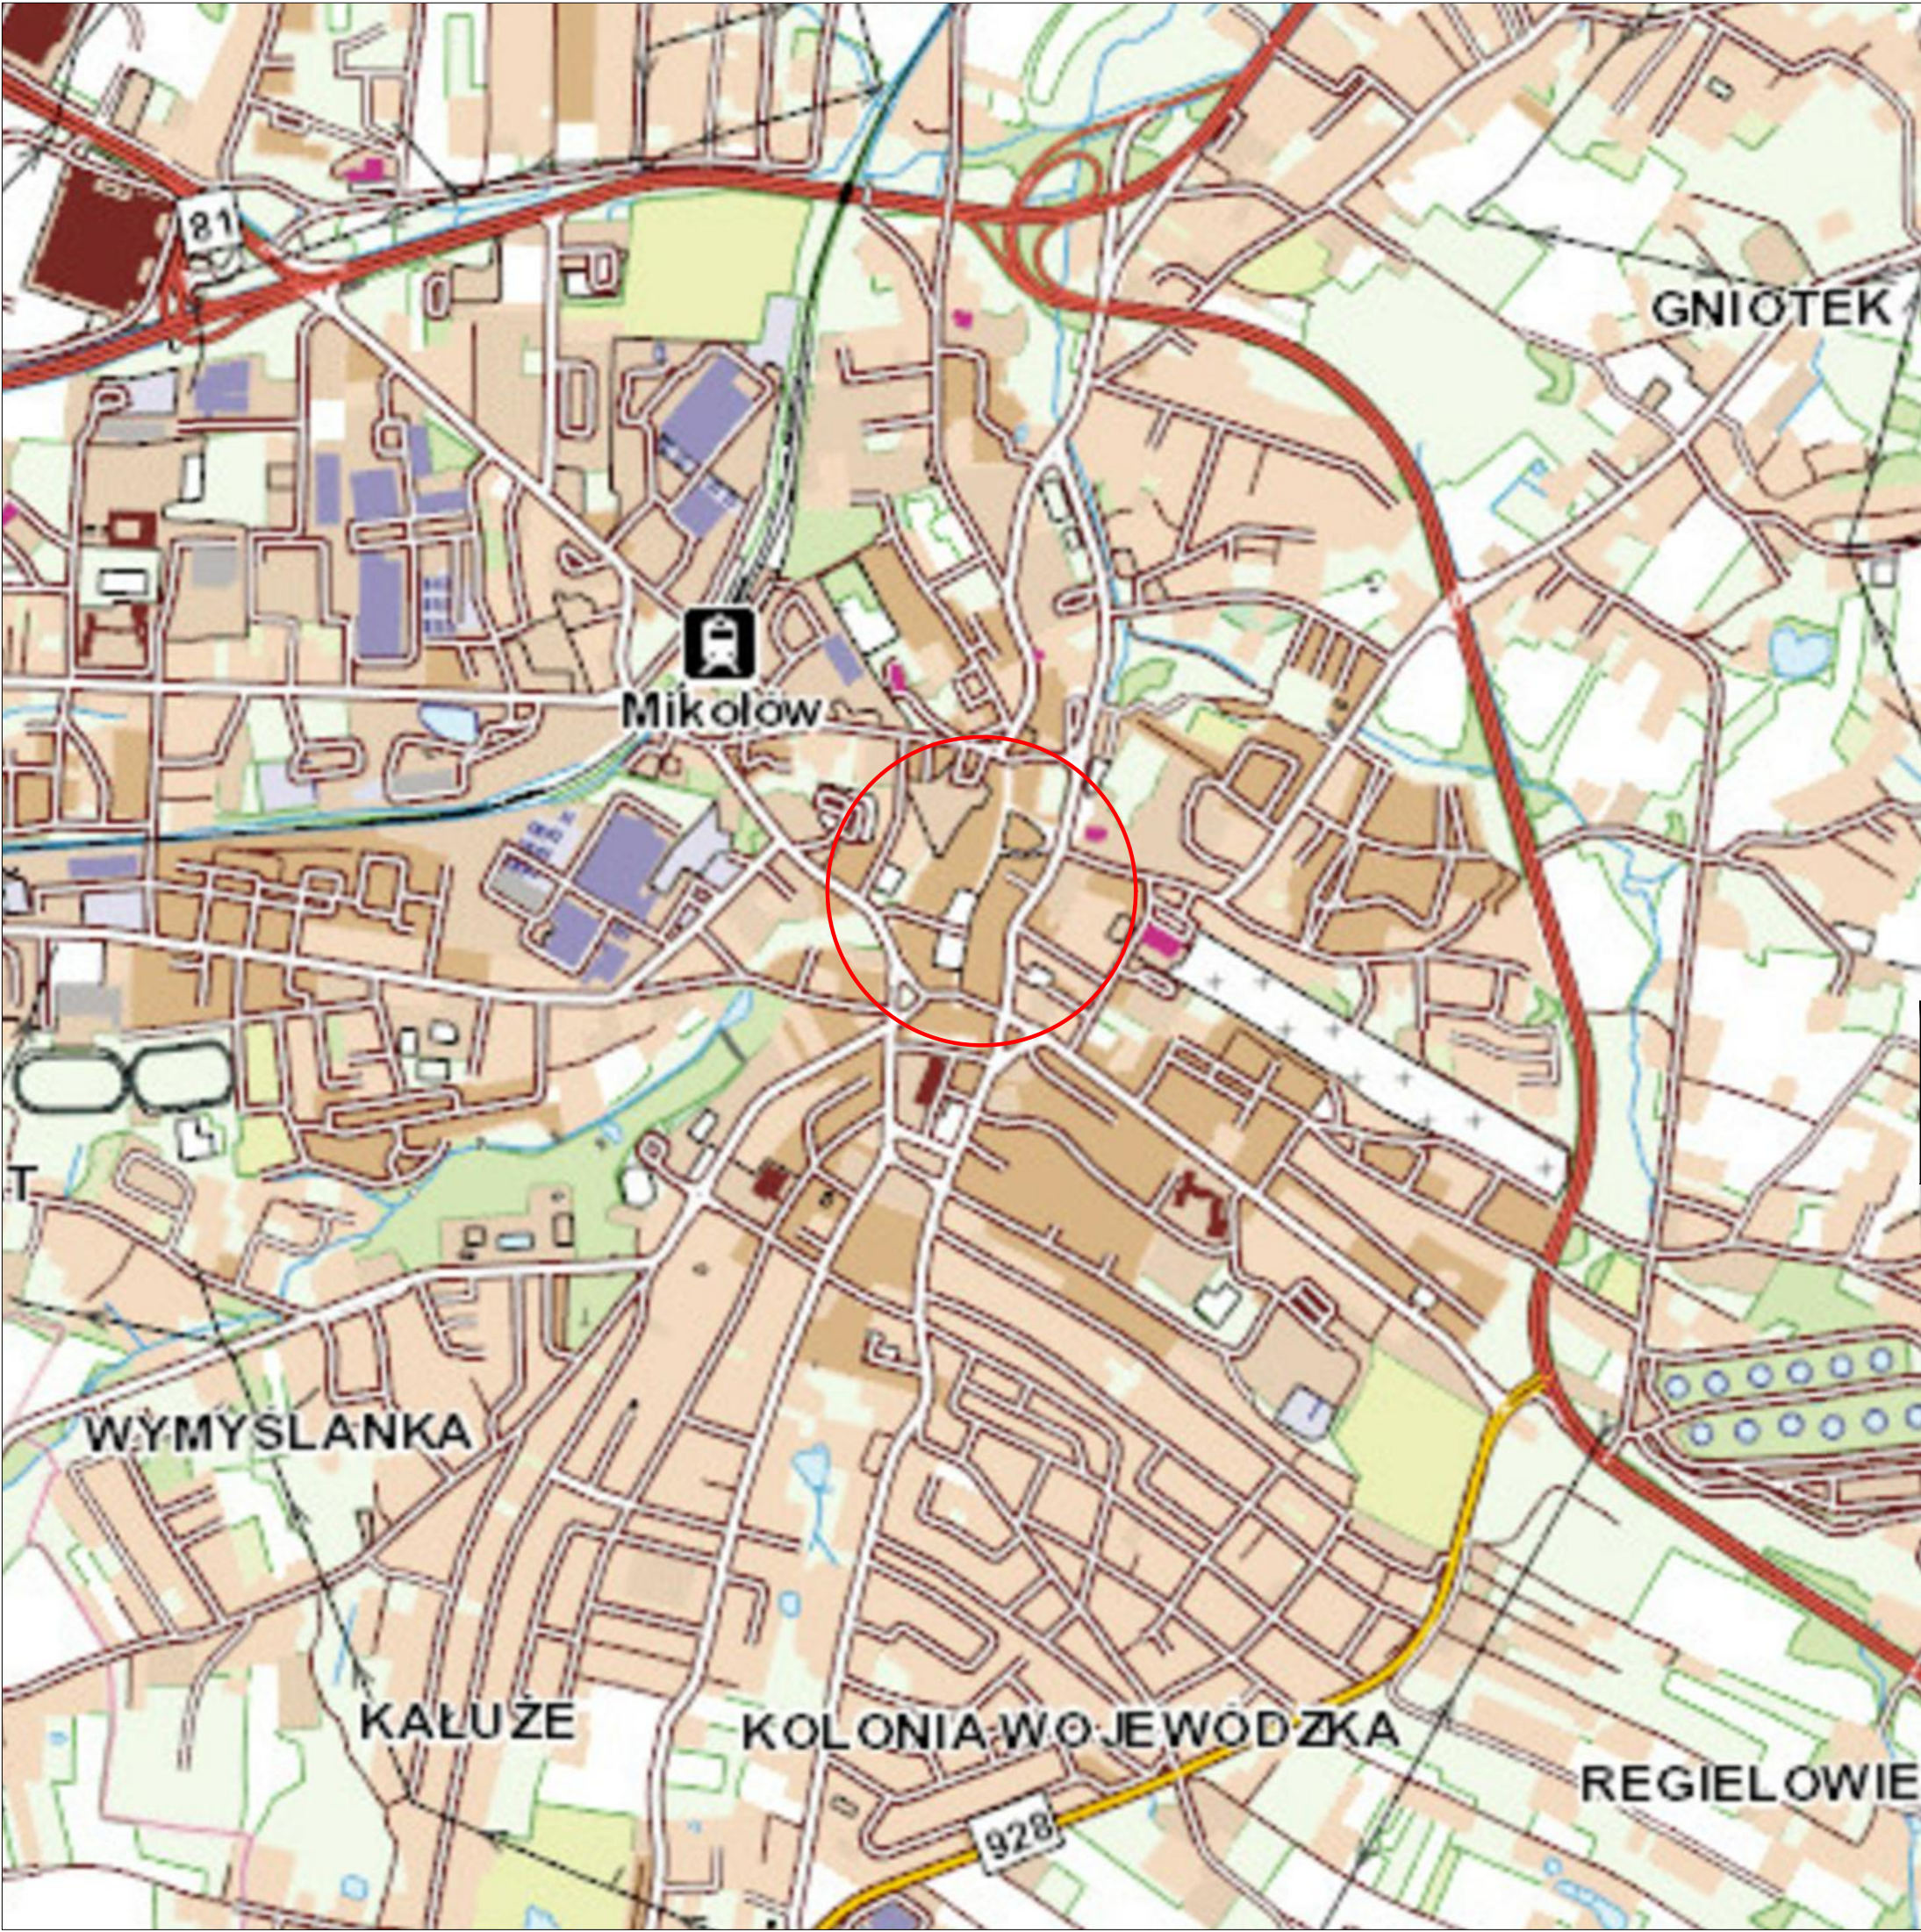

LEGENDA

UZBROJENIE PROJEKTOWANE

PROJEKTOWANA SIEĆ CIEPŁOWNICZA NISKOPARAMETROWA

UZBROJENIE ISTNIEJĄCE

- ISTNIEJĄCY CIEPŁOCIĄG
- ISTNIEJĄCY WODOCIĄG
- ISTNIEJĄCY GAZOCIĄG
- ISTNIEJĄCA KANALIZACJA DESZCZOWA
- ISTNIEJĄCY WPUST DESZCZOWY
- ISTNIEJĄCY KABEL ENERGETYCZNY
- ISTNIEJĄCY KABEL TELETECHNICZNY
- GRANICA I NUMER DZIAŁKI
- ZAKRES OBRACOWANIA

B-41

tymczas

B-1

ist

-

oznakowanie pionowe tymczasowe

-

oznakowanie pionowe istniejące

-

urządzenia BRD

-

plyty drogowe

PROJEKTANT

B

W

W

W

BUDOWNICTWO

ORAZANIE

PROJEKTOWANIE

BWP sp. z o.o.

ul. Strzemieszycka 248

42-530 Dąbrowa Górnicza

tel. 032 260 17 19

tel. 662 135 701

tel. 661 134 997

www.e-bwp.pl

email: projekty@e-bwp.pl

INWESTOR:

Zakład Inżynierii Miejskiej Sp. z o.o.

ul. Kolejowa 4

43-190 Mikolów

OBIKT:

Budowa sieci ciepłowniczej niskoparametrowej wraz z przyłączami do kamienic znajdujących się w centrum Miasta Mikolów

TEMAT:

Projekt organizacji ruchu

FAZA:

PBW

SKALA:

1:10000

DATA

03-2019

NAZWA RYSUNKU:

Orientacja

BRANŻA:

S

PROJEKTANT:

mgr inż. L. ADAMCZYK

NR UPRAW.

SLK/2843/09

PODPIS

SPECJALNOŚĆ:

WOD-KAN-GAZ-CO

ZESPÓŁ PROJEKTOWY:

mgr inż. A. STRZEMIŃSKA

SPRAWDZIŁ:

mgr inż. K. ADAMCZYK

SLK/3063/10

WOD-KAN-GAZ-CO

NINIEJSZY PROJEKT CHRONIONY JEST PRAWEM AUTORSKIM. RYSUNEK ANI ŻADEN JEGO FRAGMENT NIE MOGĄ BYĆ REPRODUKOWANE , POWIELANE LUB WYKORZYSTYWANE DO INNYCH CEŁÓW BEZ PISEMNEJ ZGODY PRACOWNI.

TOM:

-

NR RYS:

01