


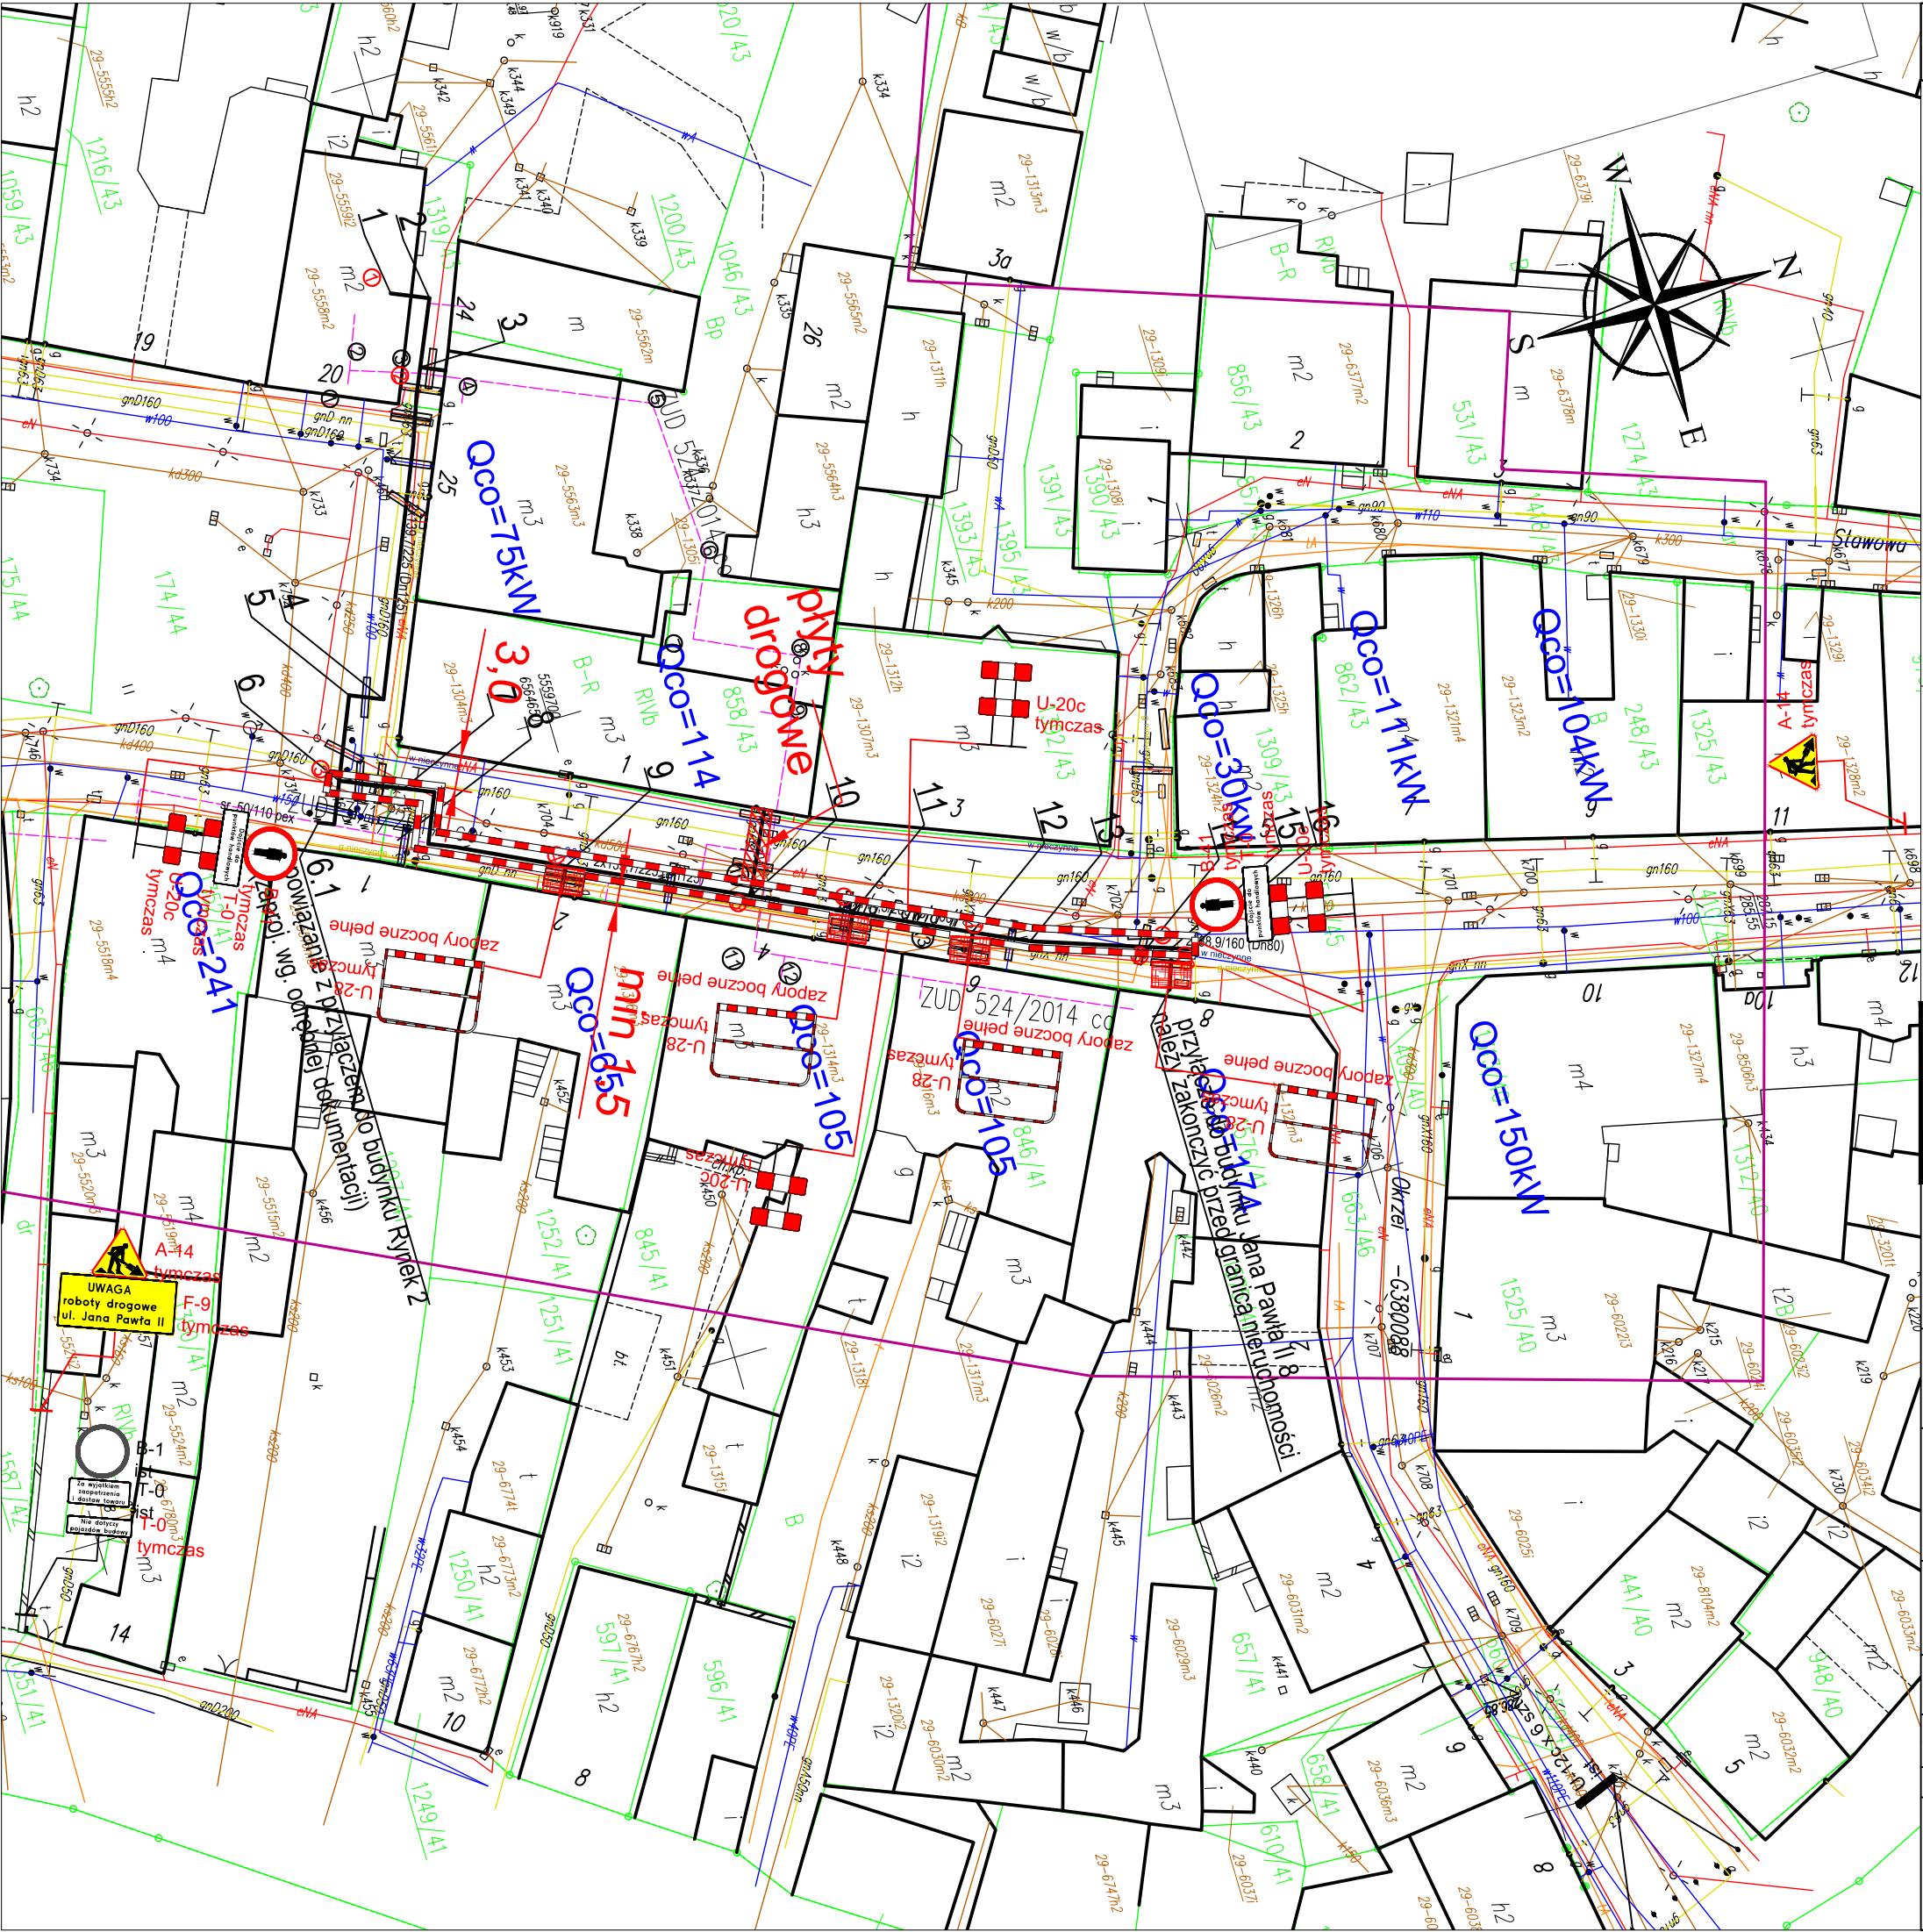

LEGENDA

UZBROJENIE PROJEKTOWANE

PROJEKTOWANA SIEĆ CIEPŁOWNICZA NISKOPARAMETROWA

UZBROJENIE ISTNIEJĄCE

- ISTNIEJĄCY CIEPŁOCIĄG
- ISTNIEJĄCY WODOCIĄG
- ISTNIEJĄCY GAZOCIĄG
- ISTNIEJĄCA KANALIZACJA DESZCZOWA
- ISTNIEJĄCY WPUST DESZCZOWY
- ISTNIEJĄCY KABEL ENERGETYCZNY
- ISTNIEJĄCY KABEL TELETECHNICZNY
- GRANICA I NUMER DZIAŁKI
- ZAKRES OBRACOWANIA



B-41 tymczas

- oznakowanie pionowe tymczasowe



B-1 ist

- oznakowanie pionowe istniejące



- urządzenia BRD



- płyty drogowe

PROJEKTANT



UDOWNICTWO
ORAZANIE
ROJEKTOWANIE

BWP sp. z o.o.

ul. Strzemieszycka 248
42-530 Dąbrowa Górnicza
tel. 032 260 17 19
tel. 662 135 701
tel. 661 134 997
www.e-bwp.pl
email: projekty@e-bwp.pl

INWESTOR:

Zakład Inżynierii Miejskiej Sp. z o.o.
ul. Kolejowa 4
43-190 Mikołów

OBIEKT:

Budowa sieci ciepłowniczej niskoparametrowej wraz z przyłączami do kamienic znajdujących się w centrum Miasta Mikołów

TEMAT:

Projekt organizacji ruchu

FAZA:

PBW

SKALA:

1:500

DATA

03-2019

NAZWA RYSUNKU:

Schemat oznakowania etap 2

BRANŻA:

S

PROJEKTANT:

IMIĘ NAZWISKO

NR UPRAW.

PODPIS

SPECJALNOŚĆ:

ZESPÓŁ

PROJEKTOWY:

mgr inż. L. ADAMCZYK

SLK/2843/09

mgr inż. A. STRZEMIŃSKA

WOD-KAN-GAZ-CO

SPRAWDZIŁ:

mgr inż. K. ADAMCZYK

SLK/3063/10

WOD-KAN-GAZ-CO

NINIEJSZY PROJEKT CHRONIONY JEST PRAWEM AUTORSKIM. RYSUNEK ANI ŻADEN JEGO FRAGMENT NIE MOGĄ BYĆ REPRODUKOWANE, POWIELANE LUB WYKORZYSTYWANE DO INNYCH CEŁÓW BEZ PISEMNEJ ZGODY PRACOWNI.

TOM:

-

NR RYS:

03